
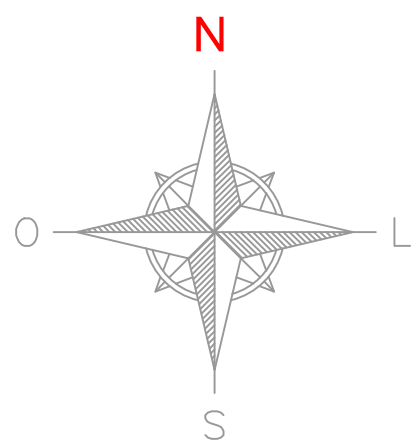


PLANTA BAIXA

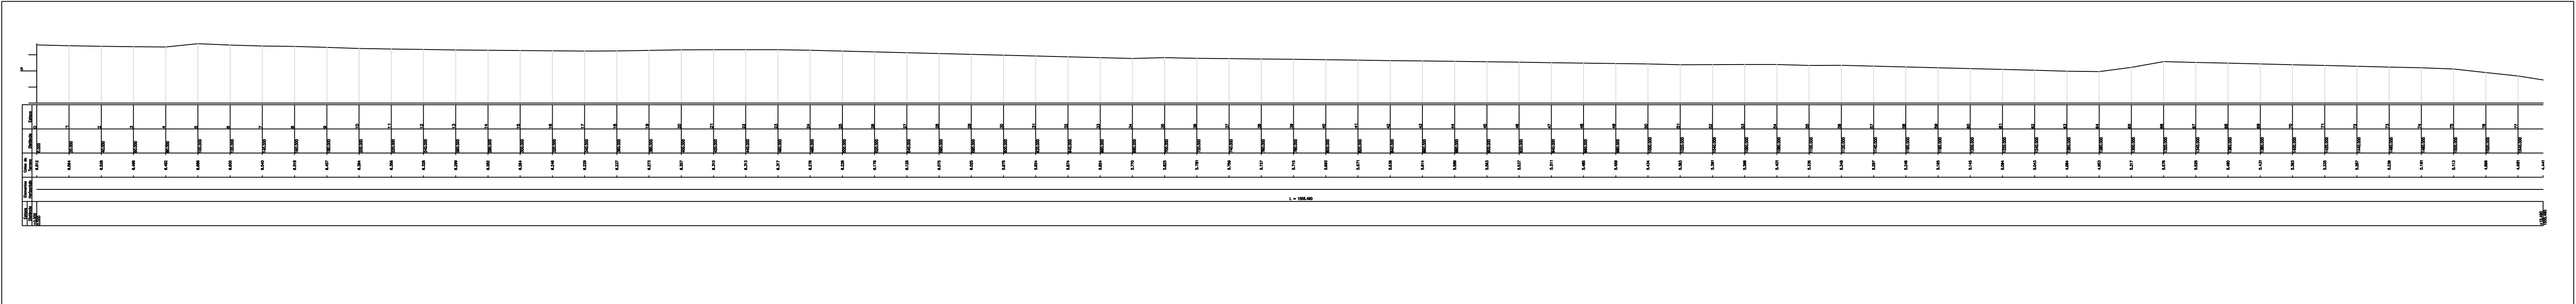

PERFIL LONGITUDINAL
ESC. V: 1/1000
ESC. H: 1/100

QUADRO DE RUAS					MEIO-FIO
ORDEM	RUA	COMP.(M)	LARGURA M�DIA	�REA(M�)	COMP.(M)
1	RUA EMPRES�RIO CARLOS NOGUEIRA	1.555,49	6,60	10.258,56	3.110,98

PREFEITURA MUNICIPAL DE MACEI  - AL

SECRETARIA MUNICIPAL DE INFRAESTRUTURA E URBANIZA  O - SEMINFRA

BAIRRO DA JATI CA

T TULO:
LEVANTAMENTO TOPOGR FICO DA
RUA EMPRES RIO CARLOS NOGUEIRA

PROJETO:
JOS  EWERTON DA SILVA MATOS
T CNICO EM TOPOGRAFIA

ESCALA:
1 / 1000

CE DIGO:

DATA:
JULHO / 2019

REVIS O:

F LHA:
01 / 02