

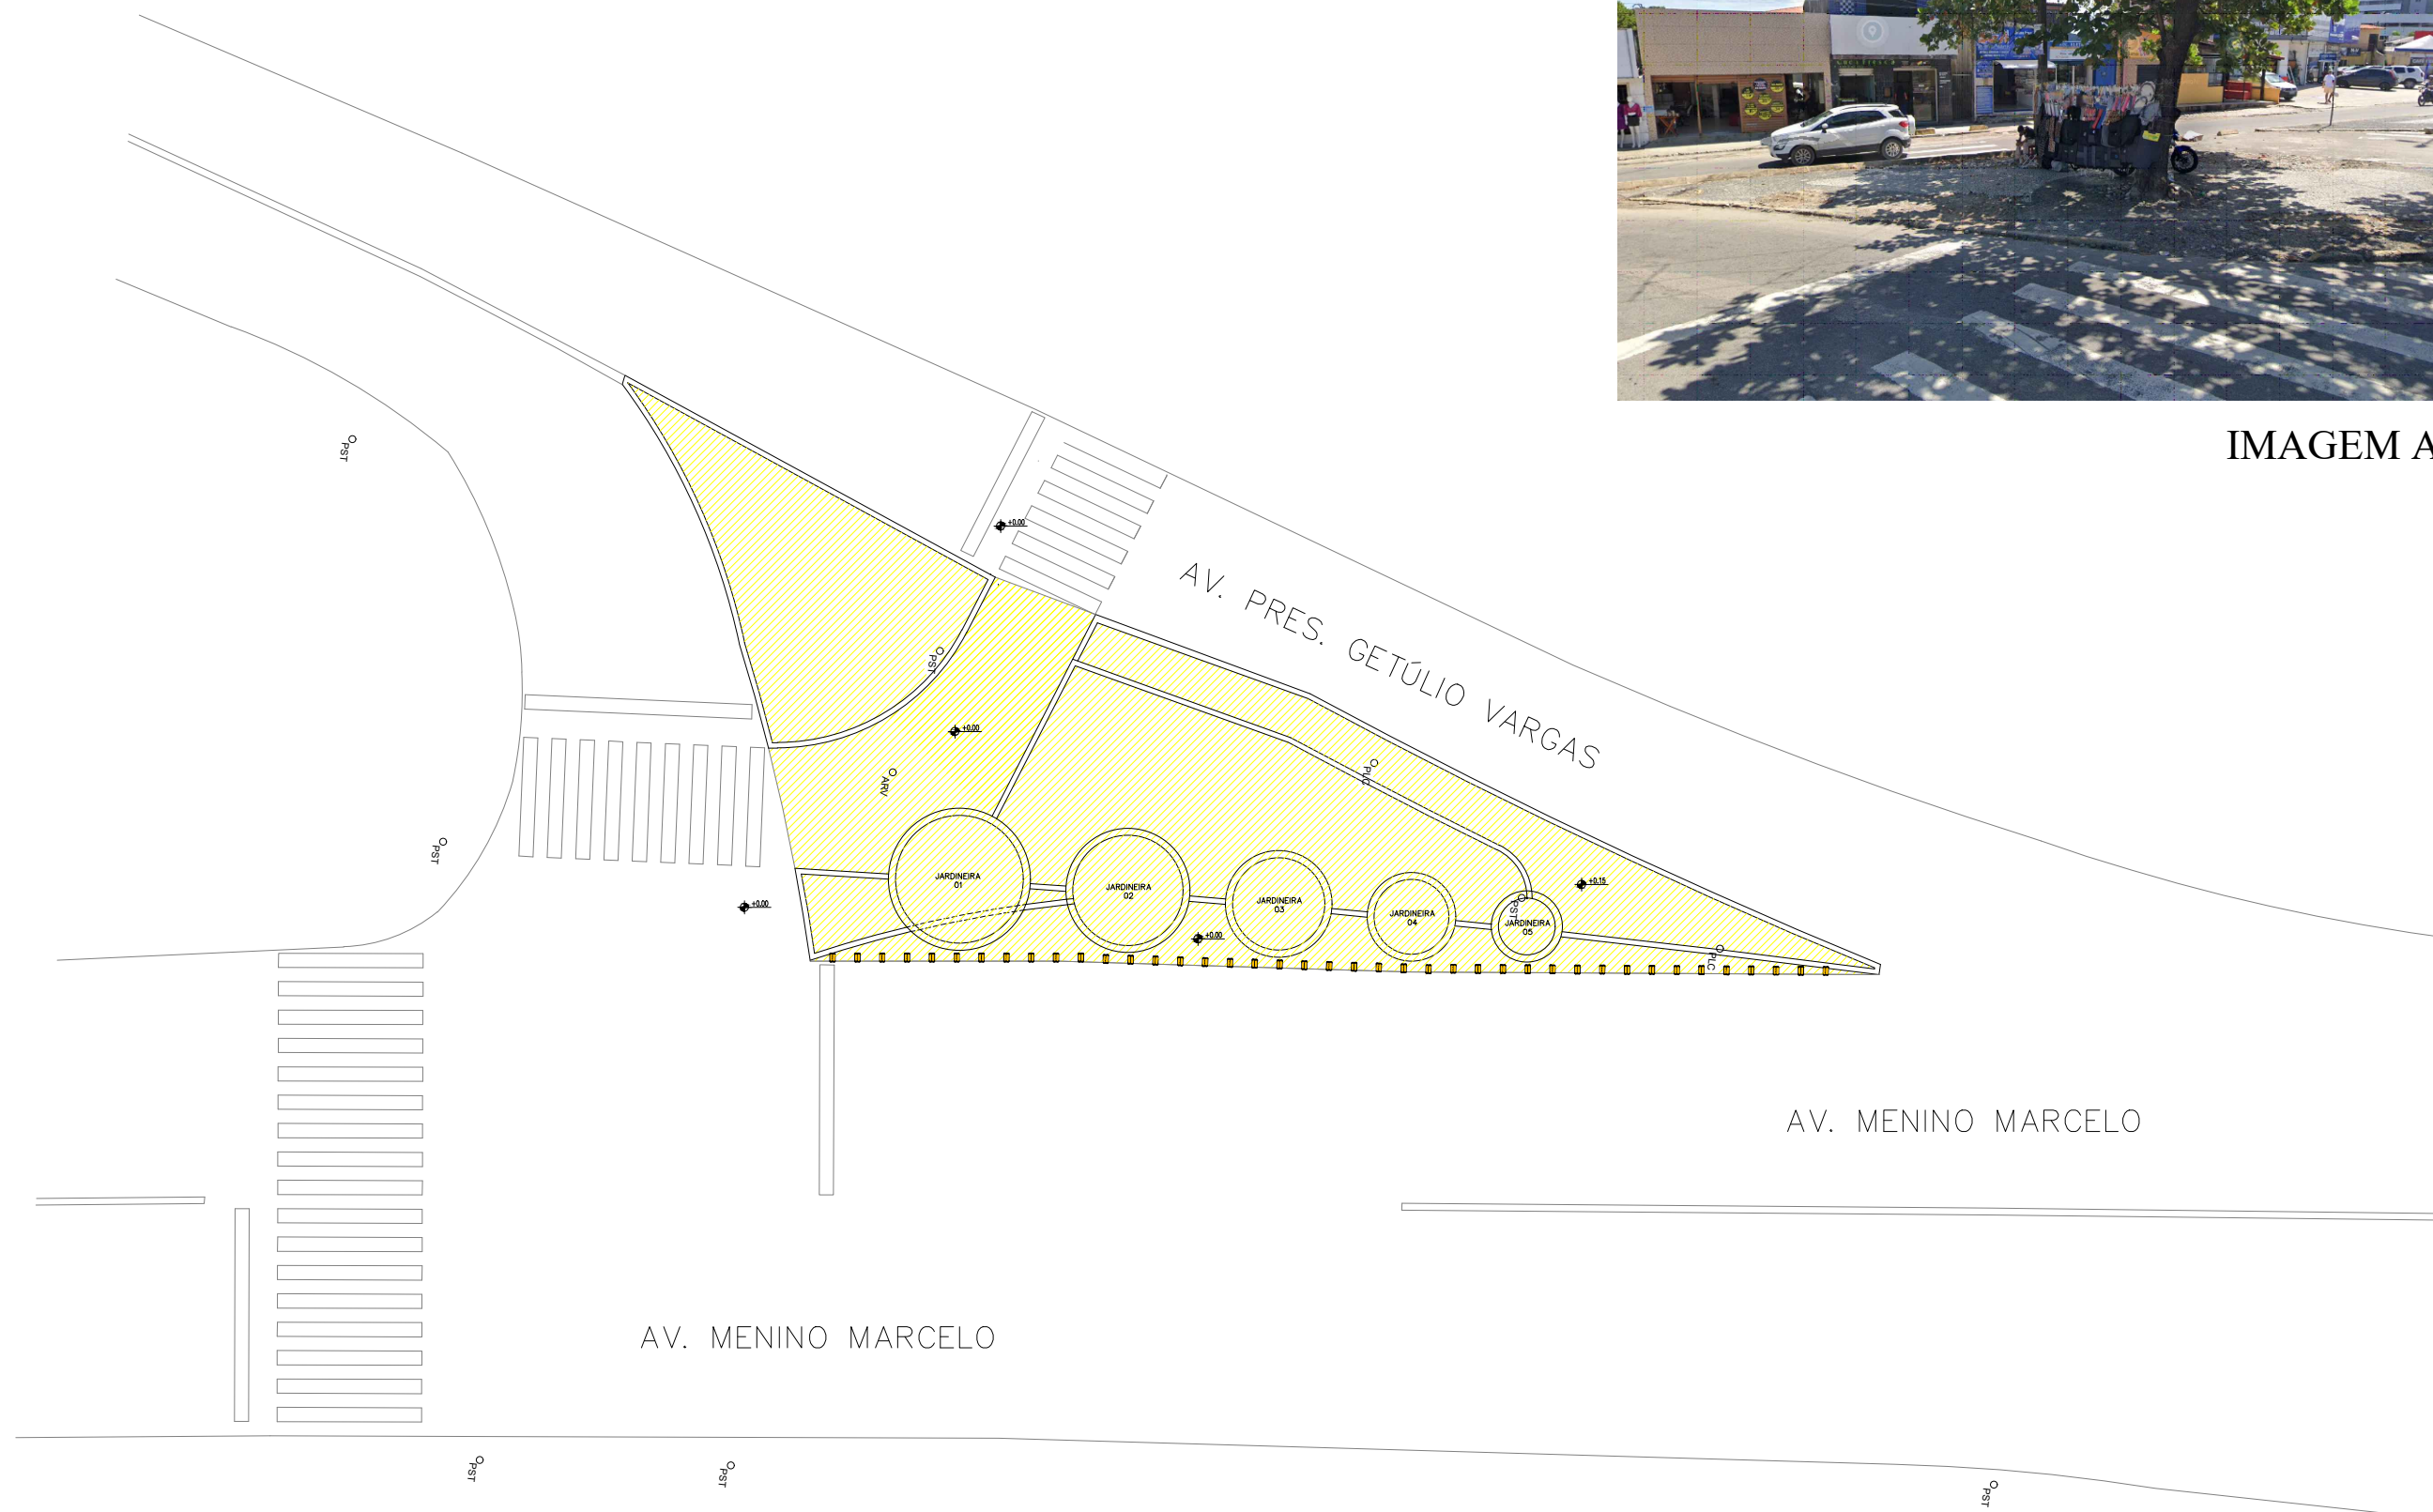


IMAGEM ATUAL

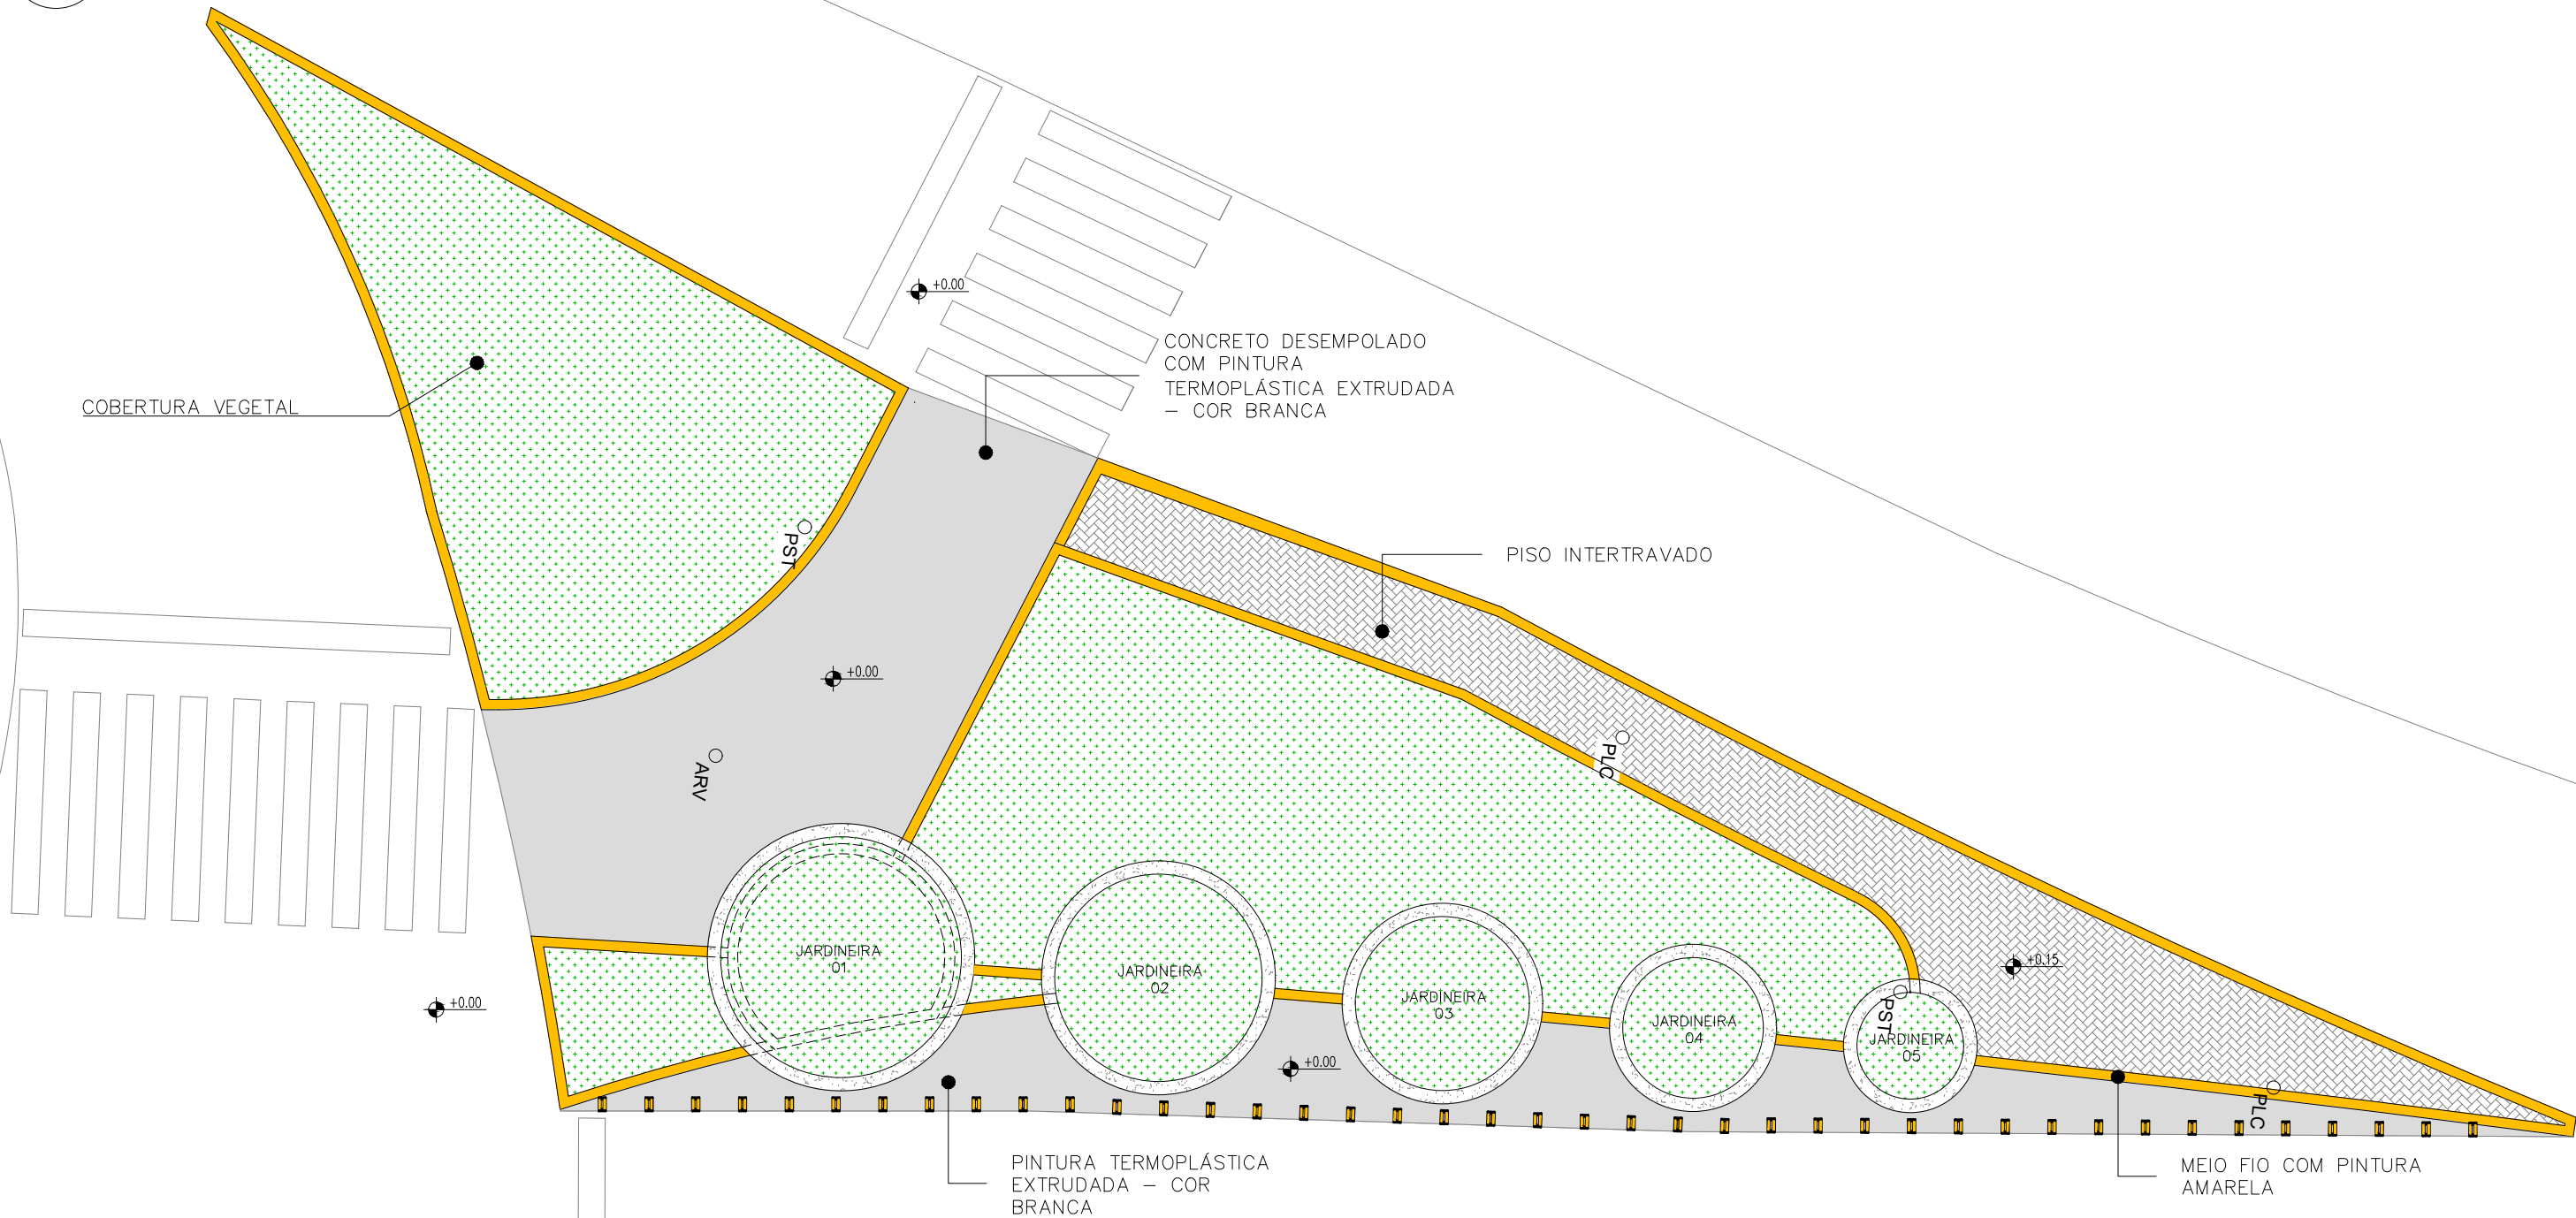

LEGENDA	
	ÁREA DE INTERVENÇÃO - 234,51 m²

 01 PLANTA DE SITUAÇÃO
ESCALA 1/200



LEGENDA		
SÍMBOLO	MATERIAL	QTD.
	CONCRETO DESEMPOLADO COM PINTURA TINTA TERMOPLÁSTICA EXTRUDADA - COR BRANCA	35,06 m²
	PINTURA TINTA TERMOPLÁSTICA EXTRUDADA - COR BRANCA	18,74 m²
	PISO INTERTRAVADO VERMELHO	30,82 m²
	COBERTURA VEGETAL	125,20 m²
	MINI-TACHÃO REFLETIVO "OLHO DE GATO"	40 UND.
	MEIO-FIO COM PINTURA AMARELA xxcm x15cm	100,69 m

02 PLANTA BAIXA GERAL
ESCALA 1/100




 
TREVO (JOSÉ TENÓRIO)

JHC
Prefeito de Maceió
MARCOS ANDRÉ VICTOR CAVALCANTE
Secretário Municipal de Desenvolvimento Territorial e Meio Ambiente
CÍCERO DUARTE DE ARAÚJO
Secretário Adjunto de Planejamento Urbano

Data:
JUNHO/2023
Escala: 1/100

Prancha:

02/08

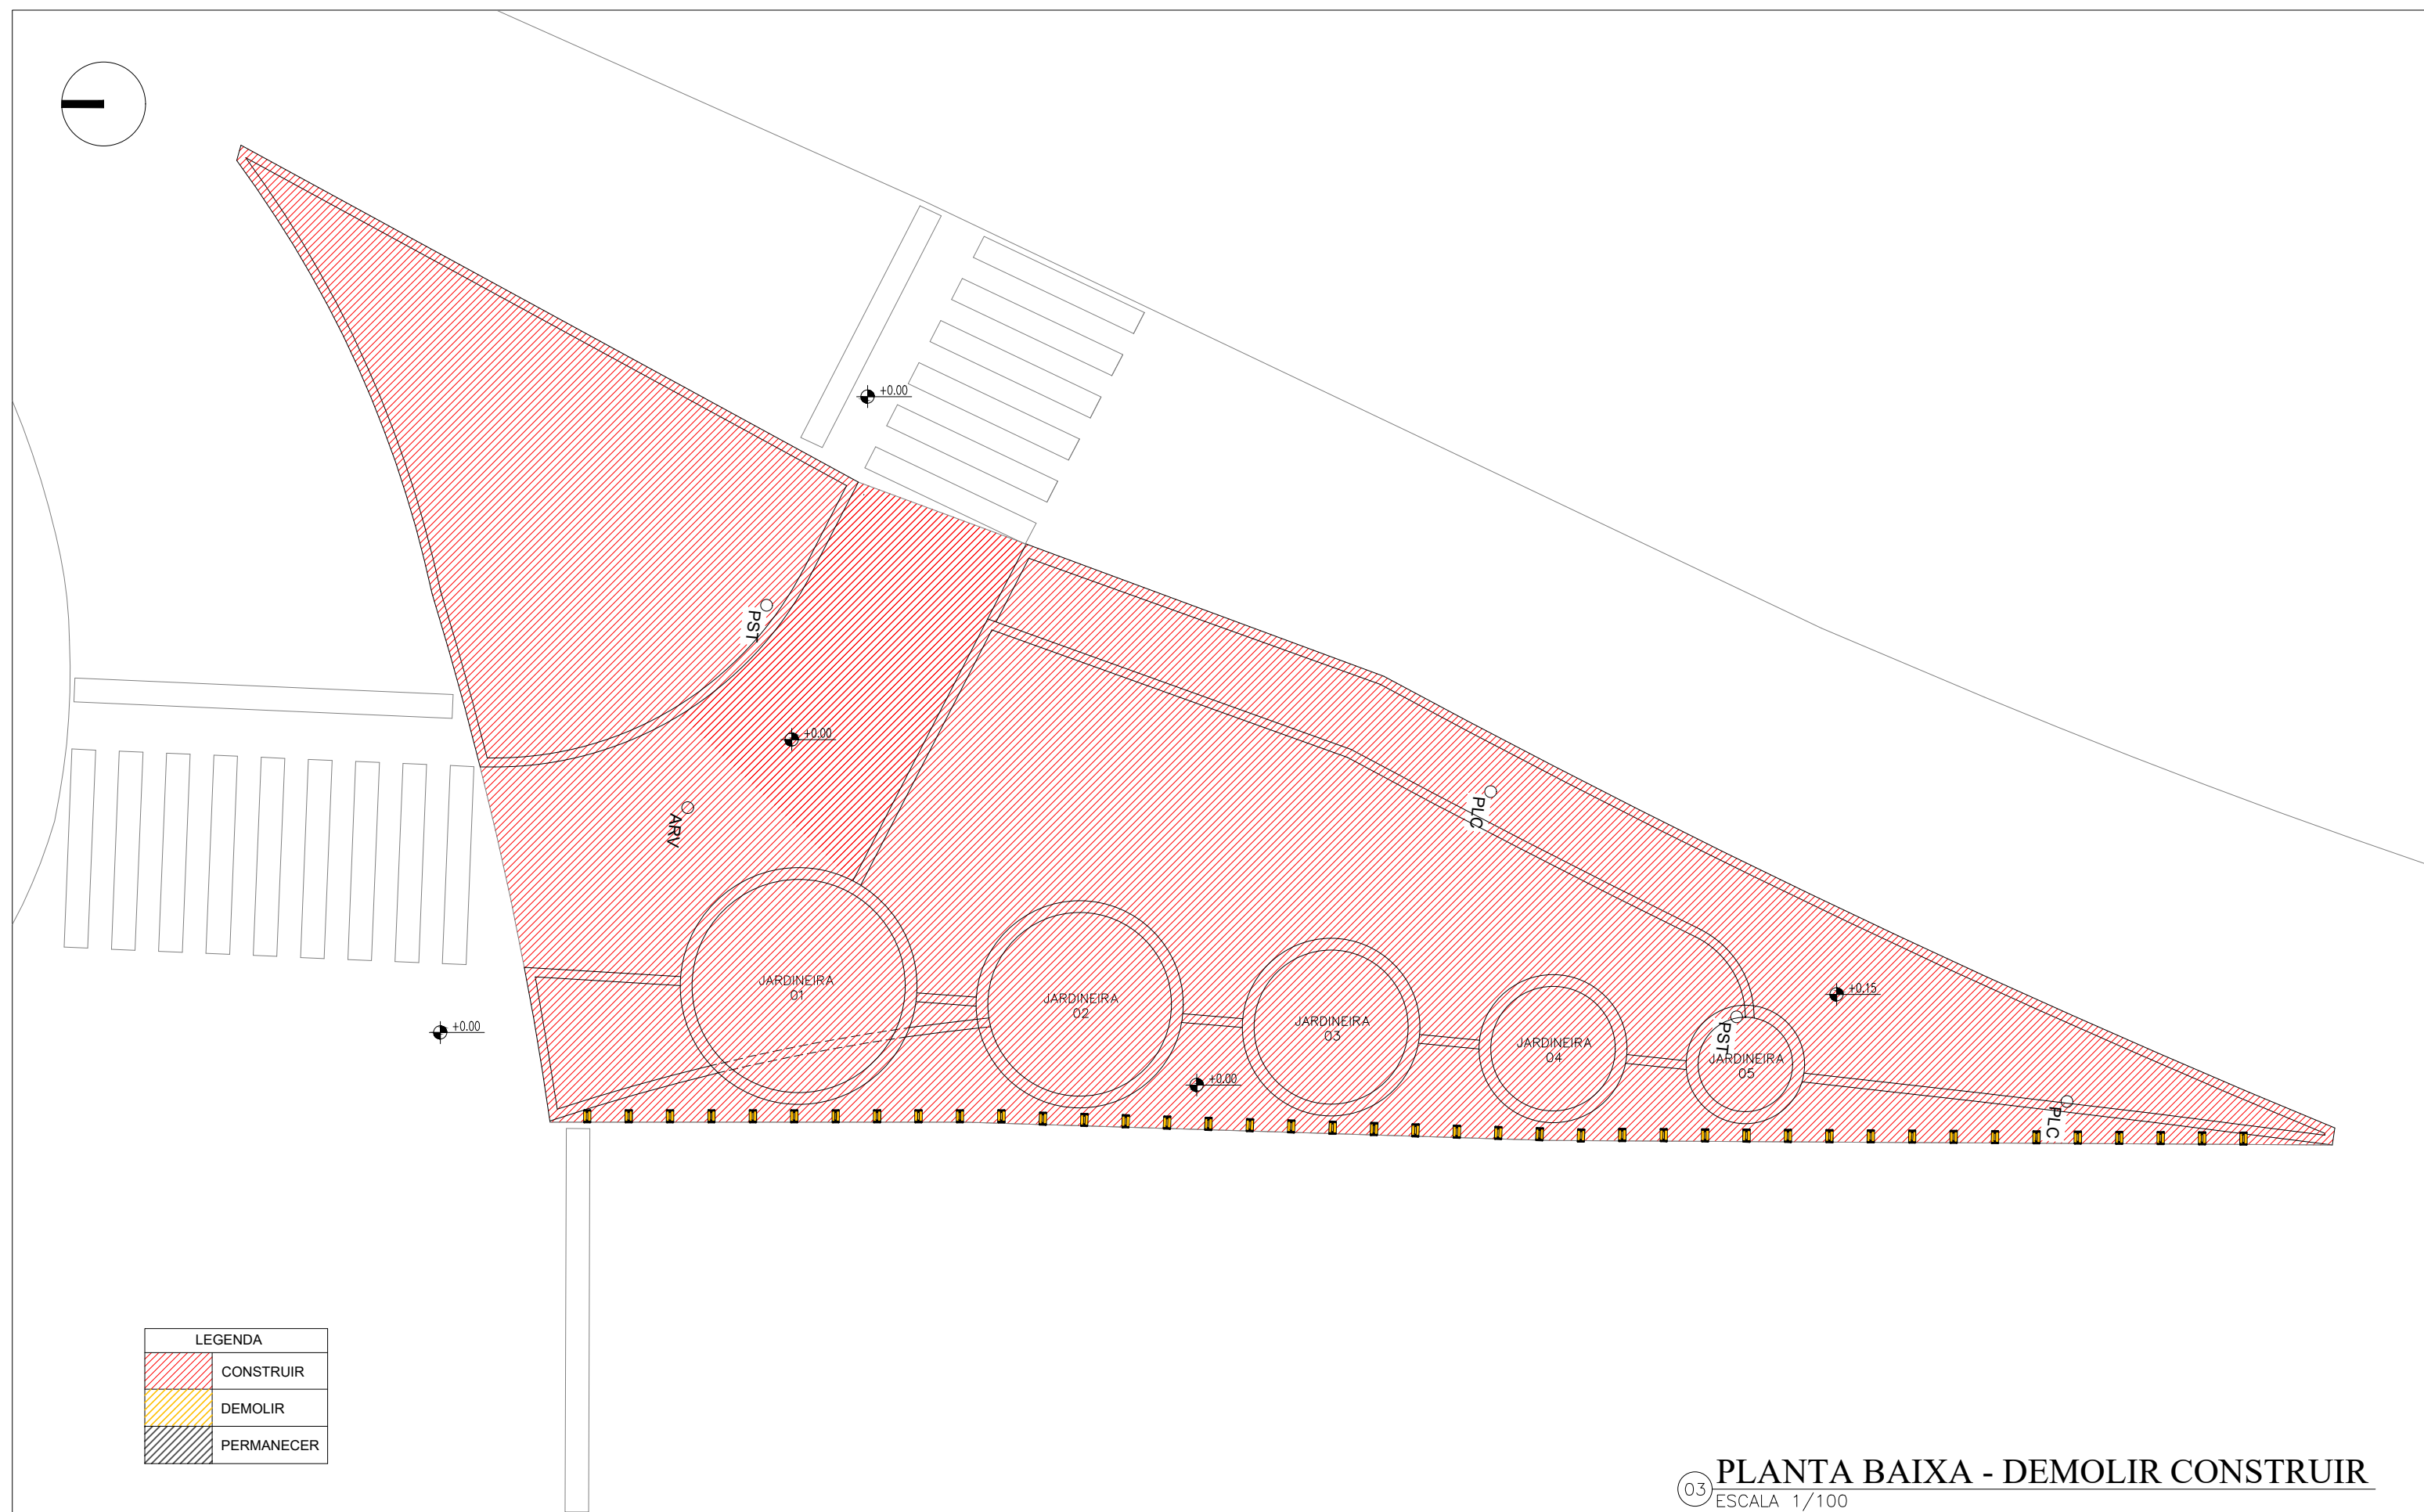

LEGENDA	
	CONSTRUIR
	DEMOLIR
	PERMANECER

03 PLANTA BAIXA - DEMOLIR CONSTRUIR
ESCALA 1/100




TREVO (JOSÉ TENÓRIO)


JHC
Prefeito de Maceió
MARCOS ANDRÉ VICTOR CAVALCANTE
Secretário Municipal de Desenvolvimento Territorial e Meio Ambiente
CÍCERO DUARTE DE ARAÚJO
Secretário Adjunto de Planejamento Urbano

Data:
JUNHO/2023
Escala: 1/100


Prancha:
03/08

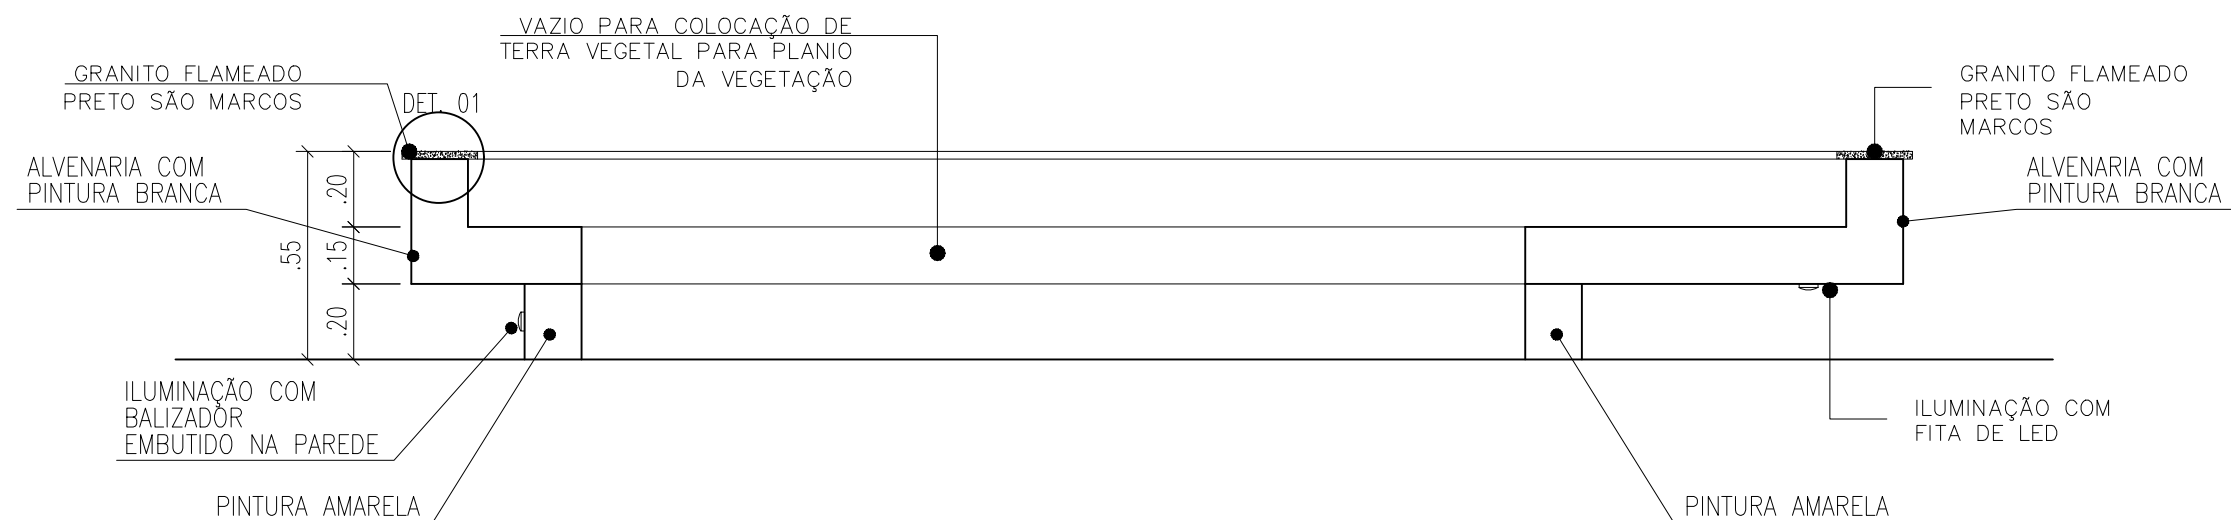

05 **CORTE ESQUEMÁTICO - JARDINEIRAS**
ESCALA 1/20

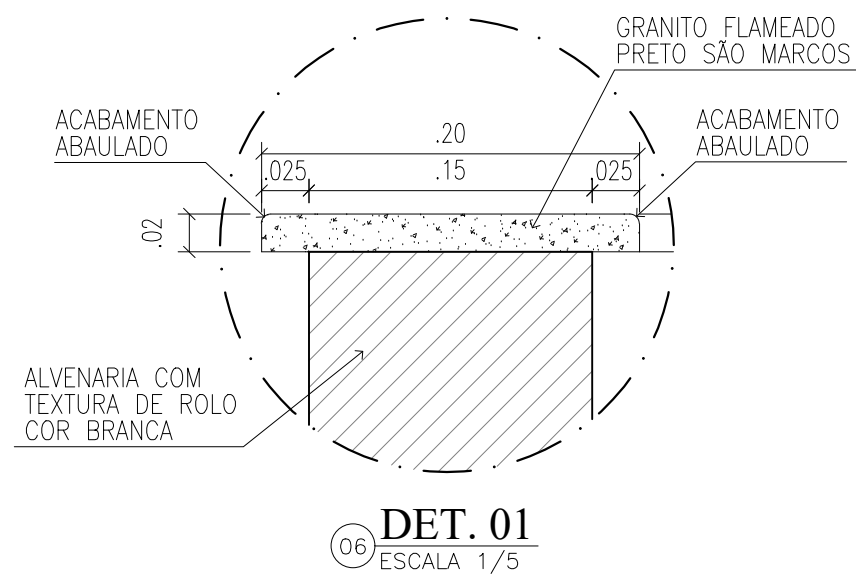


06 **DET. 01**
ESCALA 1/5

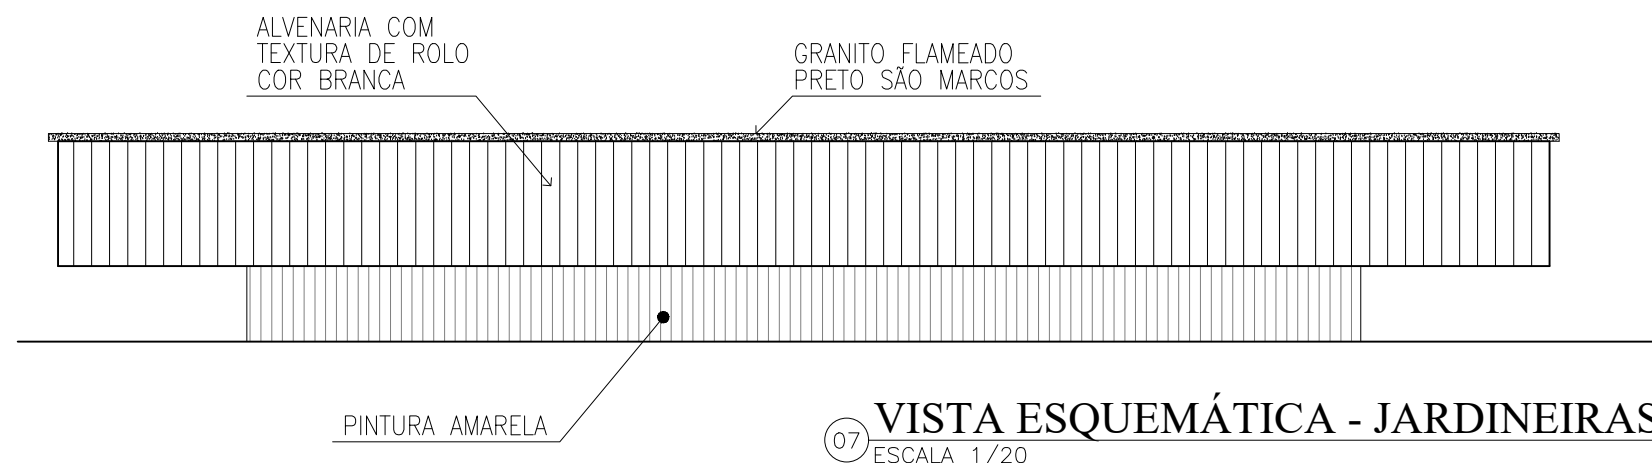

07 **VISTA ESQUEMÁTICA - JARDINEIRAS**
ESCALA 1/20

NOTA: TODAS AS JARDINEIRAS TERÃO O MESMO EXEMPLO DE CORTE E VISTA, MUDANDO APENAS A DIMENSÃO DO RAIO.

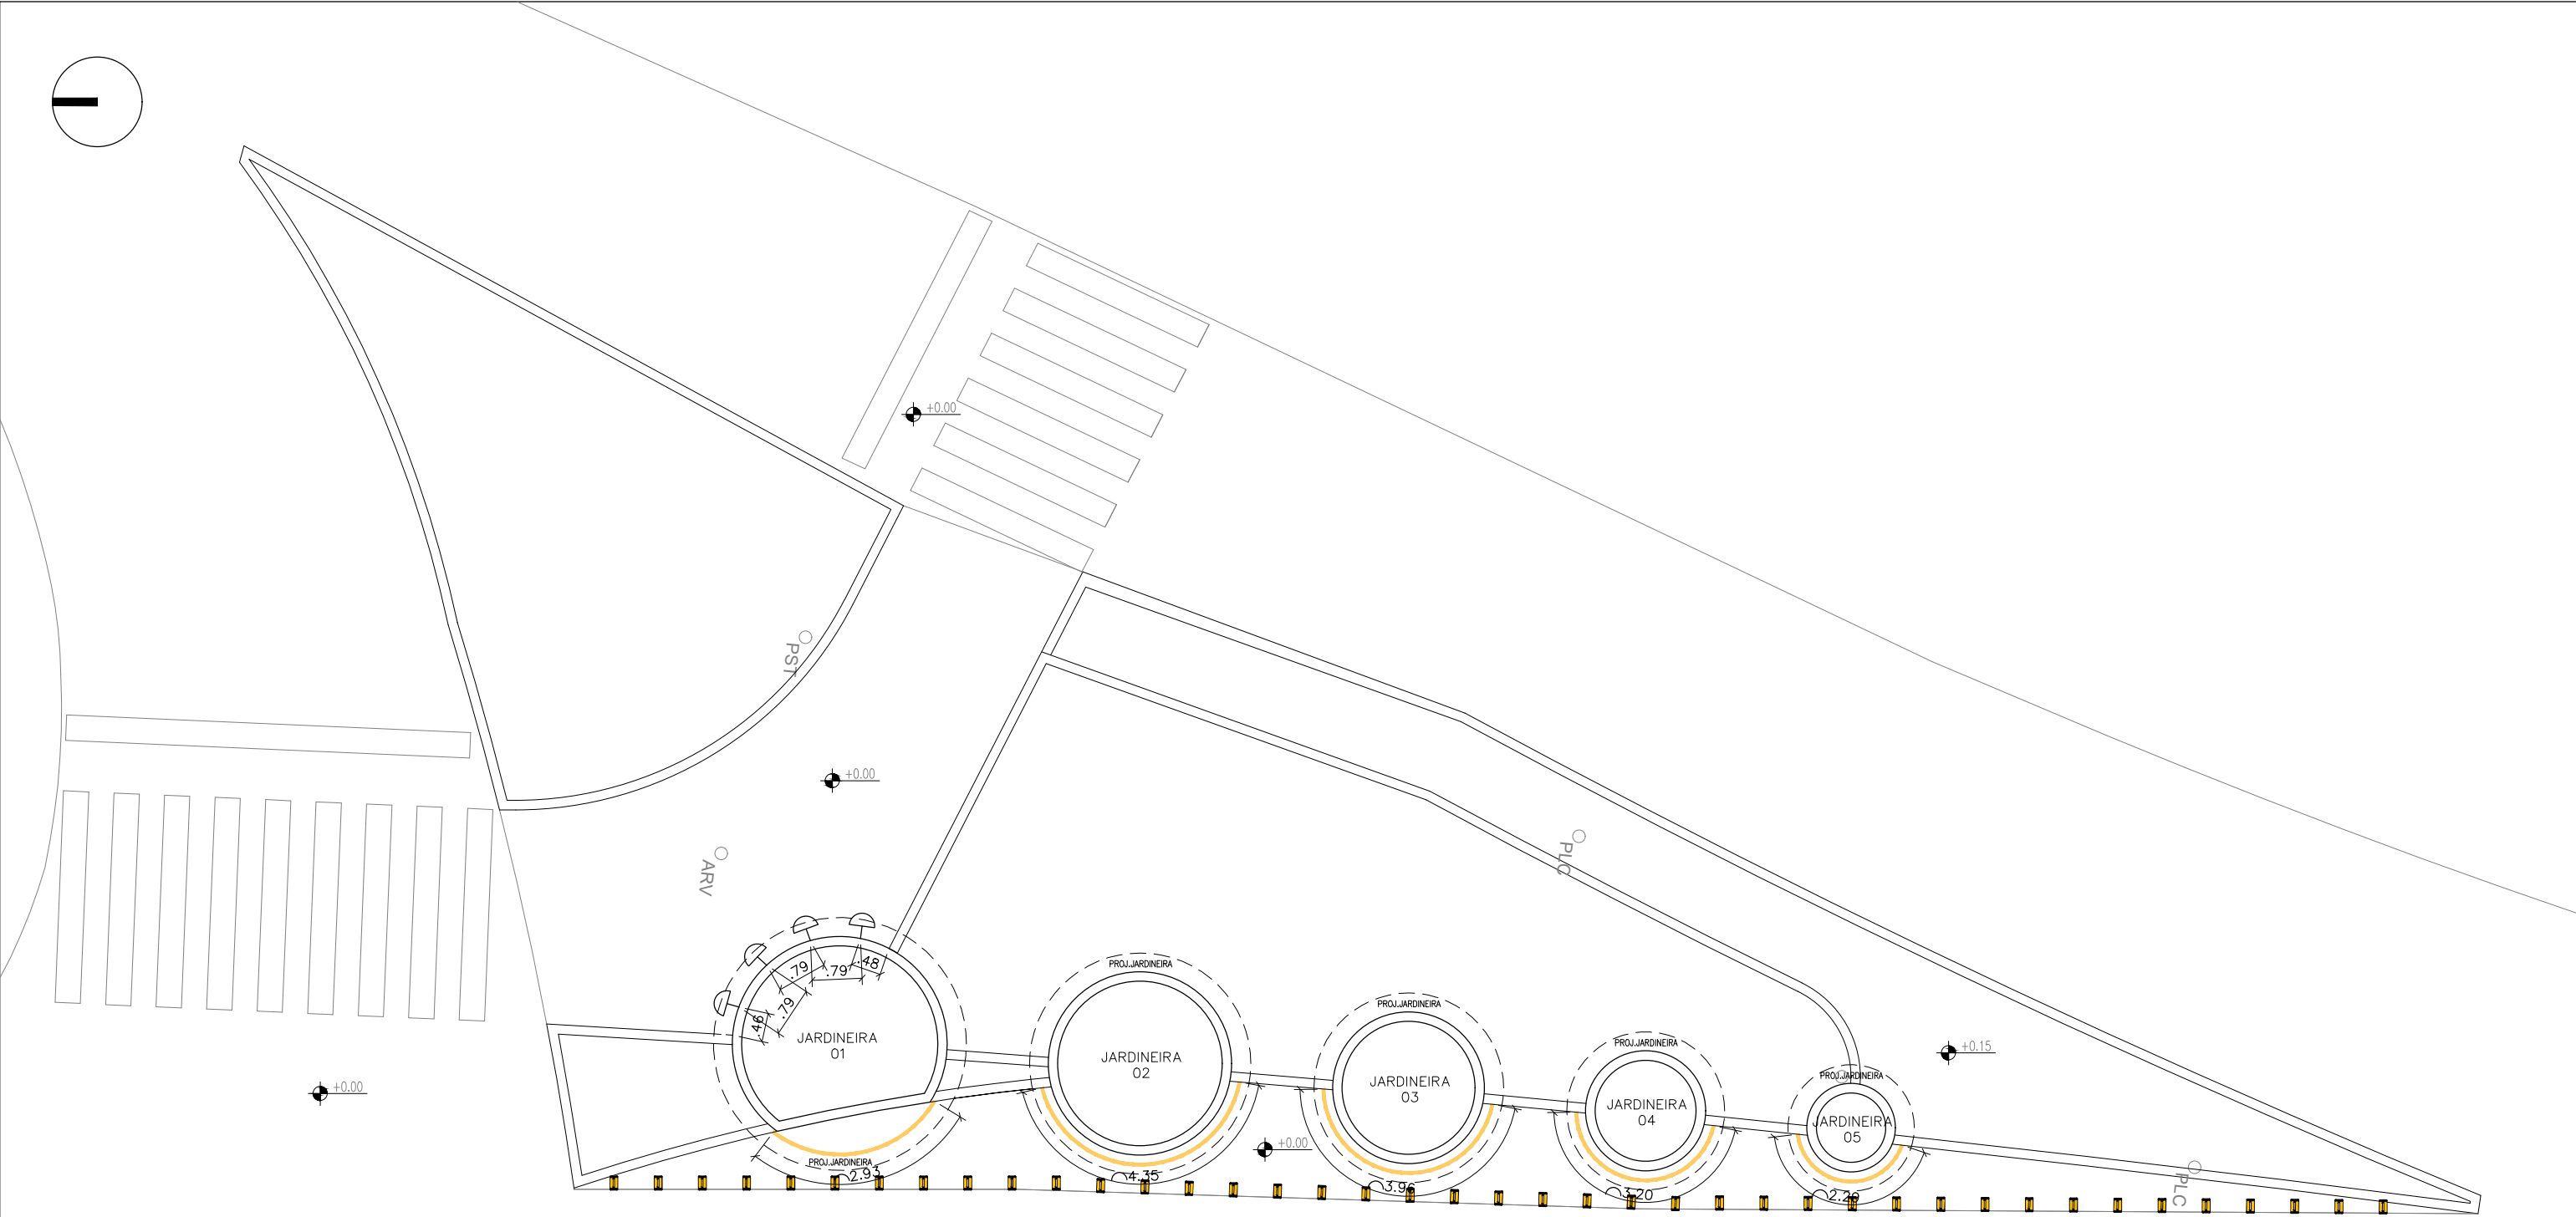

LEGENDA:

MODELO	REP.	DESCRIÇÃO	QUANT.
		FITA DE LED 10W 3000K	m linear indicado
		MINI BALIZADOR EMBUTIDO DE PAREDE - COR BRANCO - POTÊNCIA: 1W FLUXO LUMINOSO DA FONTE (lm): 80 FLUXO LUMINOSO DA LUMINÁRIA (lm): 65 IRC: >90 EFICIÊNCIA LUMINOSA (lm/W): 87 FACHO: 40° TEMPERATURA DE COR (K): 2700 TENSÃO NOMINAL: 90~240V GARANTIA: 5 ANOS *ALTURA PARA IMPLANTAÇÃO NO TREVO: 10cm (EIXO DO PISO)	04

 
08 PLANTA BAIXA - LUMINOTÉCNICO
ESCALA 1/100



TREVO
(JOSÉ TENÓRIO)



JHC
Prefeito de Maceió
MARCOS ANDRÉ VICTOR CAVALCANTE
Secretário Municipal de Desenvolvimento Territorial e Meio Ambiente
CÍCERO DUARTE DE ARAÚJO
Secretário Adjunto de Planejamento Urbano


Revisão: 01
Data: JUNHO/2023
Escala: 1/100
Prancha: 06/08



CÓD	C1
SIMB.	
NOME POPULAR	Alamanda
NOME CIENTÍFICO	<i>Allamanda cathartica</i>
PORTE (altura)	20 cm ou superior
ESPAÇAMENTO	(25x25)cm
QUANT. (UN)	192

  09 PLANTA BAIXA - VEGETAÇÃO
ESCALA 1/100

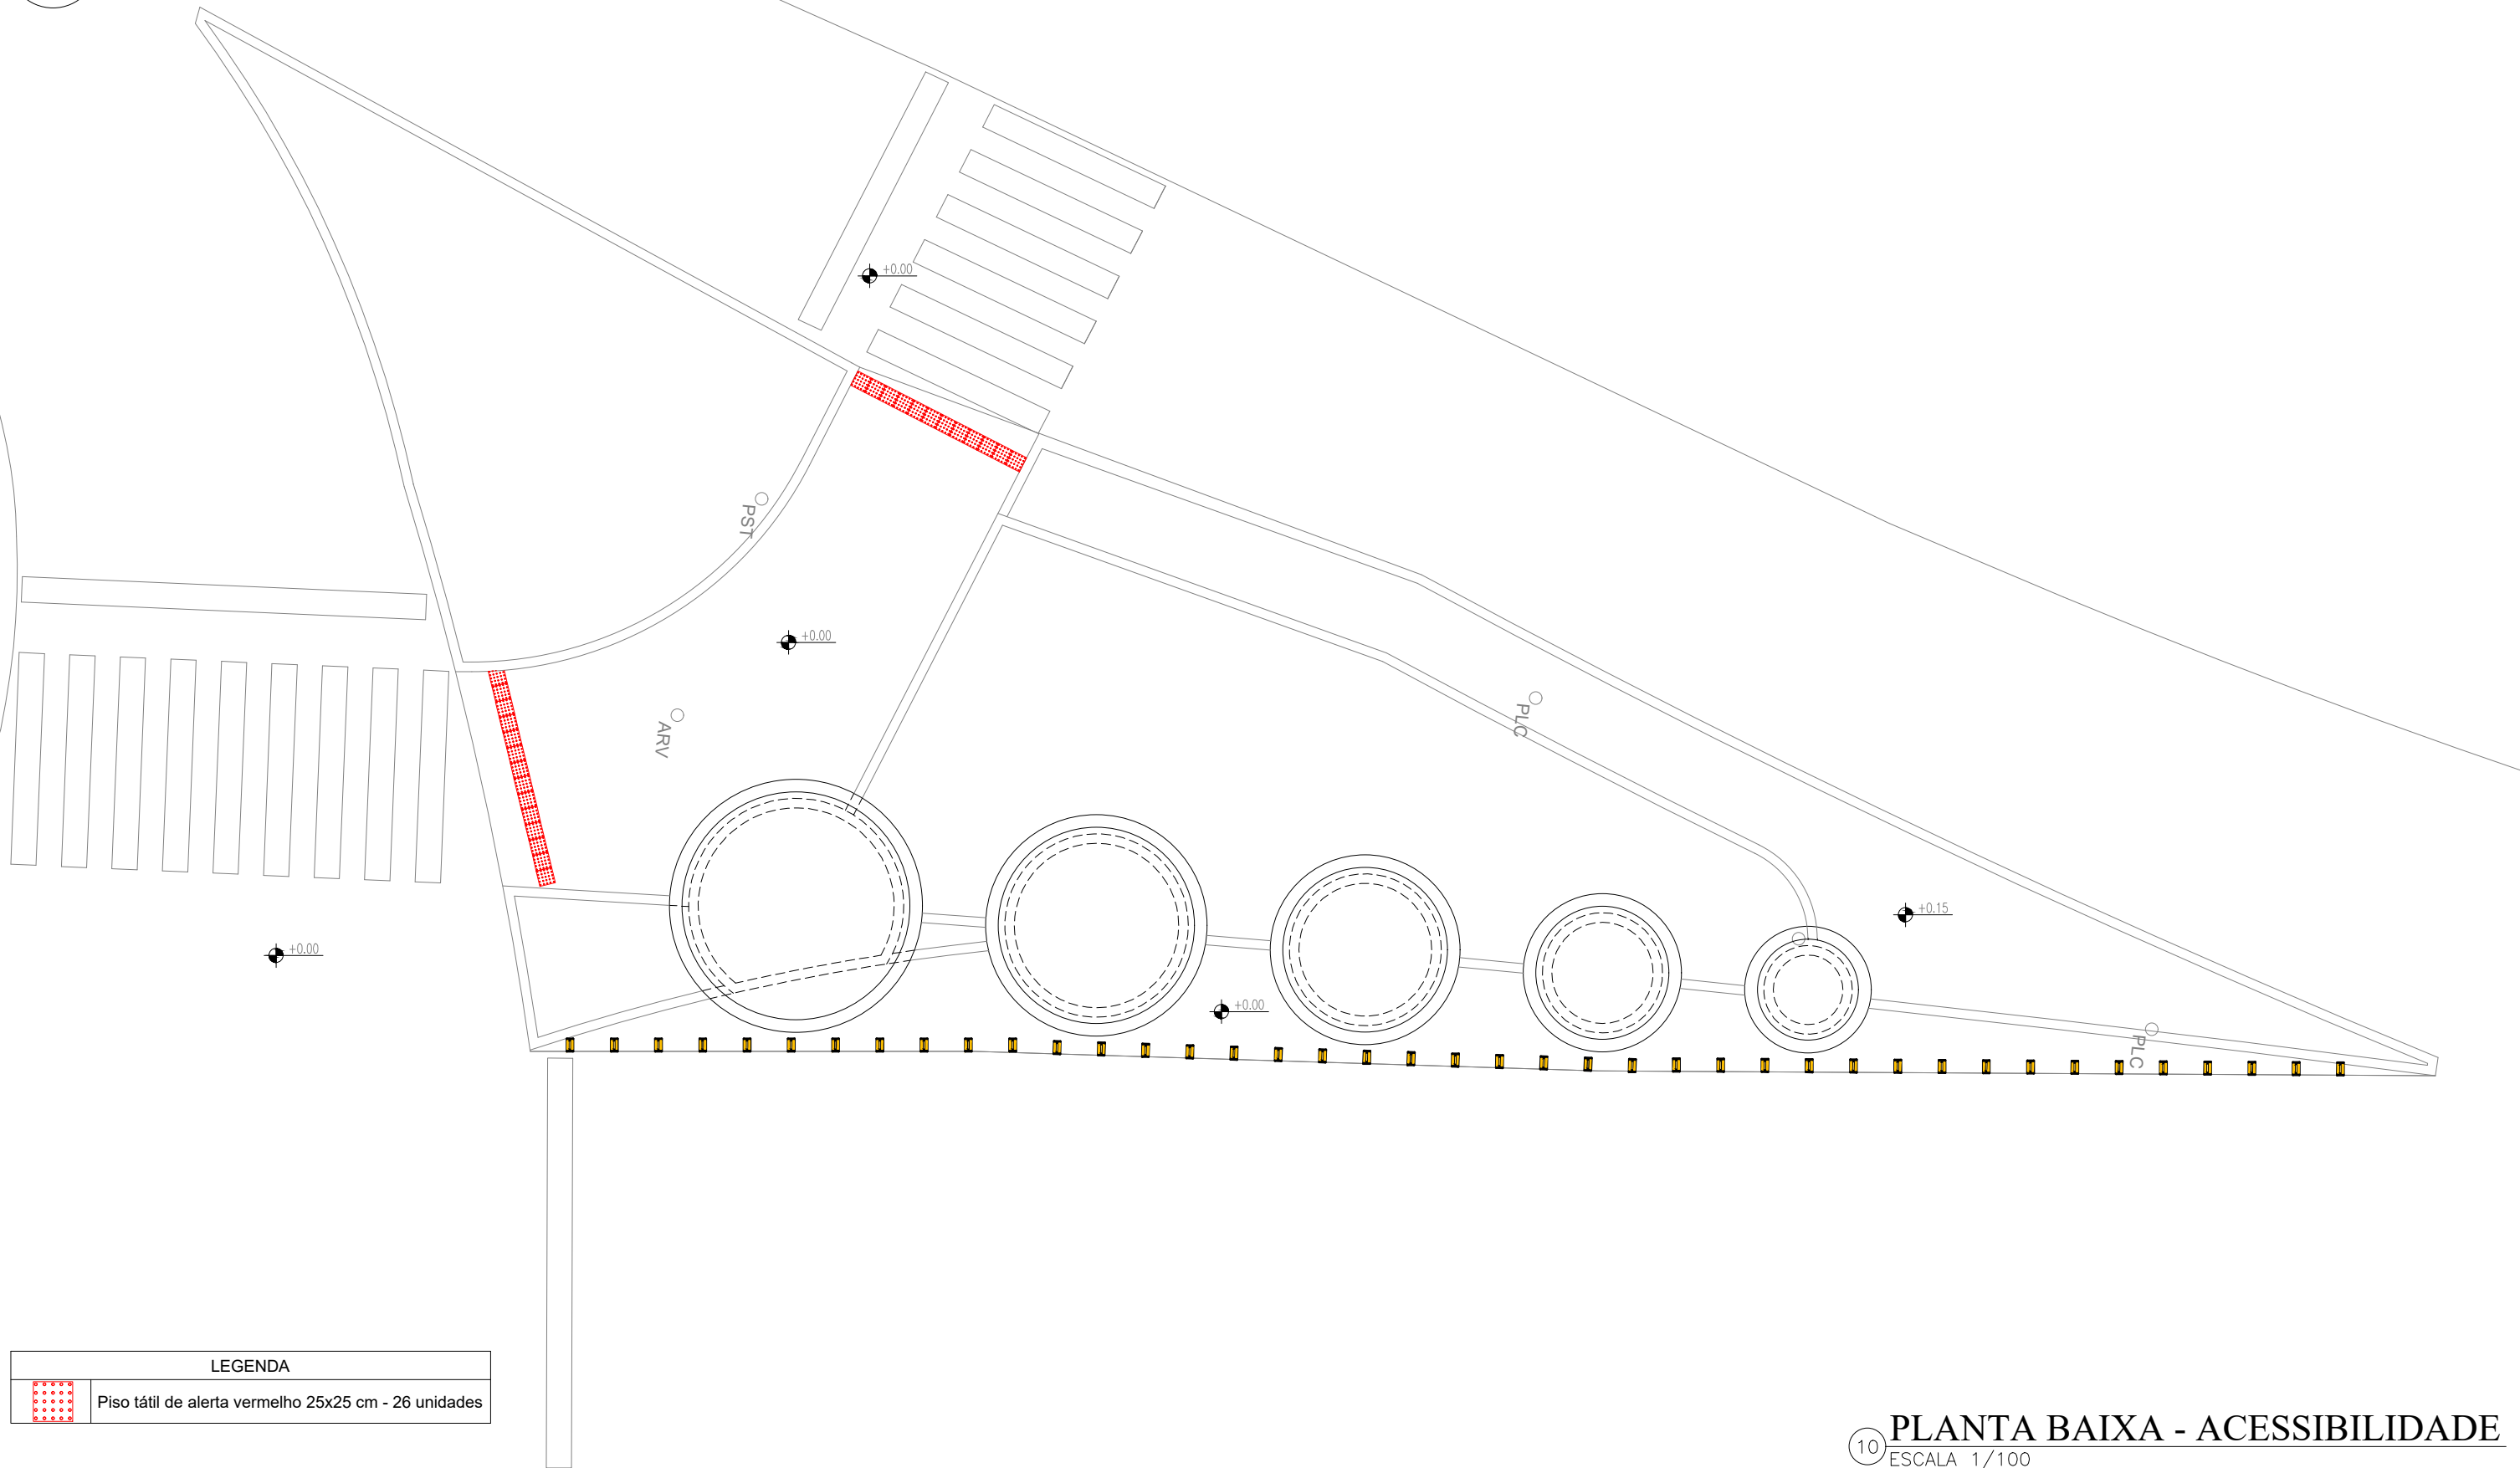

LEGENDA	
	Piso tátil de alerta vermelho 25x25 cm - 26 unidades

10 PLANTA BAIXA - ACESSIBILIDADE
ESCALA 1/100



TREVO (JOSÉ TENÓRIO)

JHC
Prefeito de Maceió
MARCOS ANDRÉ VICTOR CAVALCANTE
Secretário Municipal de Desenvolvimento Territorial e Meio Ambiente
CÍCERO DUARTE DE ARAÚJO
Secretário Adjunto de Planejamento Urbano

Data:
JUNHO/2023
Escala: 1/100

Prancha:
08/08