

PLANTA BAIXA - SITUAÇÃO
ESCALA 1/200

TREVO
(JATIÚCA - PRÓXIMO AO HOTEL HITZ
LAGOA DA ANTA)

JHC
Prefeito de Maceió
MARCOS ANDRÉ VITOR CAVALCANTE
Secretário Municipal de Meio Ambiente e Urbanismo
CÍCERO DUARTE DE ARAÚJO
Secretário Adjunto de Planejamento Urbano

Data:
JUNHO/2023
Escala: 1/200

Prancha:

01/07


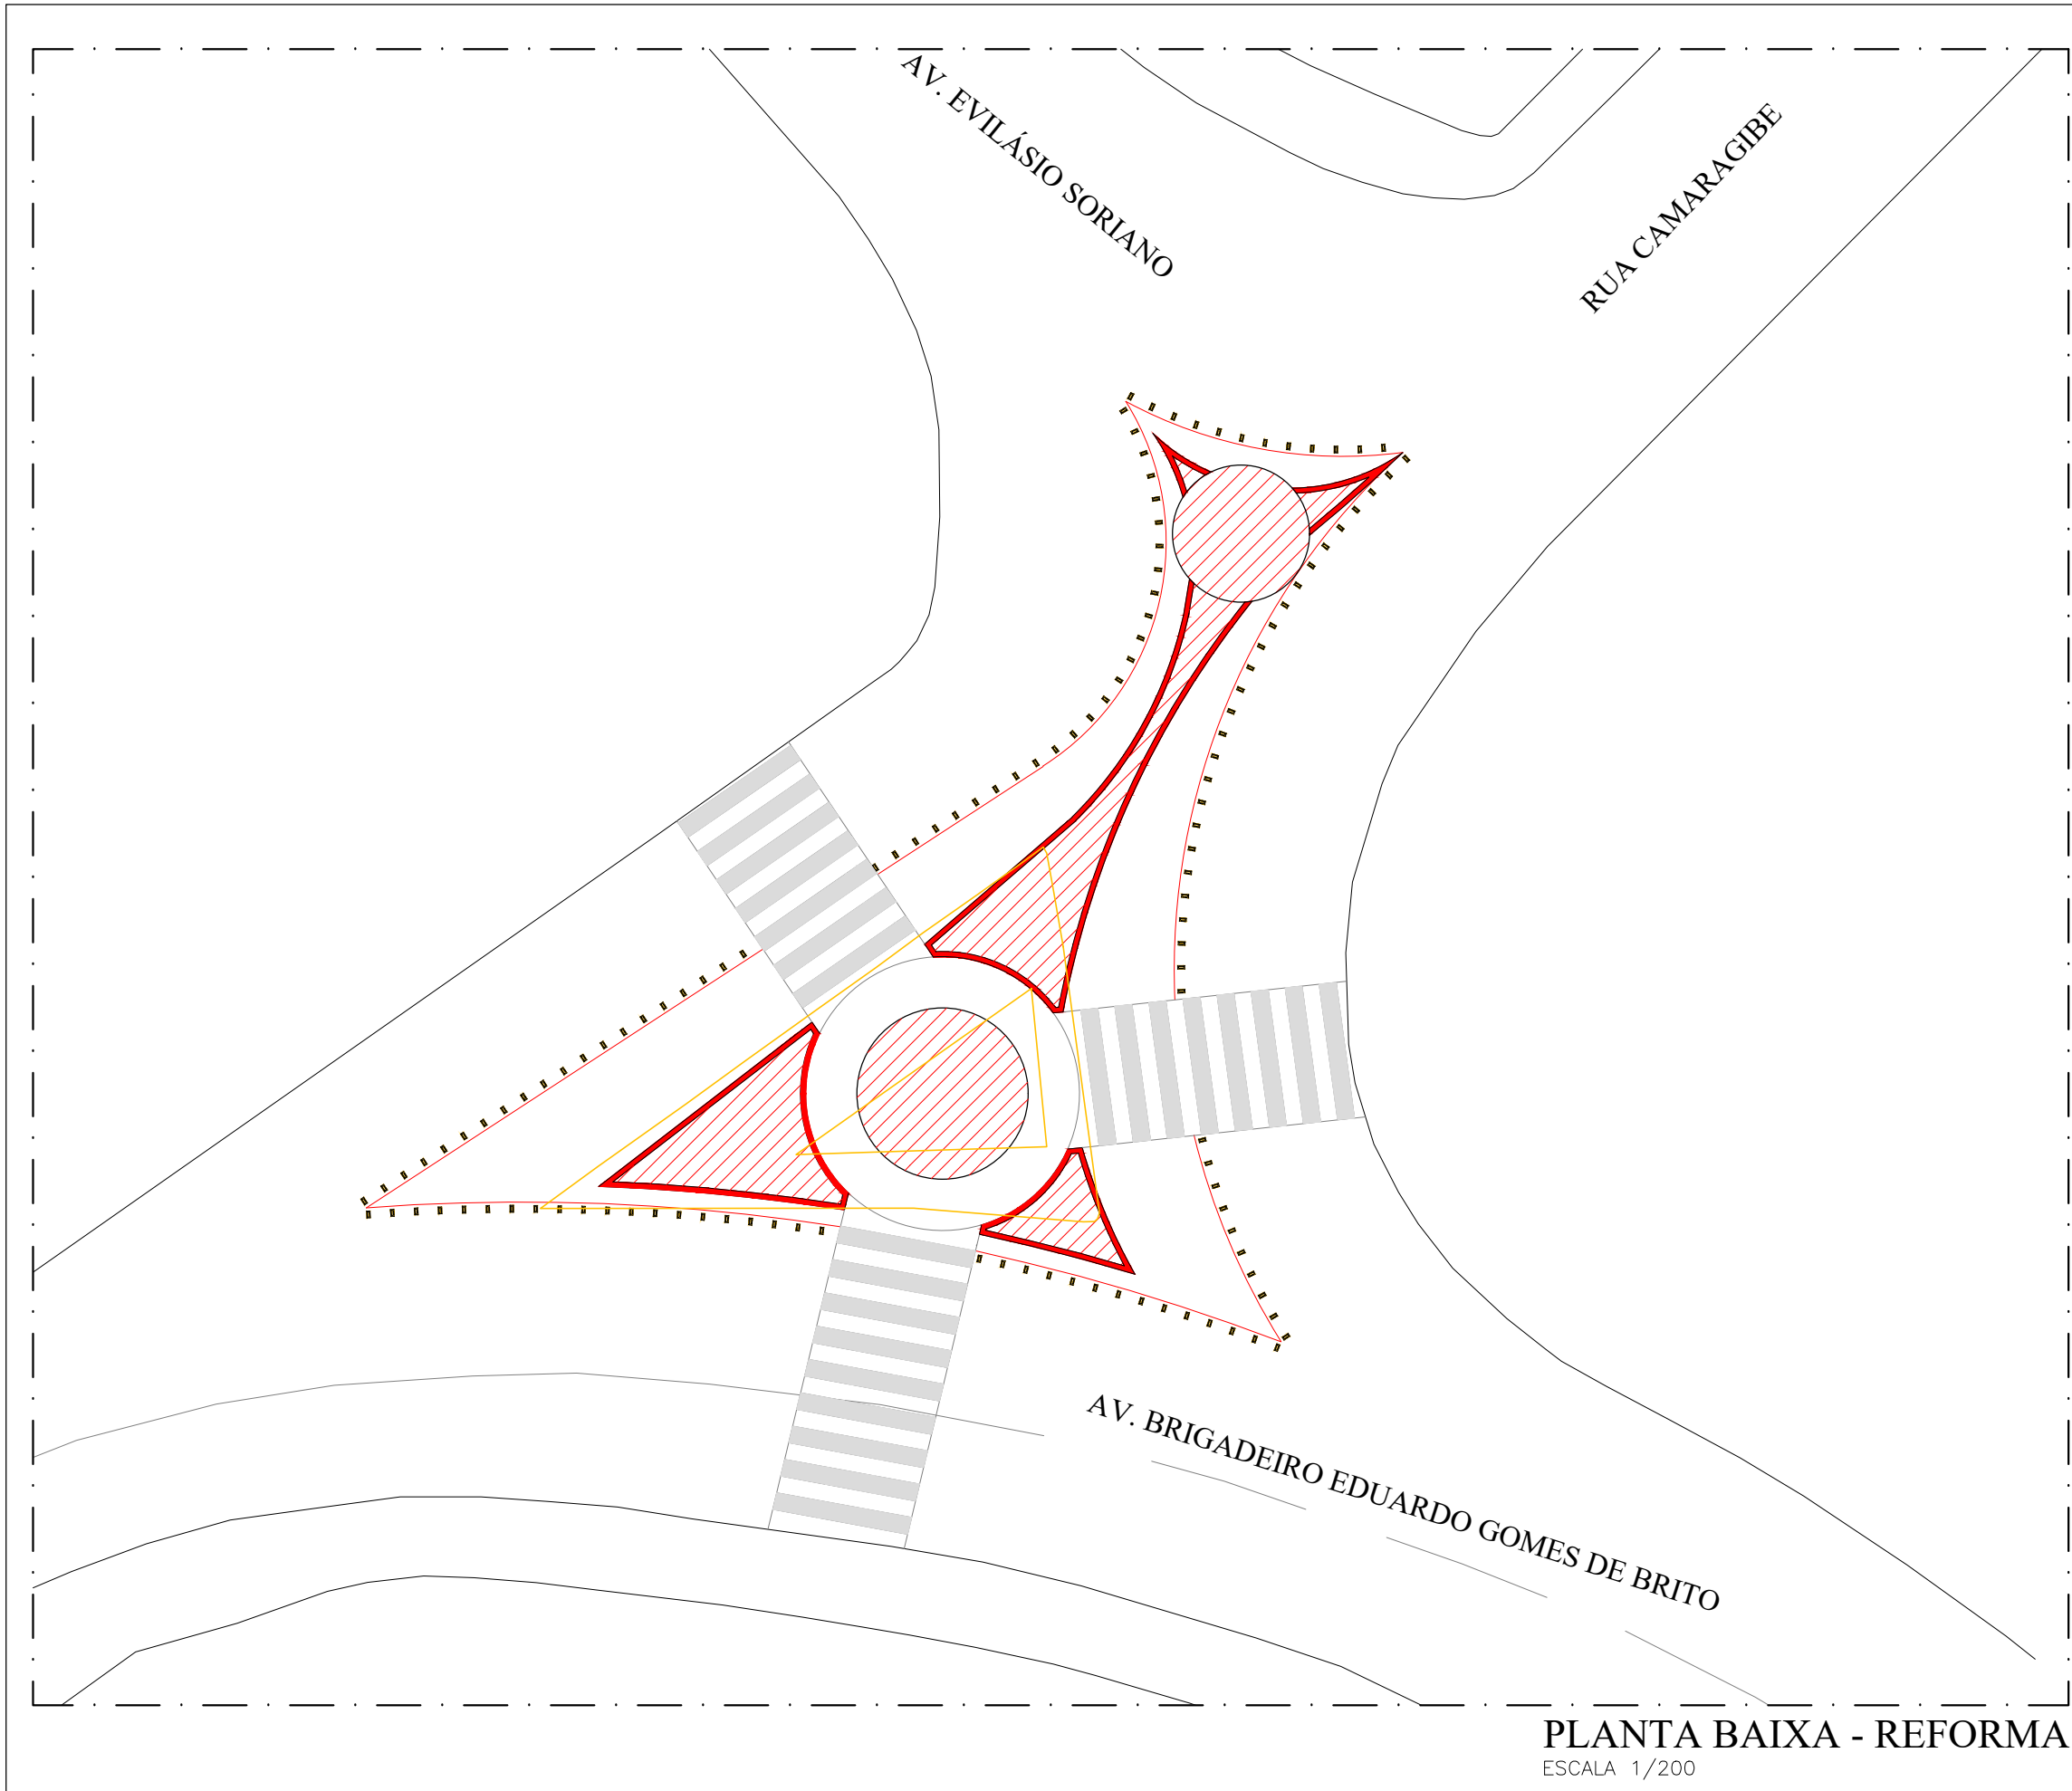


IMAGEM ATUAL

LEGENDA:

 PERMANECER	 RETIRAR	 ACRESCENTAR
--	---	---

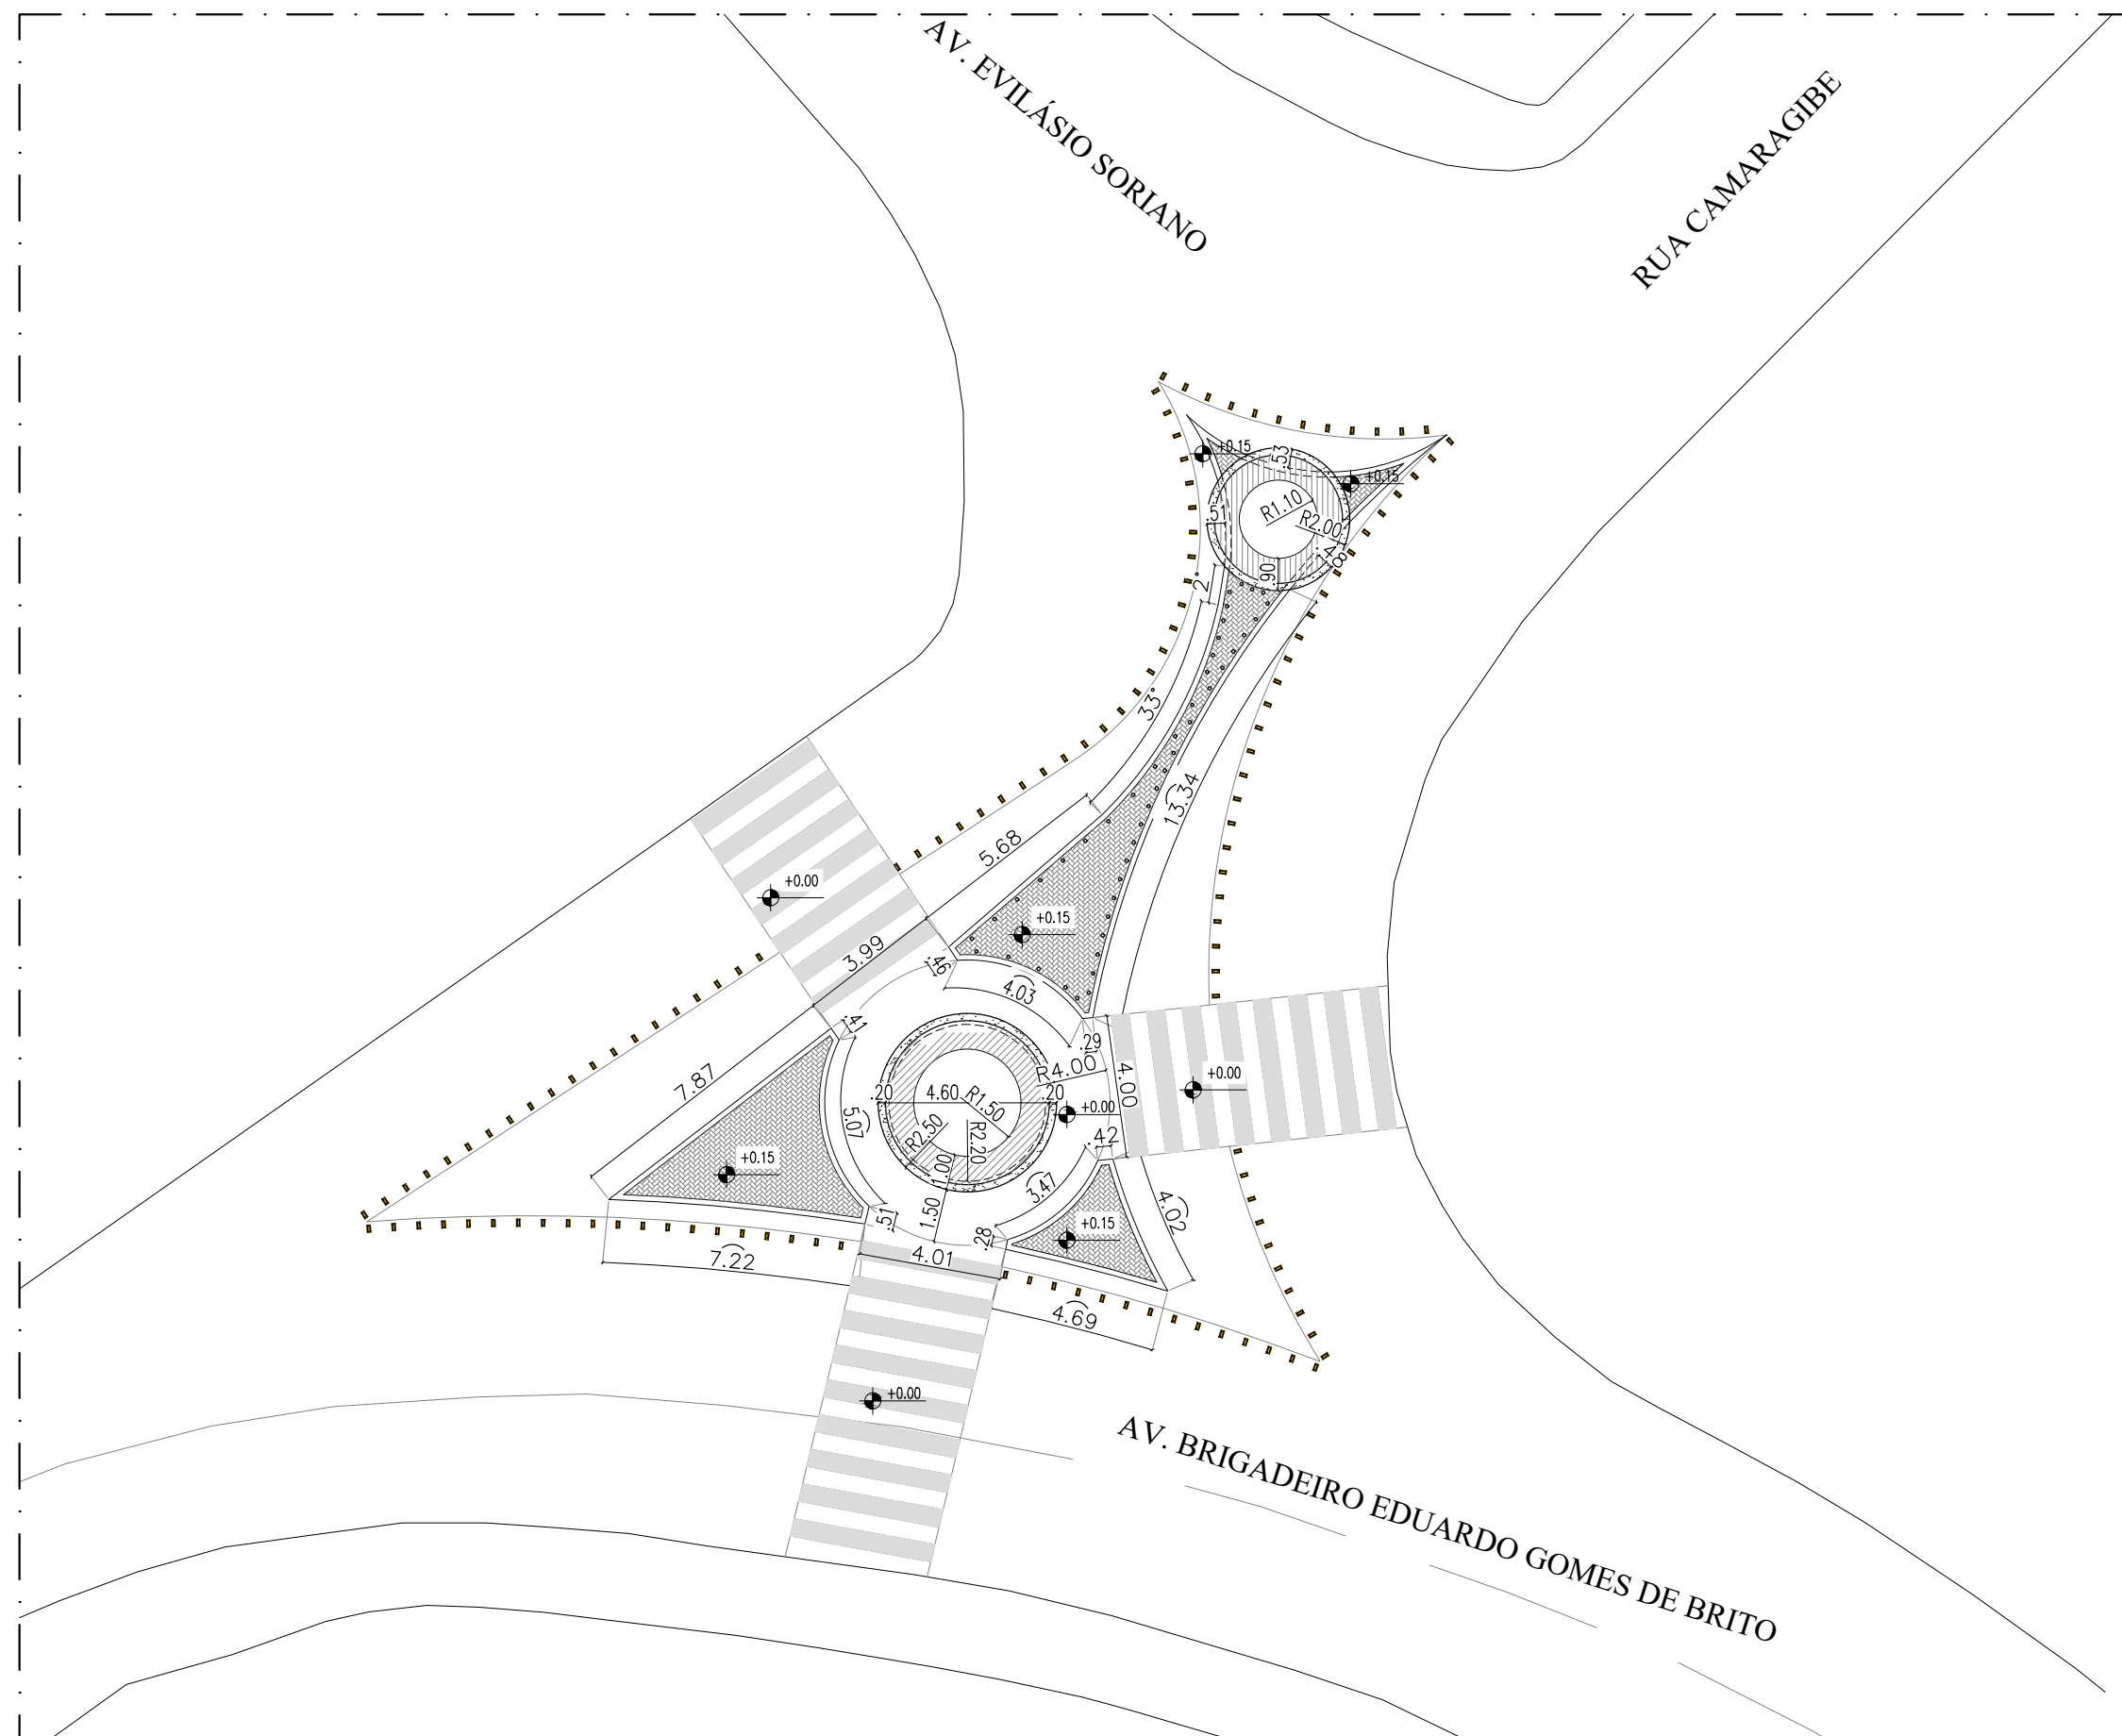

PLANTA BAIXA COTADA
ESCALA 1/200

TREVO
(JATIÚCA - PRÓXIMO AO HOTEL HITZ
LAGOA DA ANTA)

JHC
Prefeito de Maceió
MARCOS ANDRÉ VITOR CAVALCANTE
Secretário Municipal de Meio Ambiente e Urbanismo
CÍCERO DUARTE DE ARAÚJO
Secretário Adjunto de Planejamento Urbano

Data:
JUNHO/2023
Escala: 1/200

Prancha:

03/07

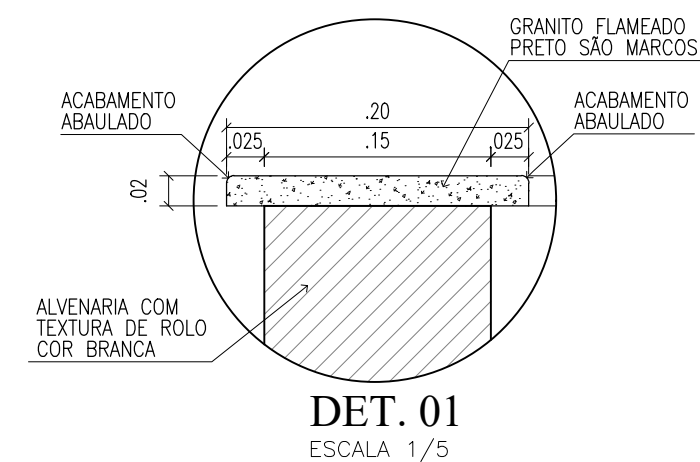
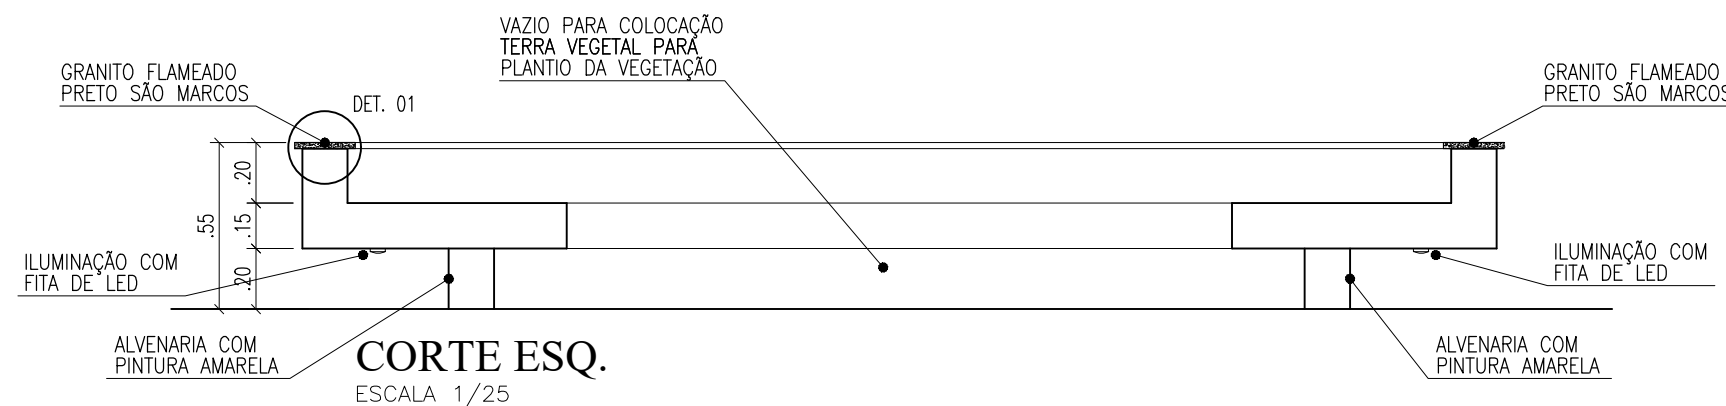
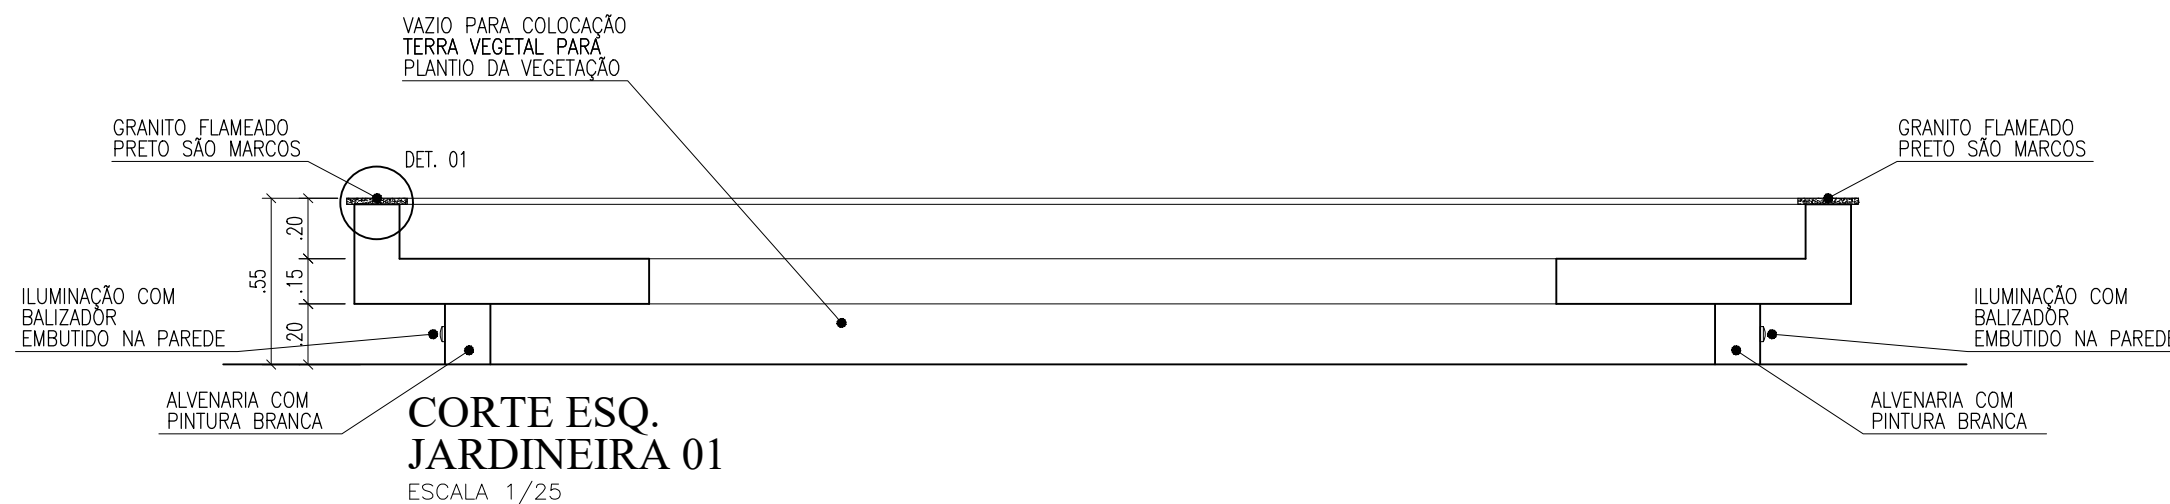


IMAGEM 01



IMAGEM 02


TREVO
(JATIÚCA - PRÓXIMO AO HOTEL HITZ
LAGOA DA ANTA)

JHC
Prefeito de Maceió
MARCOS ANDRÉ VITOR CAVALCANTE
Secretário Municipal de Meio Ambiente e Urbanismo
CÍCERO DUARTE DE ARAÚJO
Secretário Adjunto de Planejamento Urbano

Data:
JUNHO/2023
Escala: 1/25


Prancha:

04/07

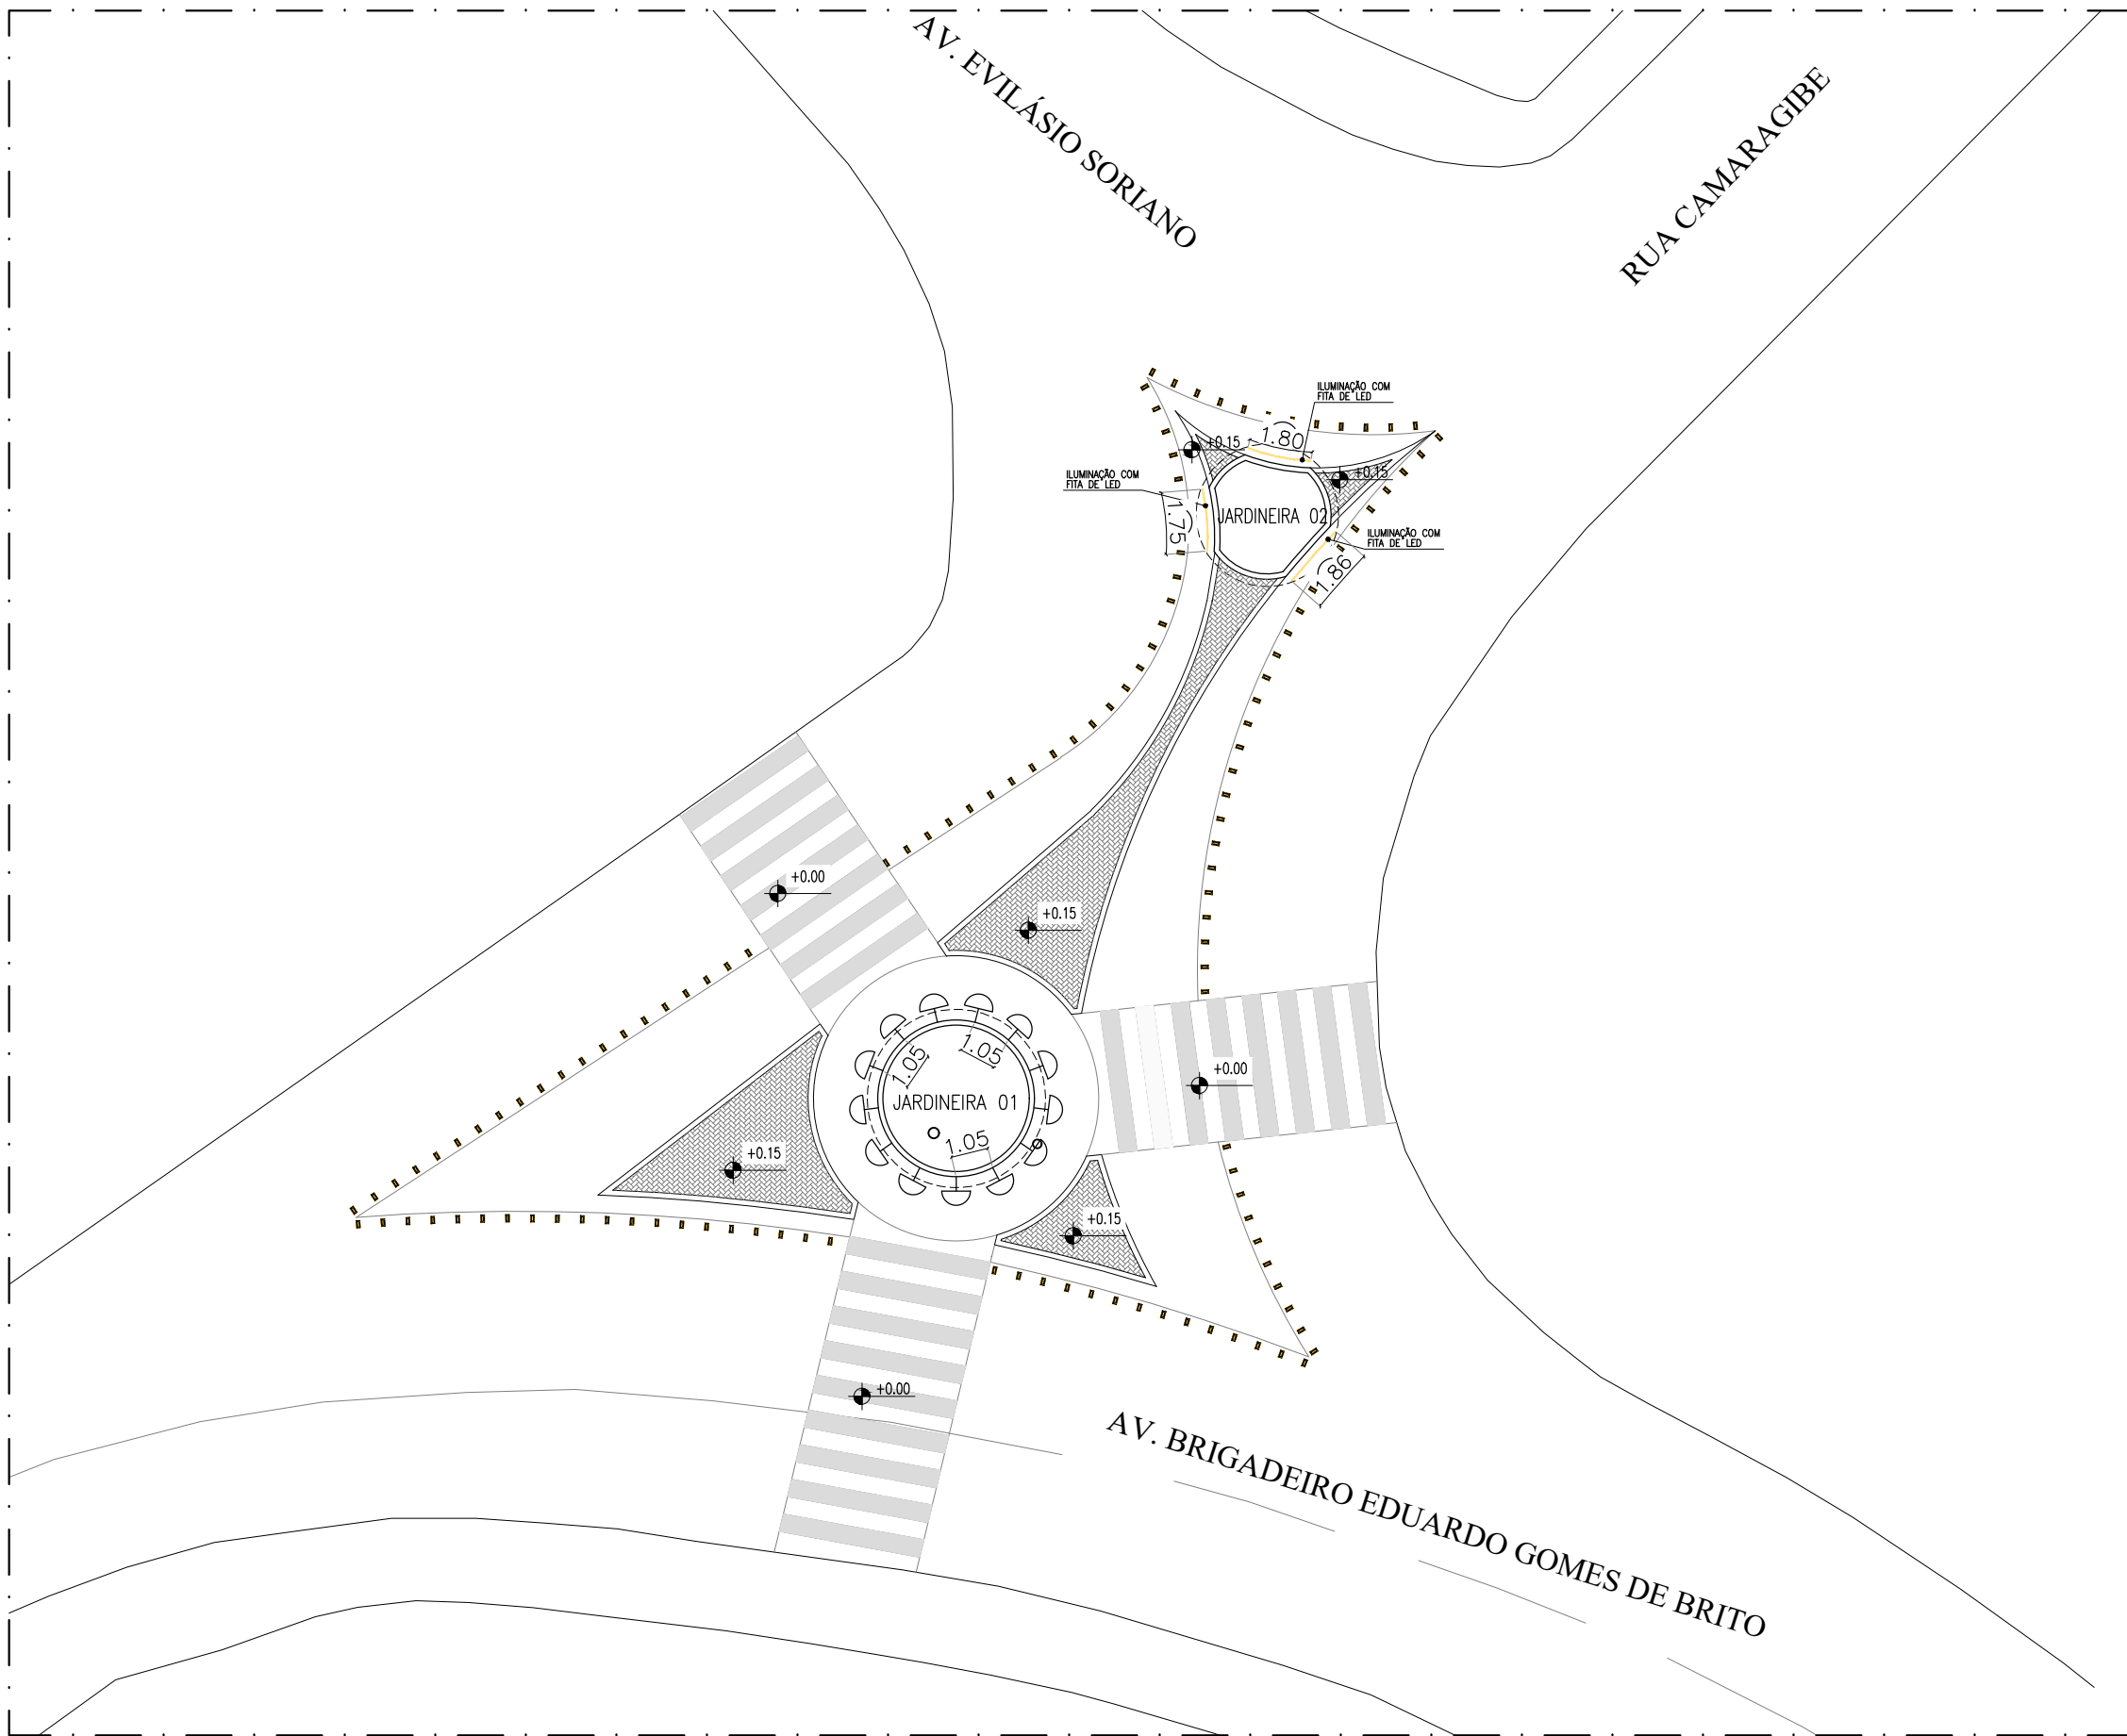

PLANTA BAIXA - LUMINOTÉCNICO
ESCALA 1/200

LEGENDA:

MODELO	REP.	DESCRIÇÃO	QUANT.
		FITA DE LED 10W 3000K	m linear indicado
	→	MINI BALIZADOR EMBUTIDO DE PAREDE - COR BRANCO - POTÊNCIA: 1W FLUXO LUMINOSO DA FONTE (lm): 80 FLUXO LUMINOSO DA LUMINÁRIA (lm): 65 IRC: >90 EFICIÊNCIA LUMINOSA (lm/W): 87 FACHO: 40° TEMPERATURA DE COR (K): 2700 TENSÃO NOMINAL: 90~240V GARANTIA: 5 ANOS *ALTURA PARA IMPLANTAÇÃO NO TREVO: 10cm (EIXO DO PISO)	13



TREVO
(JATIÚCA - PRÓXIMO AO HOTEL HITZ
LAGOA DA ANTA)


JHC
Prefeito de Maceió
MARCOS ANDRÉ VITOR CAVALCANTE
Secretário Municipal de Meio Ambiente e Urbanismo
CÍCERO DUARTE DE ARAÚJO
Secretário Adjunto de Planejamento Urbano

Revisão: 01

Data:
JUNHO/2023
Escala: 1/200


Prancha:

05/07

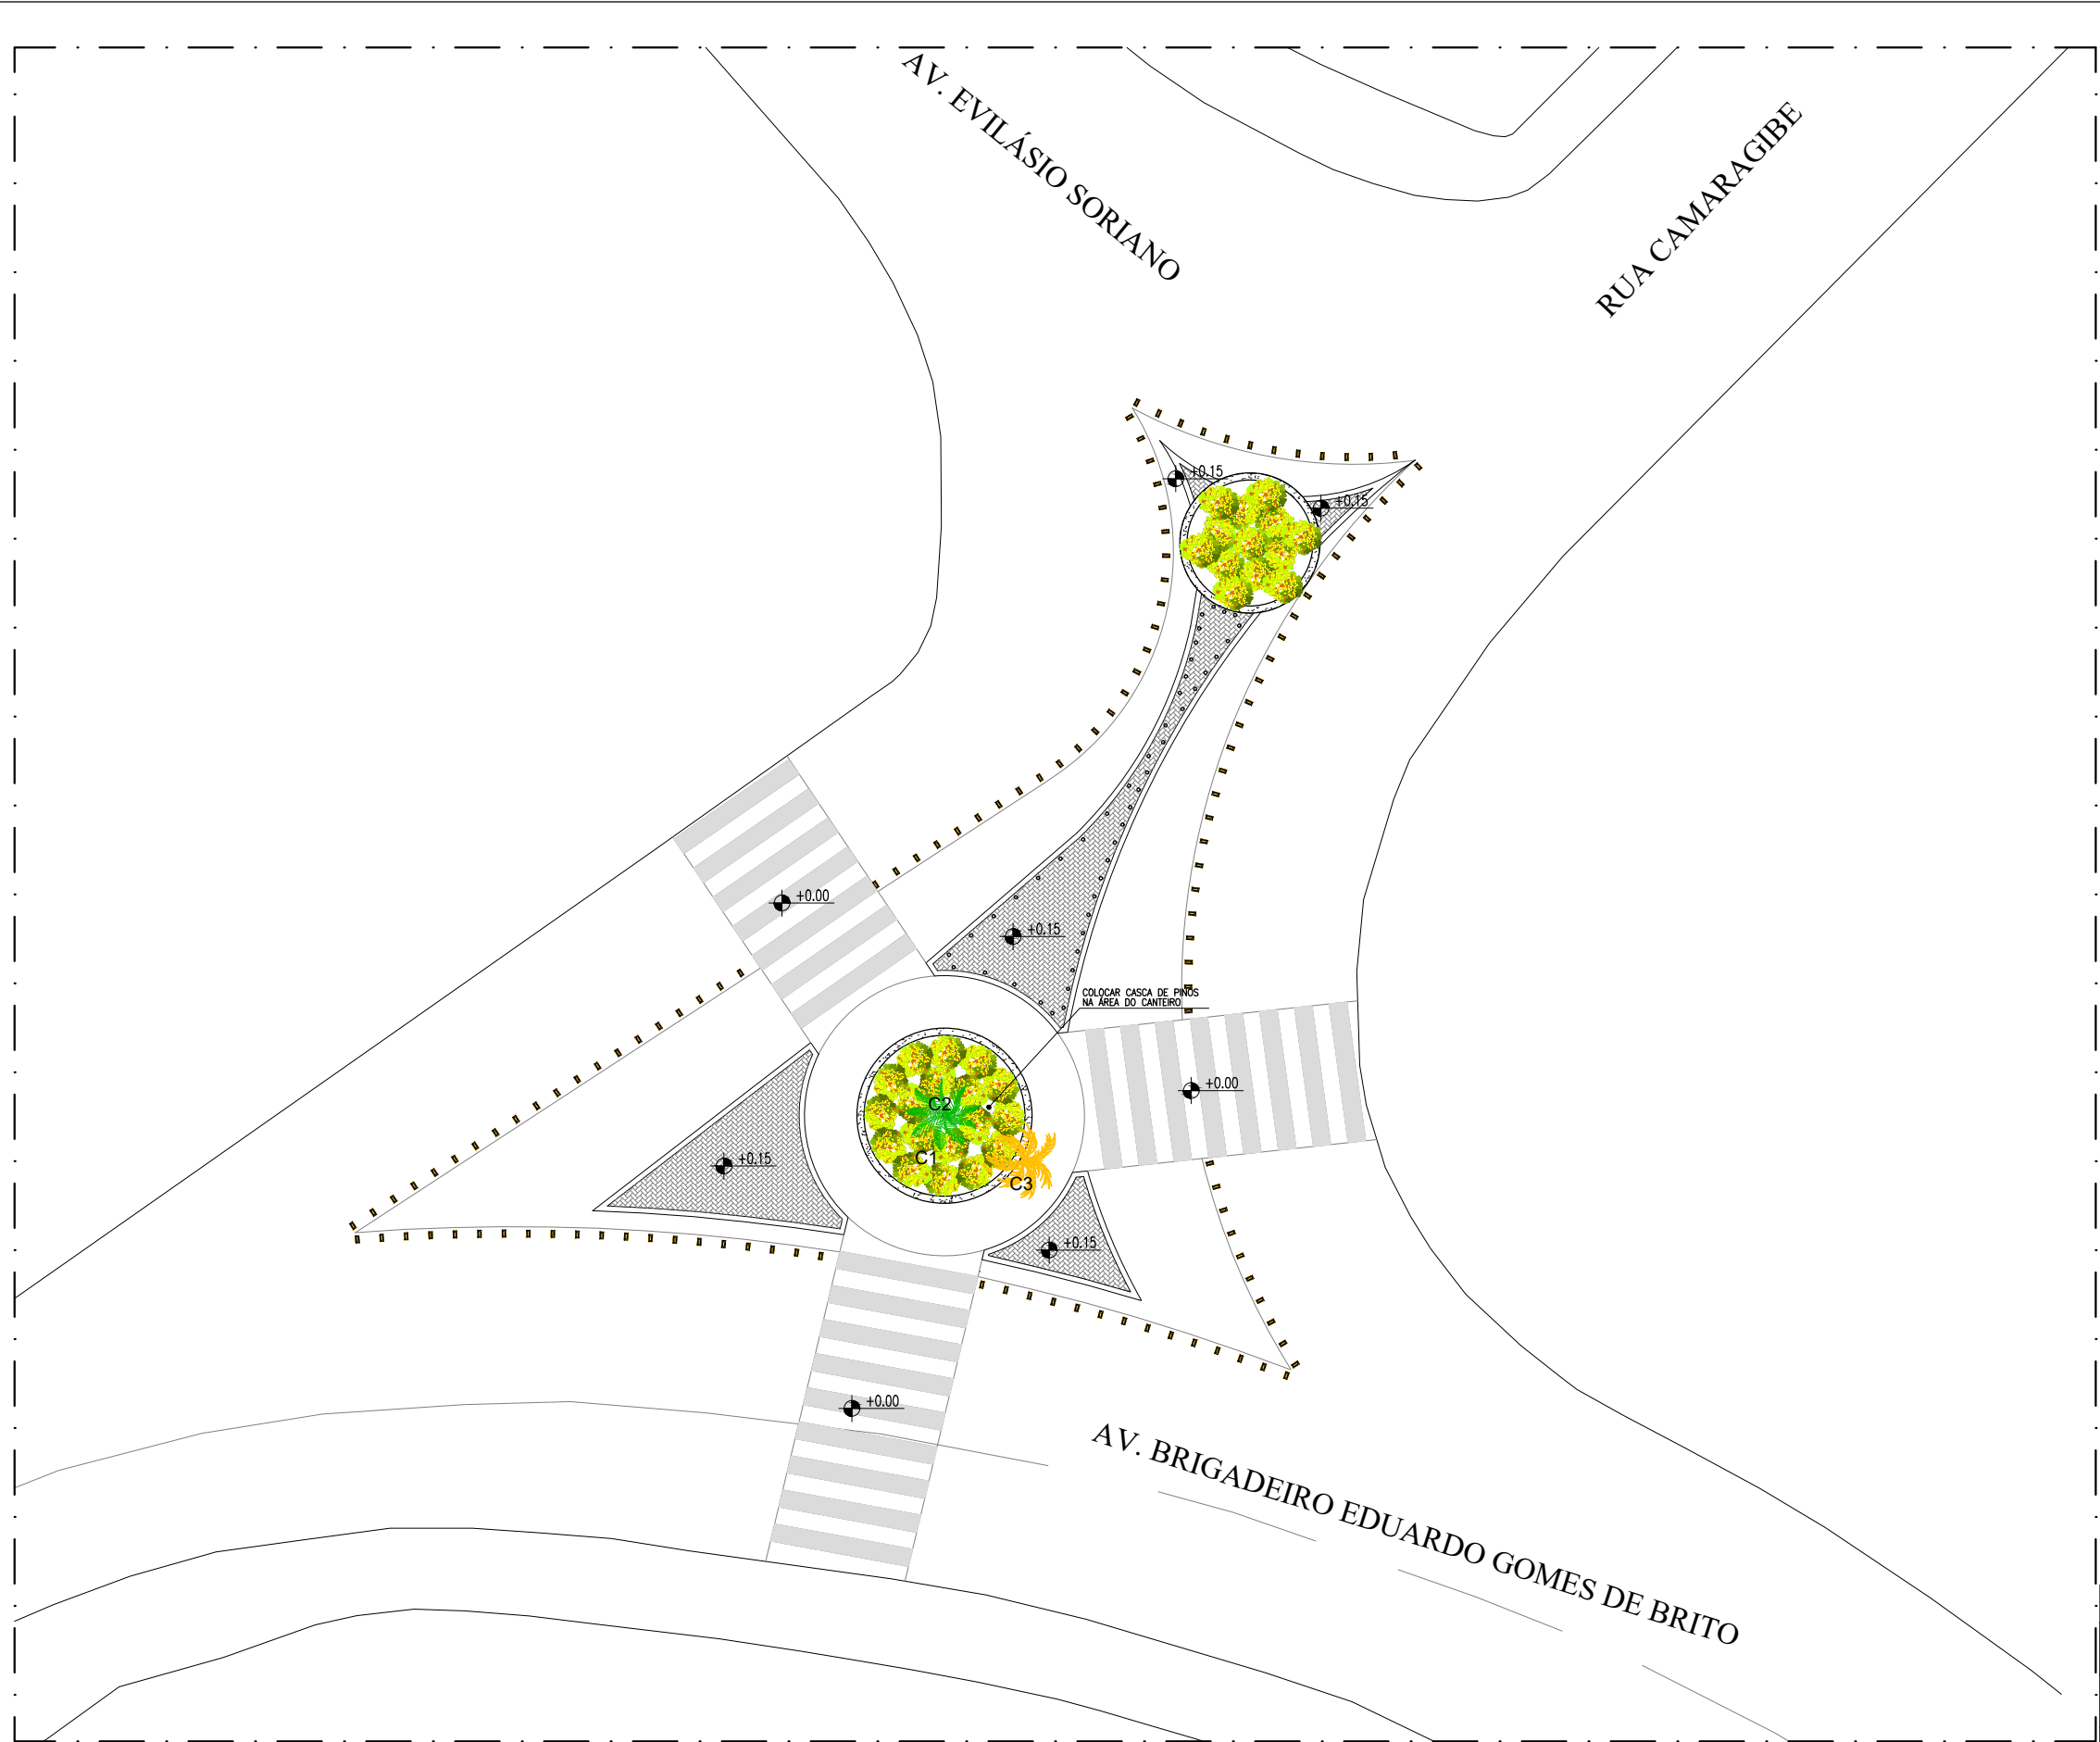

LEGENDA:

CÓD	SIMB.	NOME POPULAR	NOME CIENT.	PORTE (altura)	ESPAÇAM.	QUANT. (UN)
C1		Alamanda	Allamanda cathartica	20 cm ou superior	(25x25)cm	186
C2		Areca Bambu - 2 metros	Chrysalidocarpus lutescens	inicial 2m atinge 6m		01
C3		Coqueiro Existente - Retirar				01

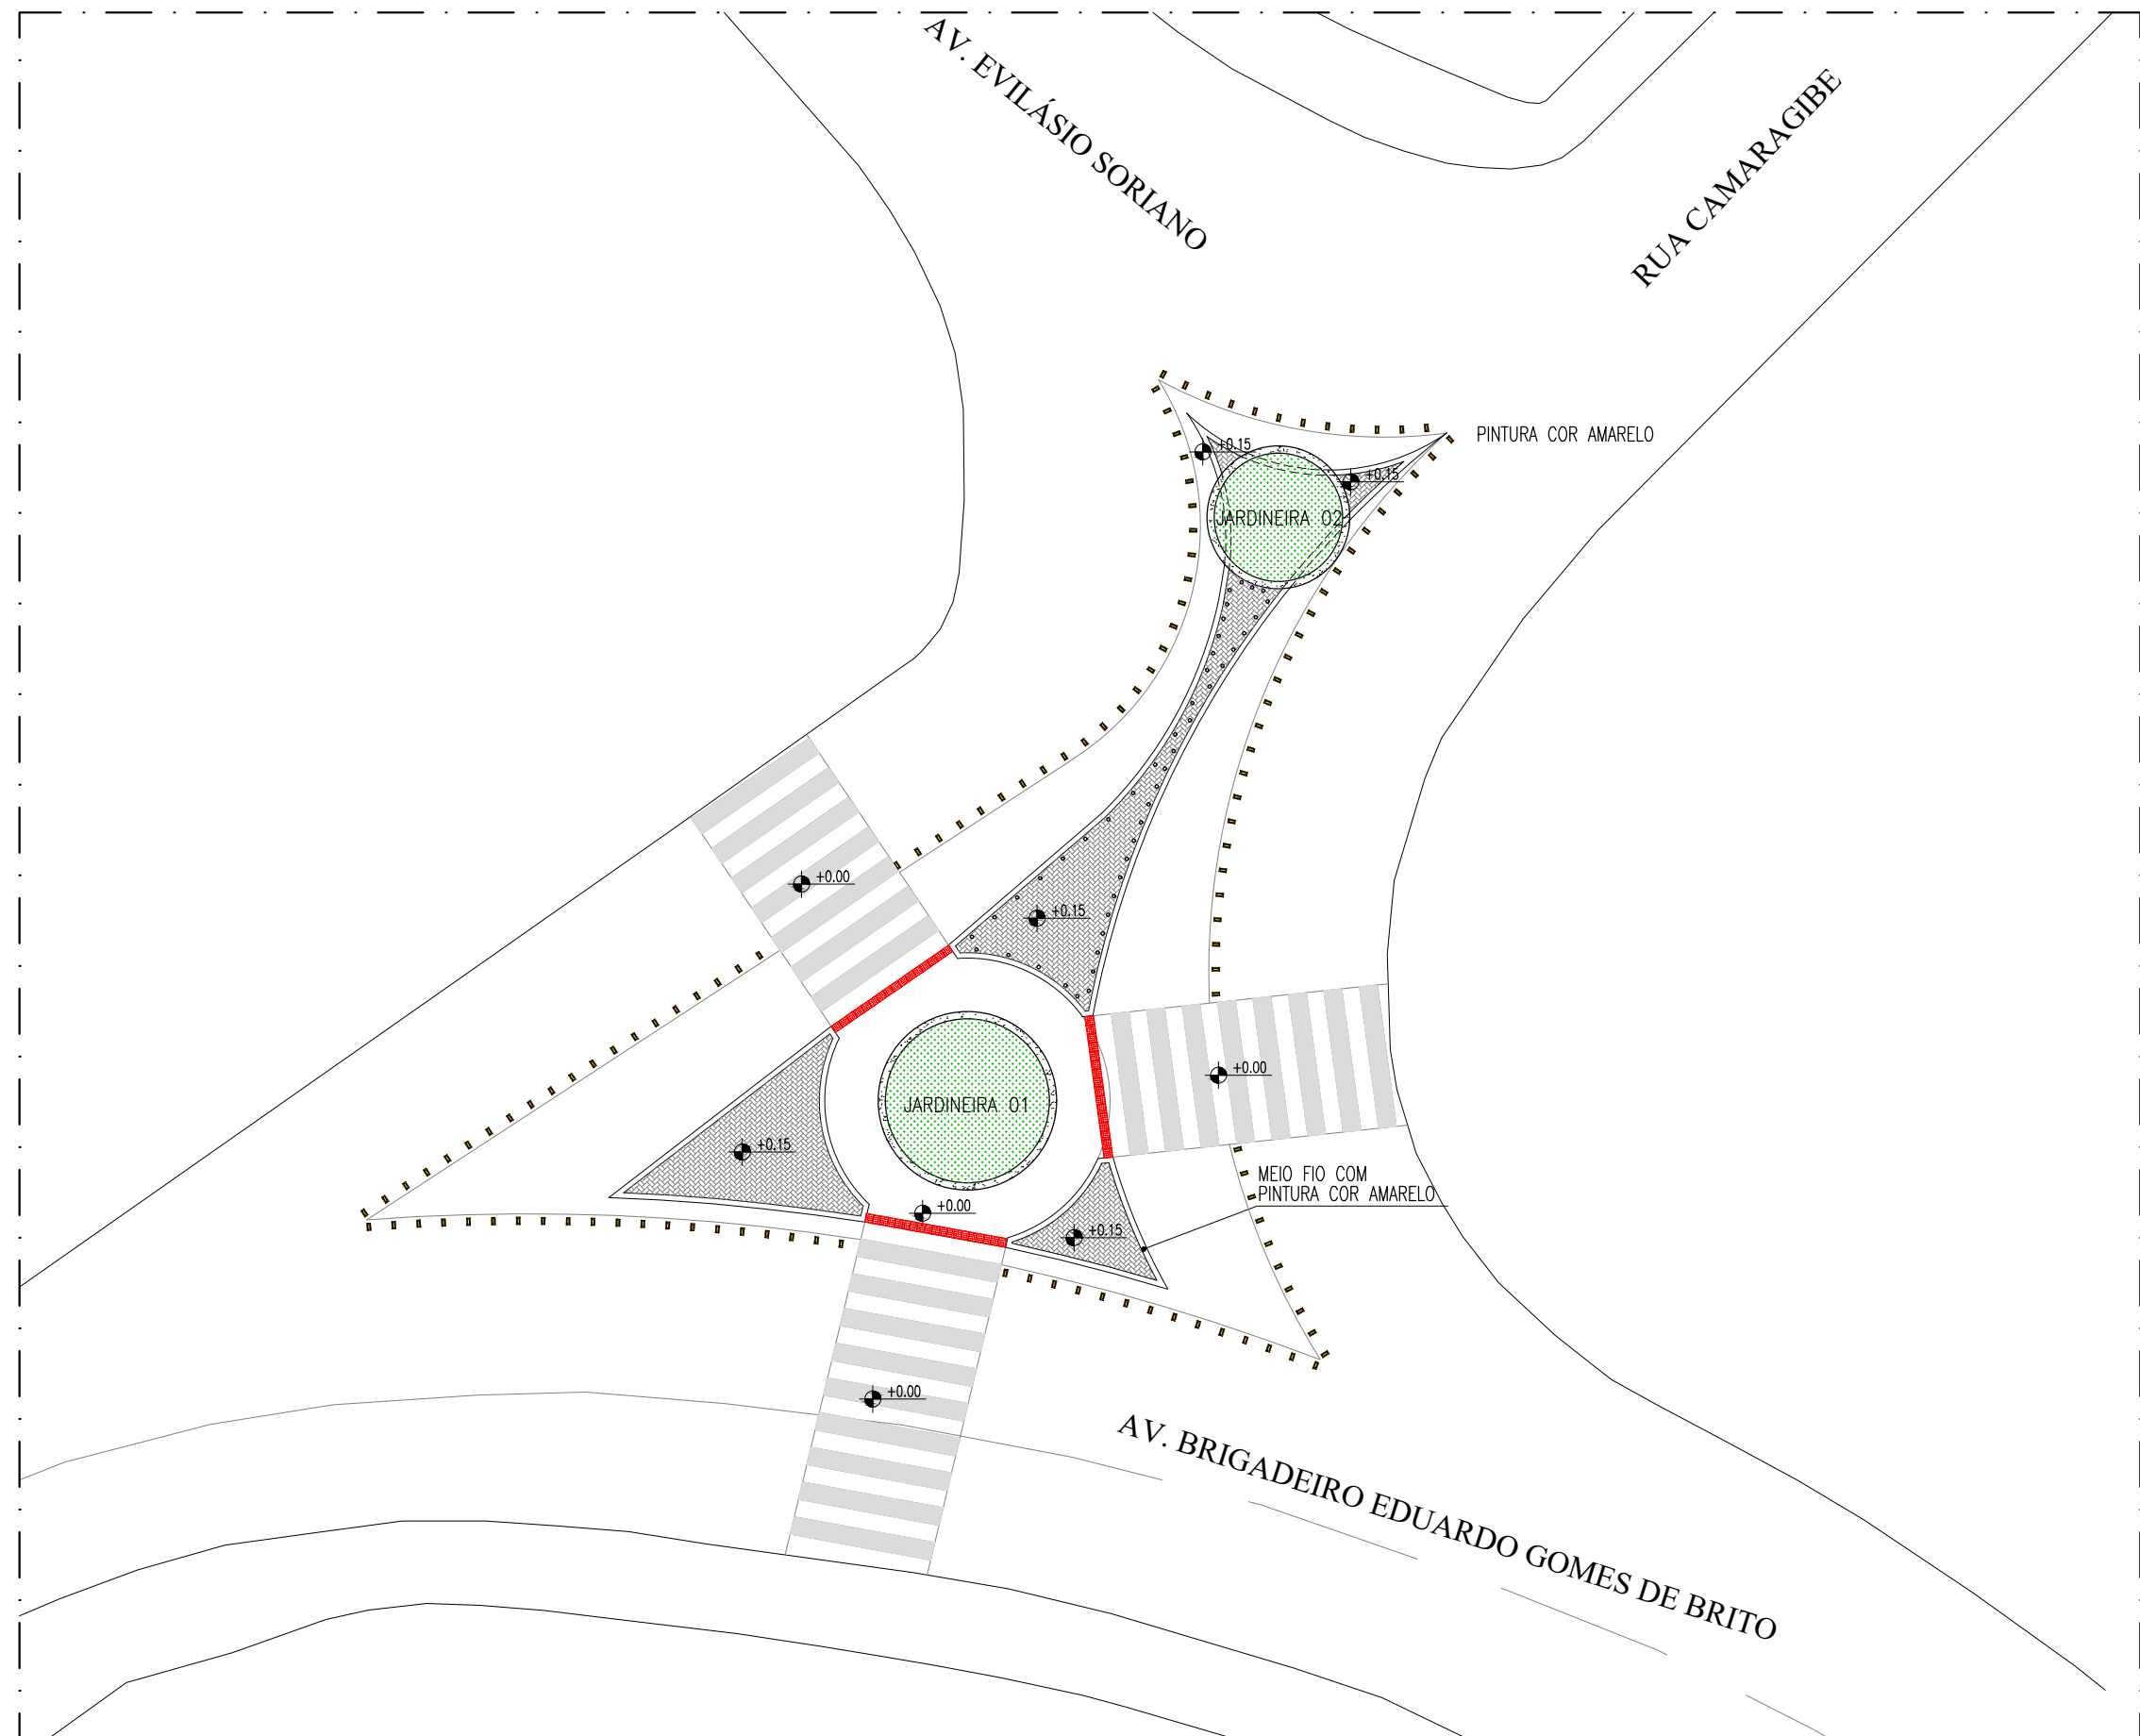

PLANTA BAIXA - ACESSIBILIDADE
ESCALA 1/200

TREVO
(JATIÚCA - PRÓXIMO AO HOTEL HITZ
LAGOA DA ANTA)

JHC
Prefeito de Maceió
MARCOS ANDRÉ VITOR CAVALCANTE
Secretário Municipal de Meio Ambiente e Urbanismo
CÍCERO DUARTE DE ARAÚJO
Secretário Adjunto de Planejamento Urbano

Data:
JUNHO/2023
Escala: 1/200

Prancha:

07/07