


PLANTA BAIXA PAV TÉRREO
ESCALA 1:20

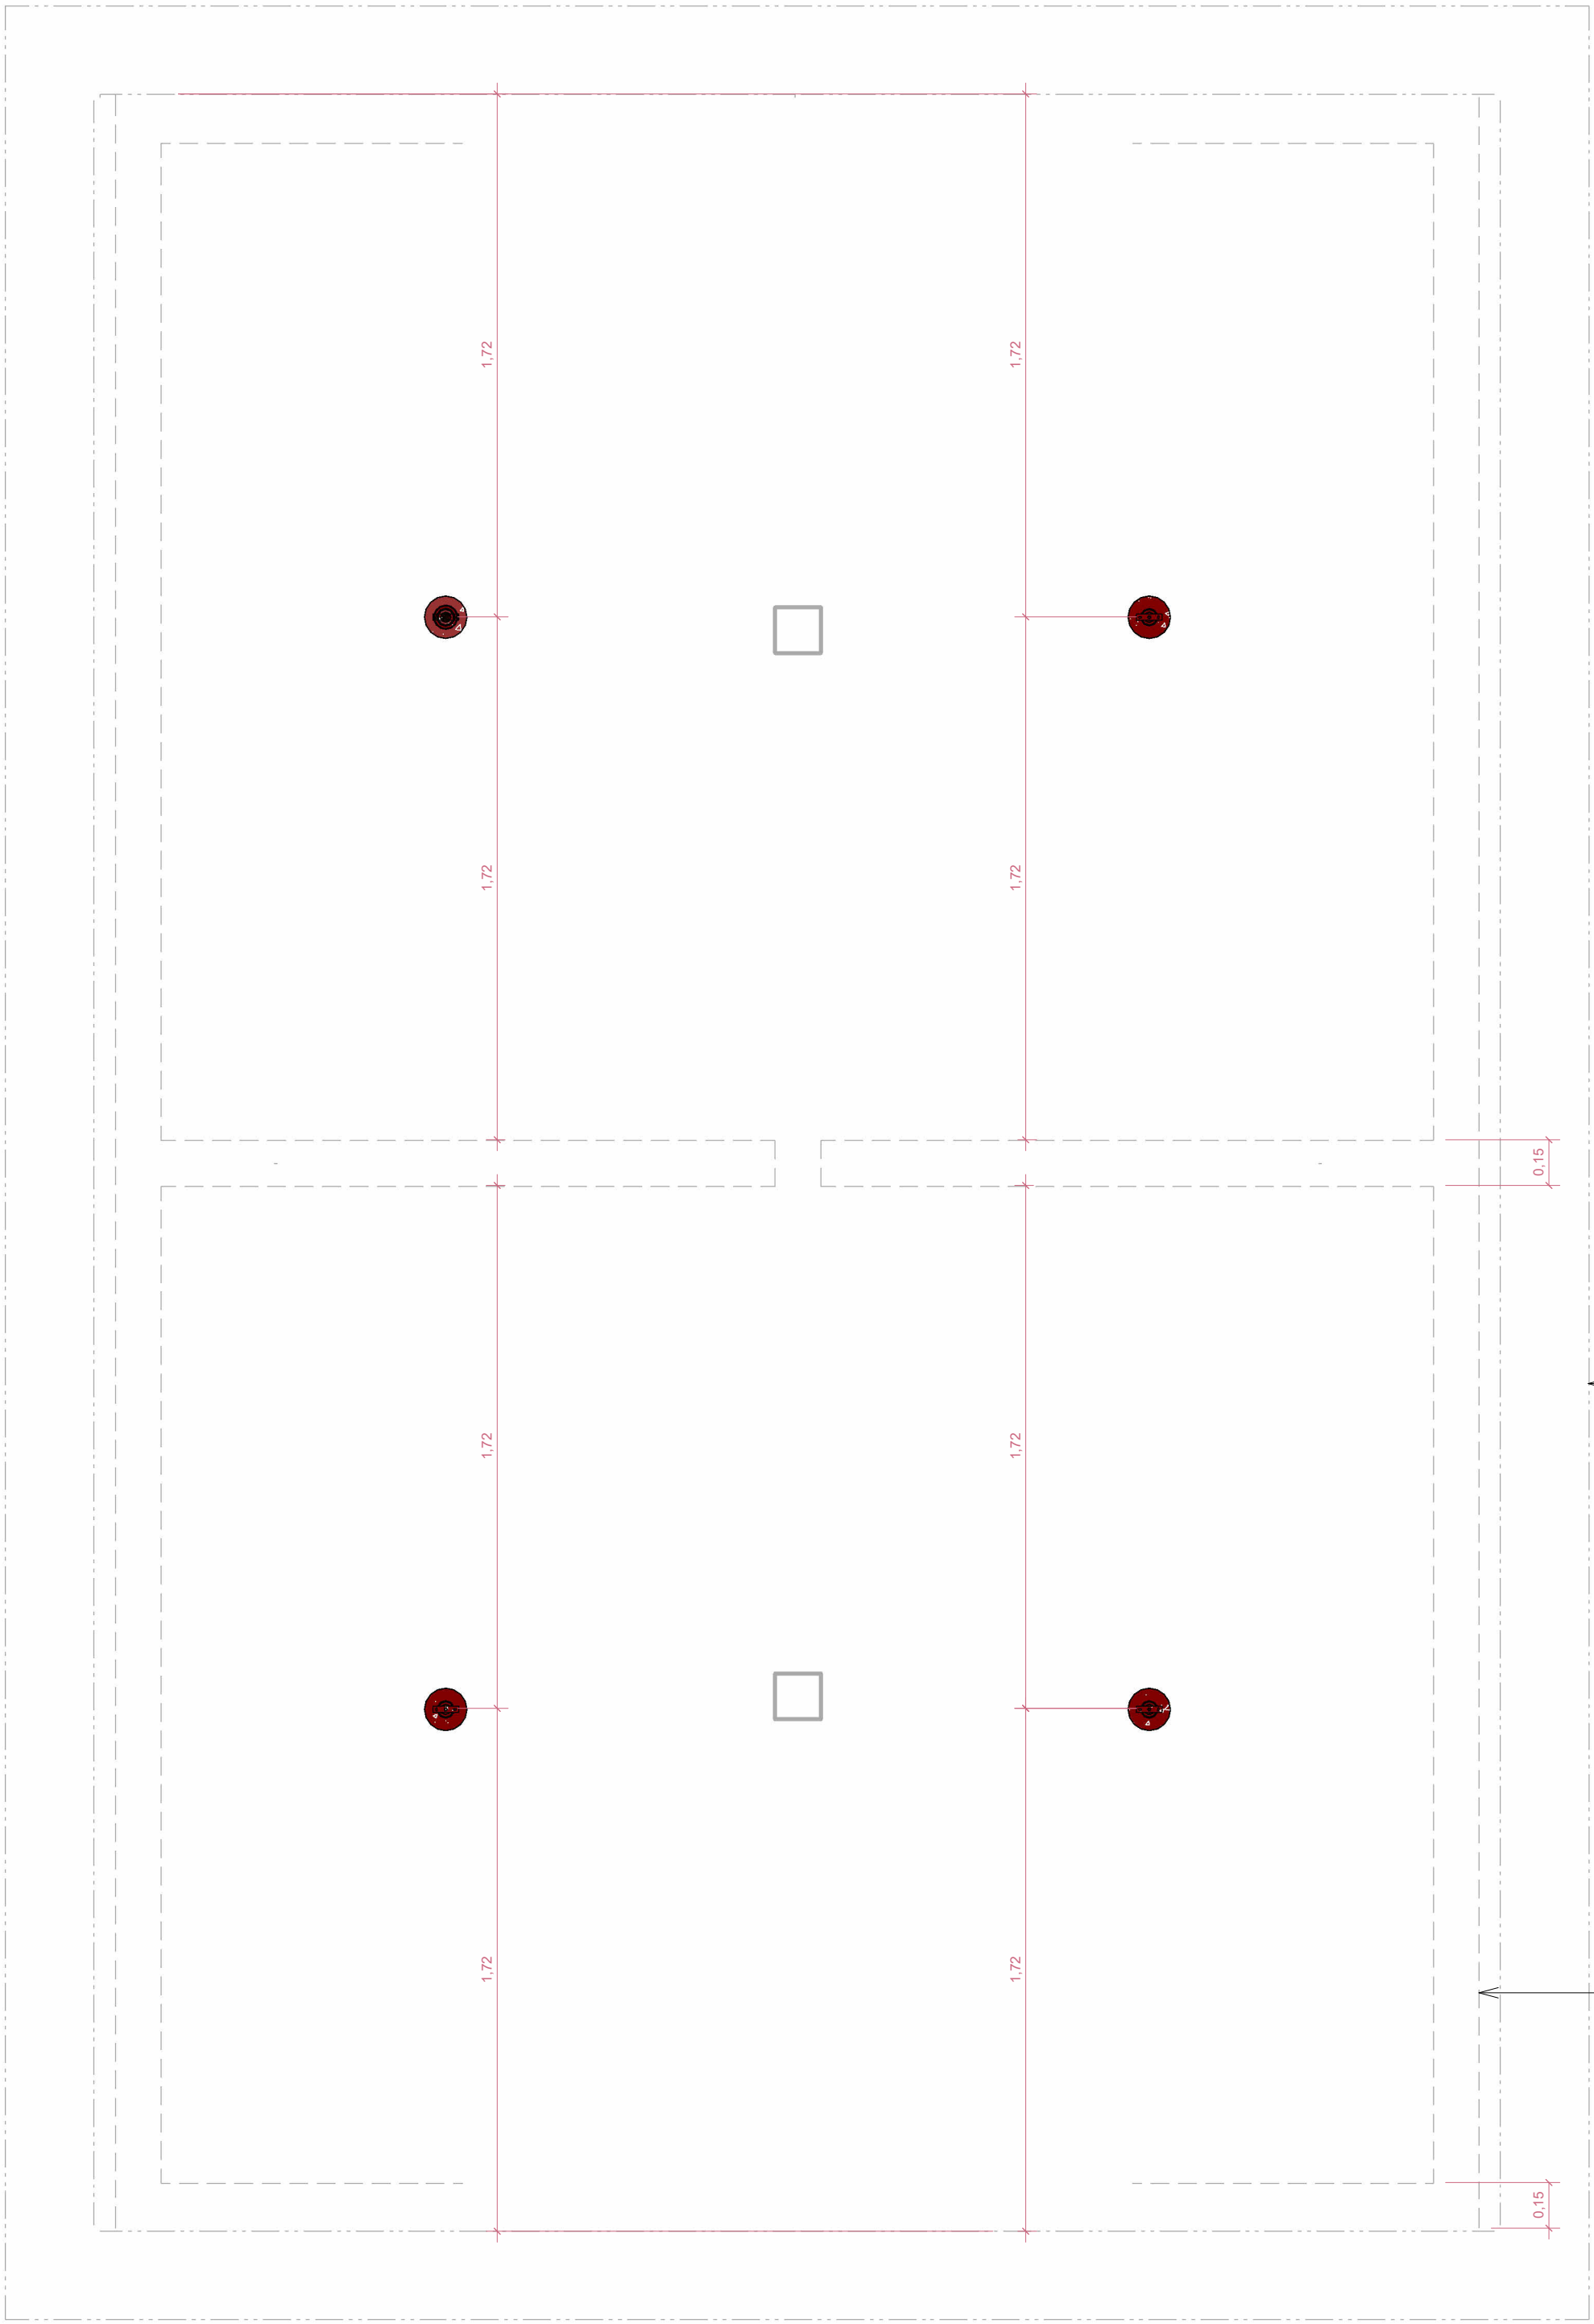

PLANTA BAIXA PAV TÉRREO
ESCALA 1:20


LEGENDA PONTOS DE ILUMINAÇÃO

- Pendente Ultram Ganchos Prismático Transparente 40cm fixado no teto com Lâmpada LED Bulbo Sw
- Luminária Industrial 20 pol difusor em alumínio, com lâmpada LED
- Lâmpada Led Bulbo 9w Instalação Em Bocal Simples No Teto
- Interruptor de Seção Simples | H = 1,10 m
- Interruptor de Seção Dupla | H = 1,10 m

LEGENDA PONTOS DE TOMADAS

- Tomada Dupla BAIXA | H = 0,30 m
- Tomada Dupla MÉDIA | H = 1,10 m
- Tomada Simples BAIXA 20A | H = 0,30 m
- Tomada Simples MÉDIA 20A | H = 1,10 m
- Interruptor de Seção Simples | H = 1,10 m
- Interruptor de Seção Dupla | H = 1,10 m
- Quadro de Distribuição Slim 64 Disjuntores de embutir em PVC

NOTA:
1. ESTAS SÃO MEDIDAS PADRÕES, EM CASO DE ALTURAS DIFERENTES ELAS SERÃO ESPECIFICADAS EM CADA PONTO.

ENDEREÇO: RUA JOSÉ GONZAGA DE ALMEIDA		
QUADRO DE ÁREAS: ÁREA CONSTRUÍDA: 1.575,90m²		
PROPRIETÁRIO: PREFEITURA MUNICIPAL DE MACEIÓ		
<div>PROPRIETÁRIO: PREFEITURA MUNICIPAL DE MACEIÓ</div> <div>AUTOR DO PROJETO:</div>		
NOTAS	CARIMBOS	
		<div><p>PREFEITURA DE MACEIÓ</p><p>SEMTABES - SECRETARIA MUNICIPAL DO TRABALHO, ABASTECIMENTO E ECONOMIA SOLIDÁRIA RUA DO IMPERADOR, 141 - CENTRO CEP: 57020-670 MACEIÓ/AL</p></div>
NOME DO PROJETO: Construção de Mercado Público do Bairro do Tabuleiro no Município de Maceió-AL. Contrato de Repasse N° 938921/2022		
REVISÃO:	PONTOS ELÉTRICOS E LUMINOTÉCNICO DO QUIOSQUE	FRANCHA:
ESC.:	DATA: DEZEMBRO/2023	