




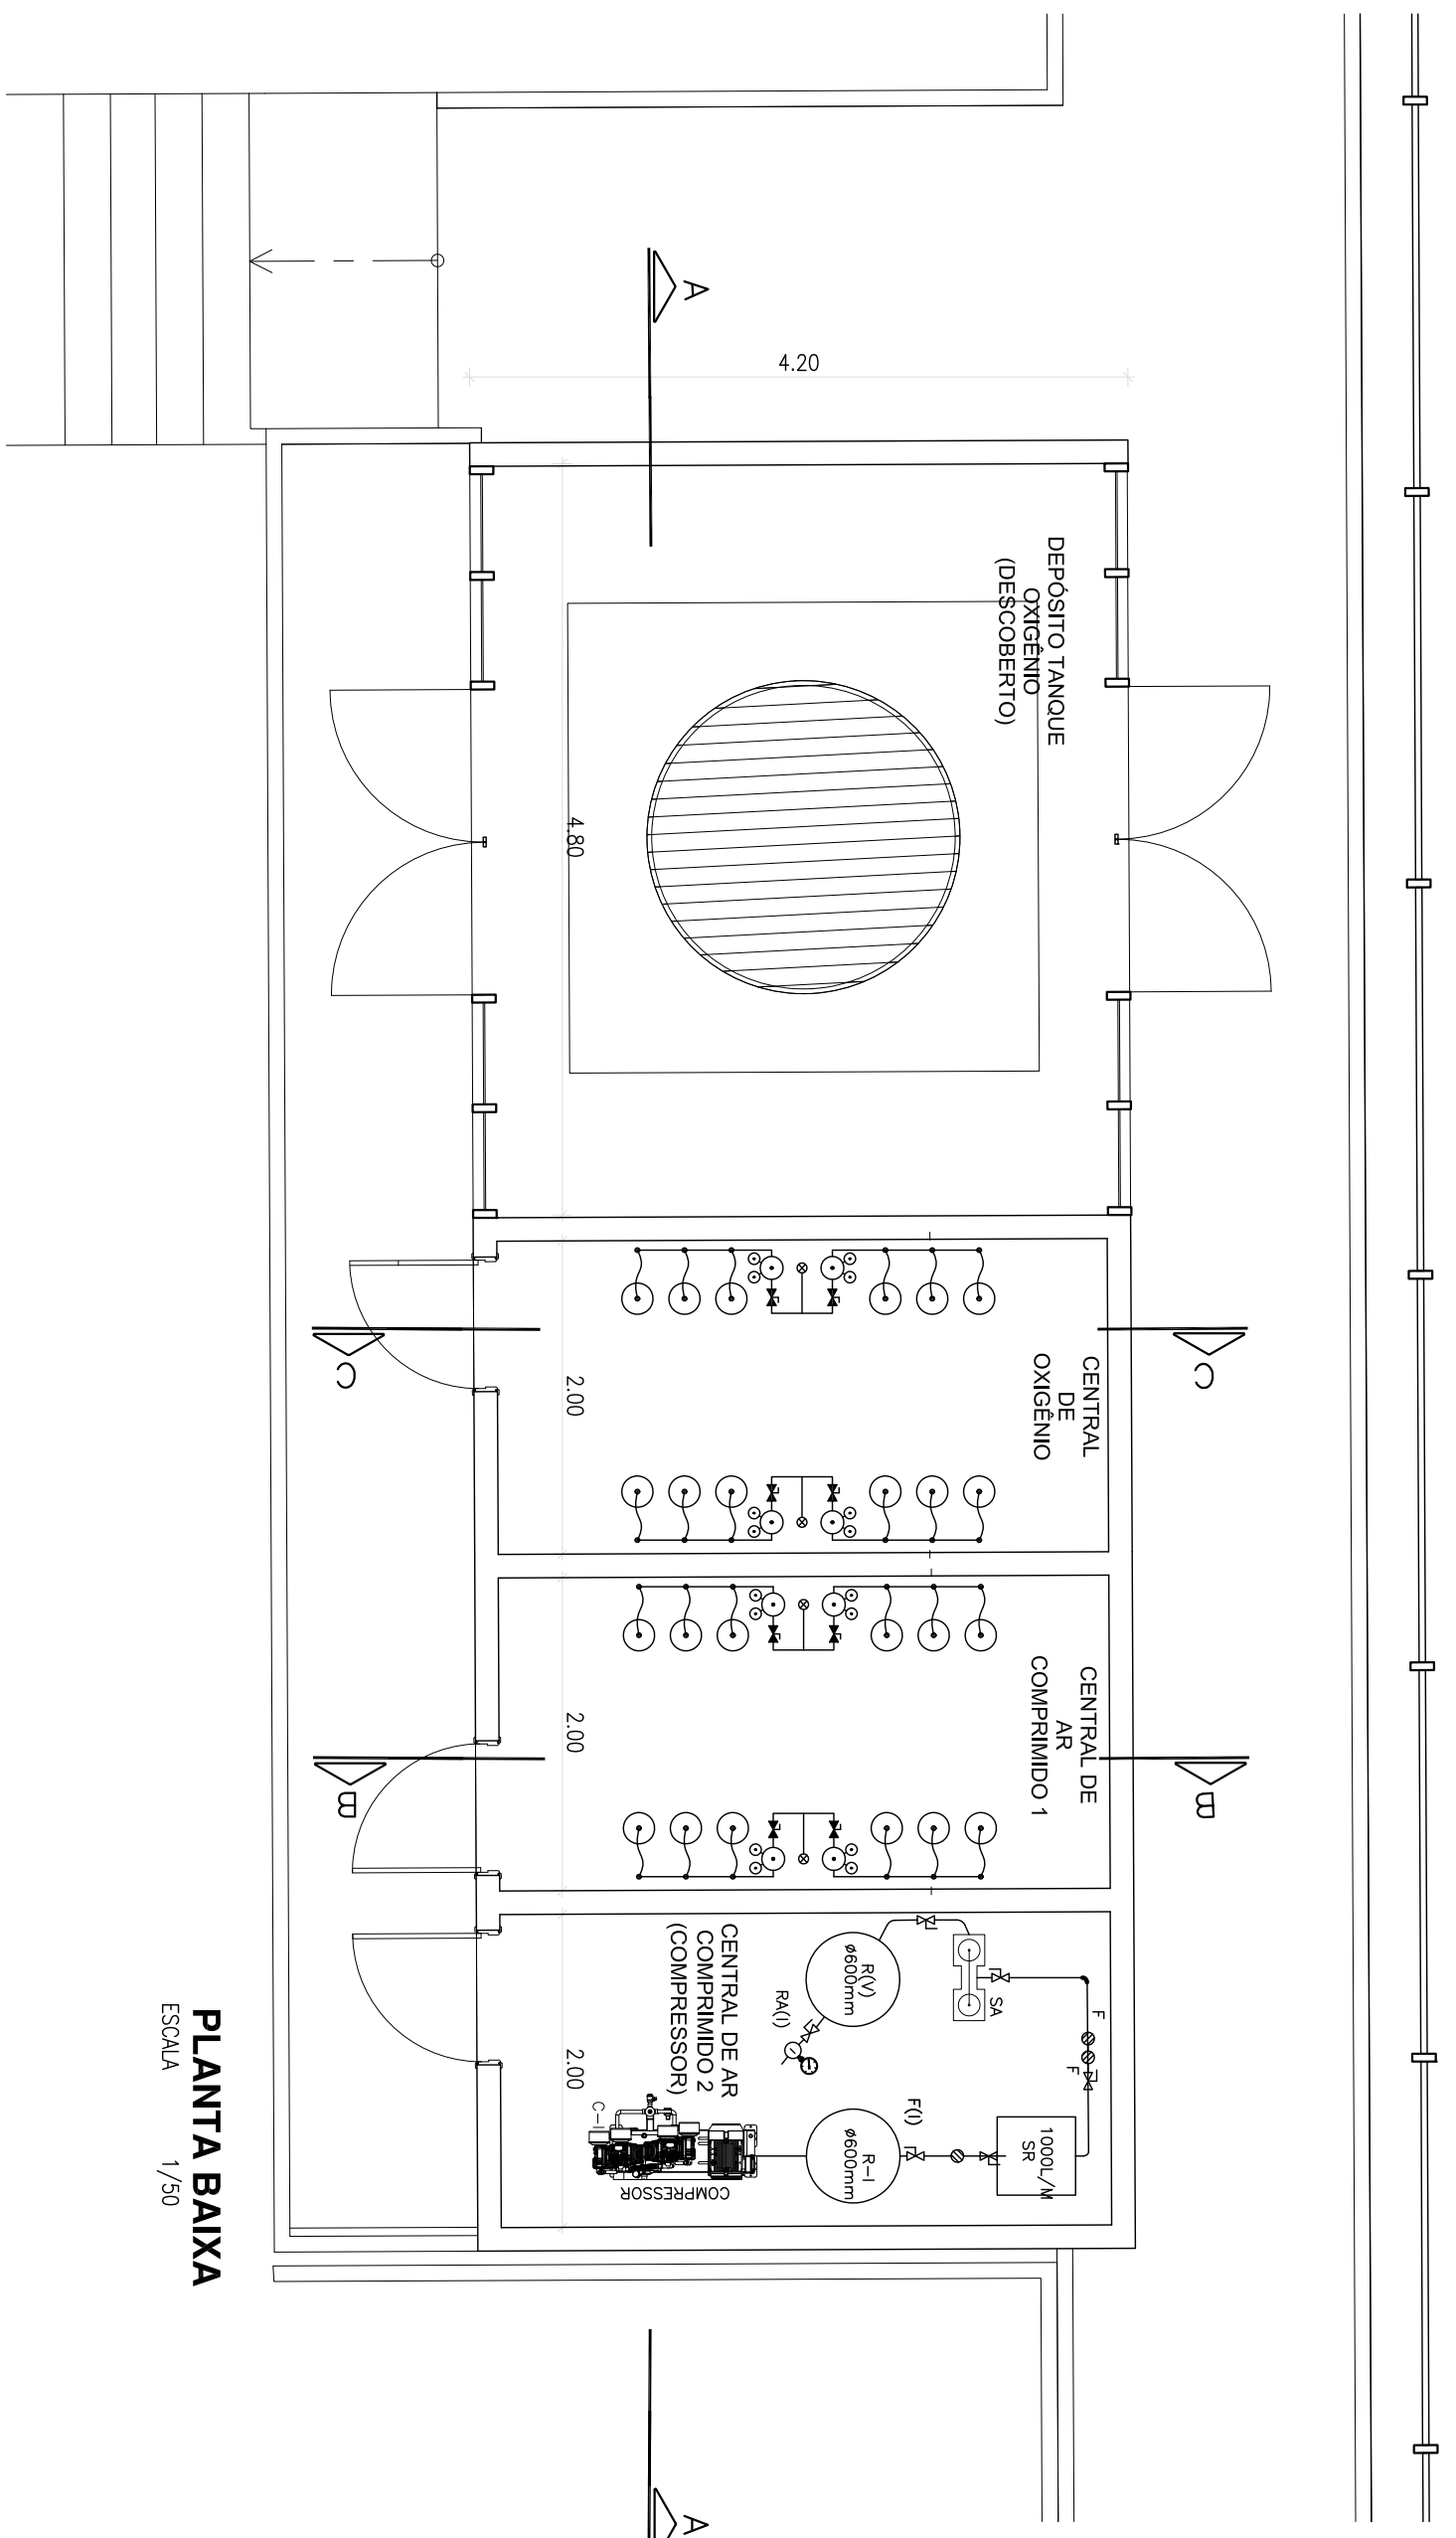

PLANTA BAIXA
ESCALA 1/50

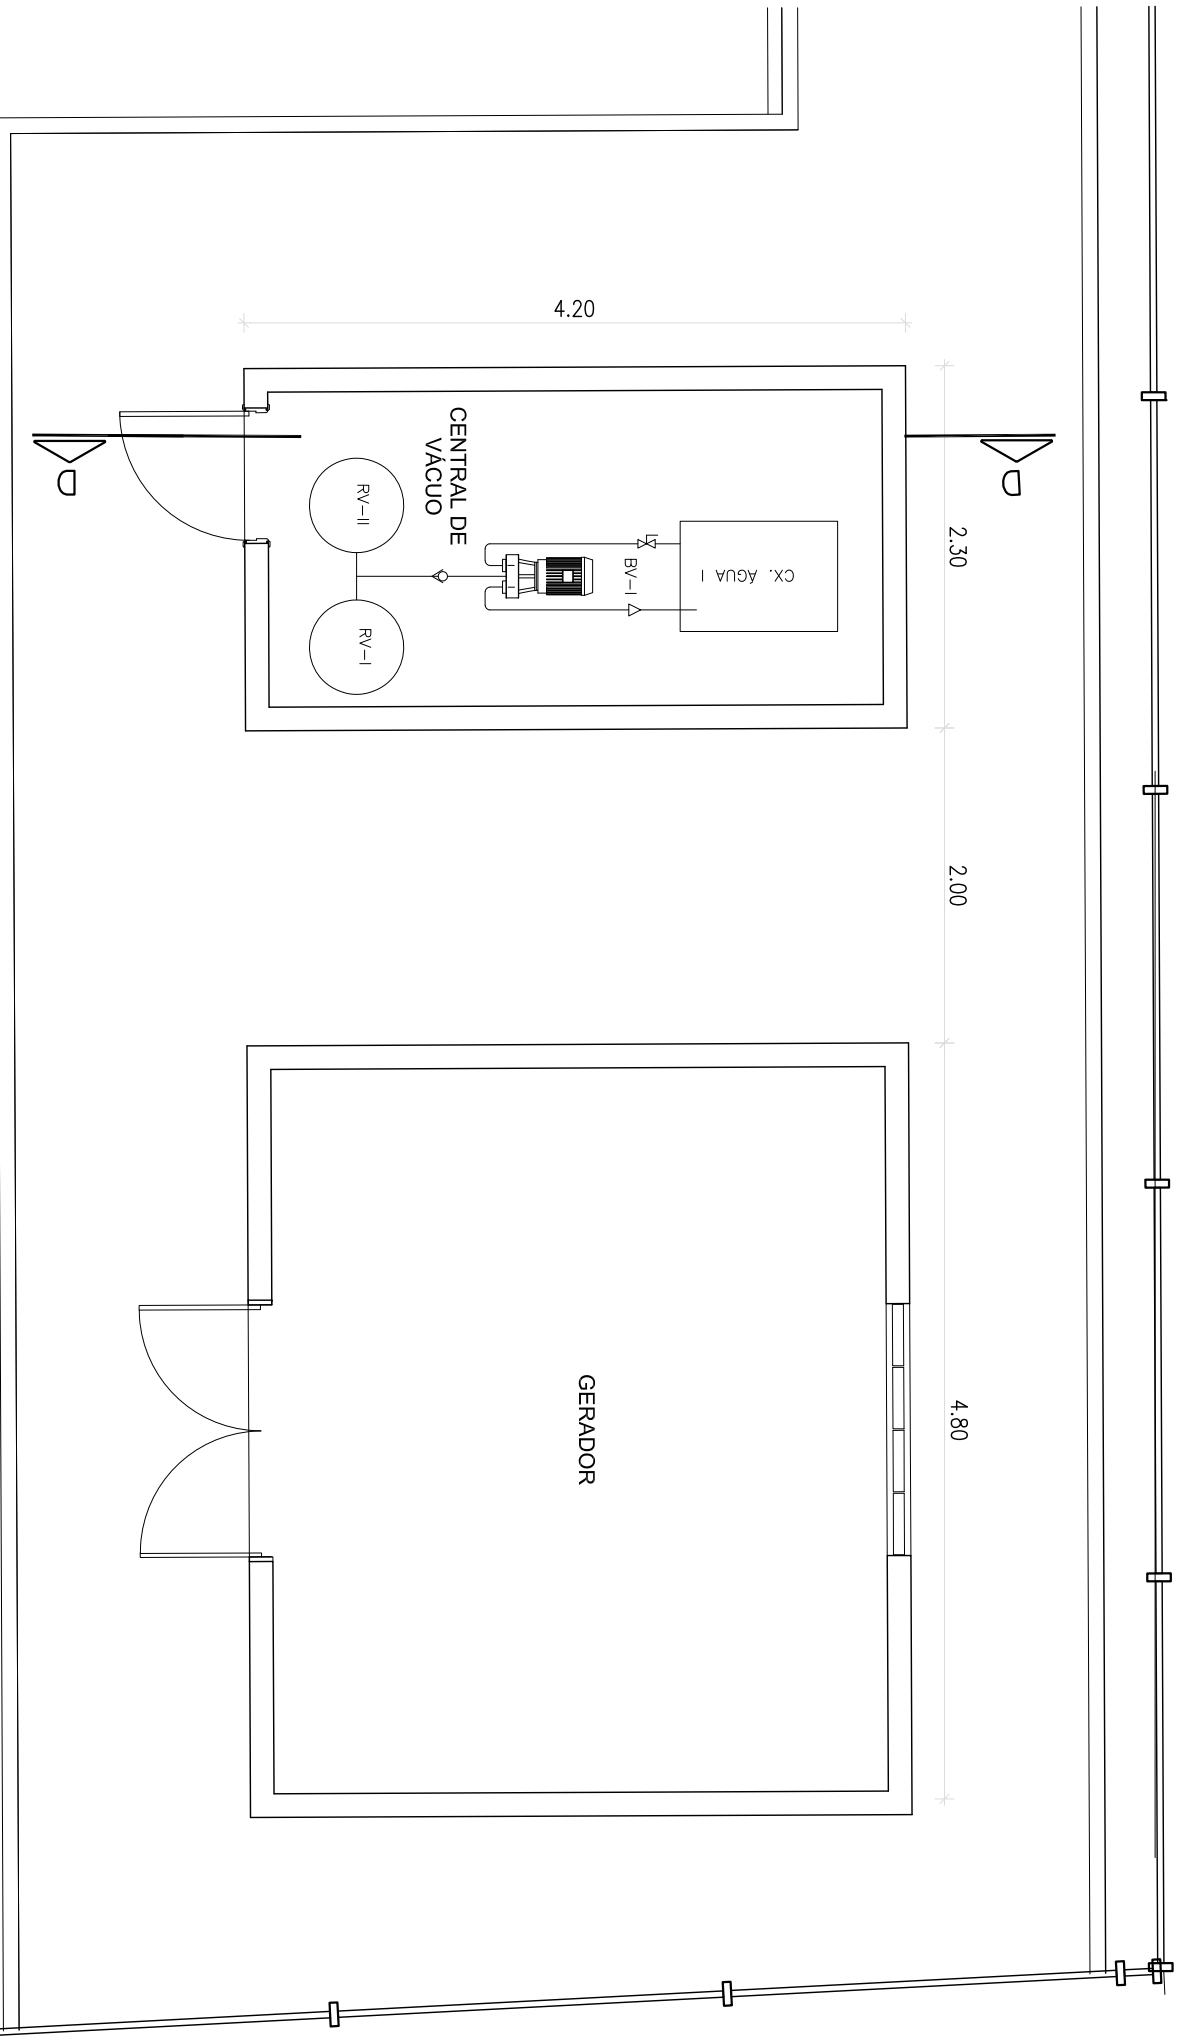


PLANTA BAIXA
ESCALA 1/50

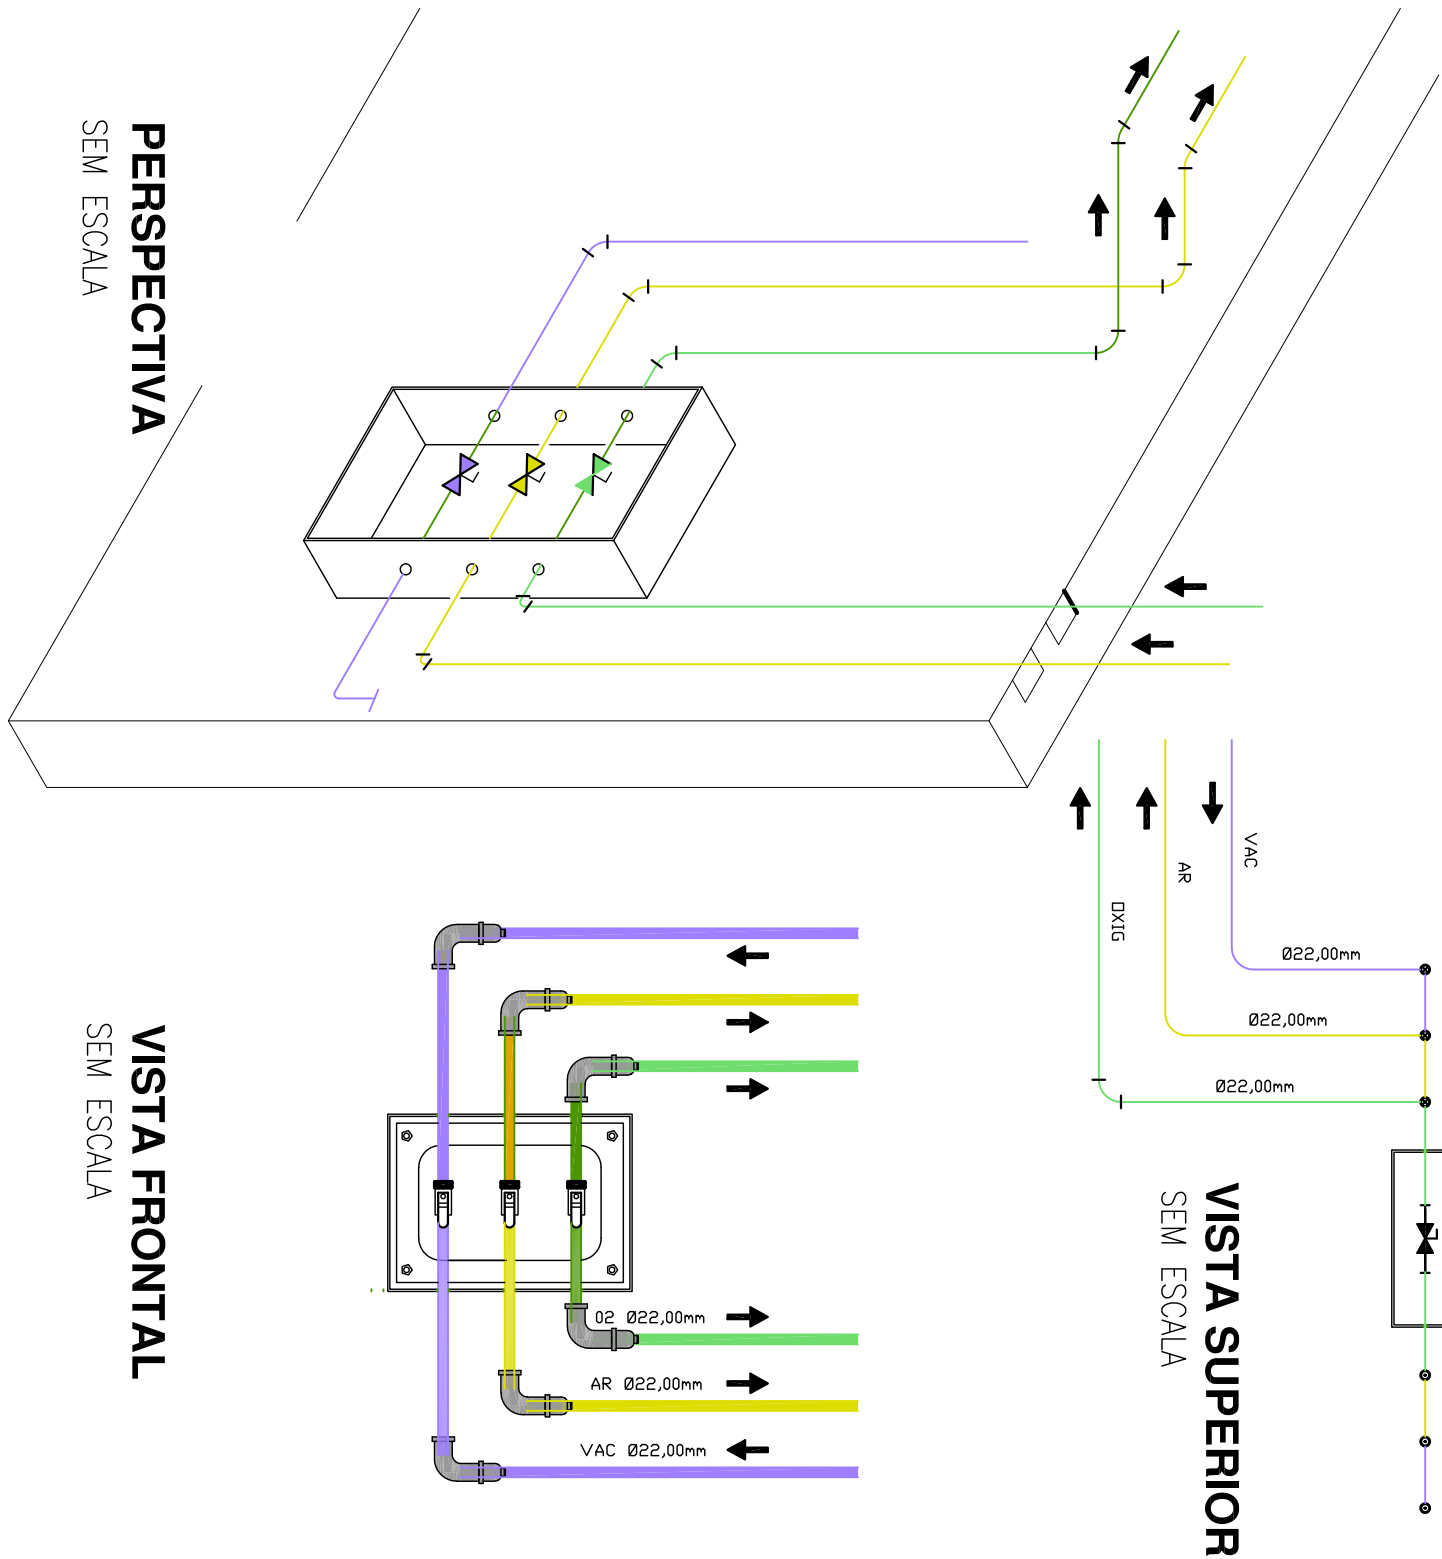


VISTA SUPERIOR
SEM ESCALA

VISTA FRONTAL
SEM ESCALA


DETALHE CAIXA SECCIONADORA
SEM ESCALA

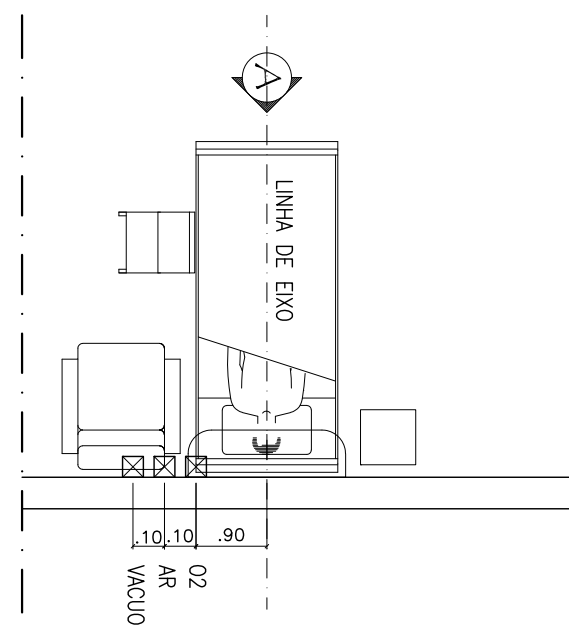



PLANTA BAIXA - PONTO DE GASES
ESCALA 1/50

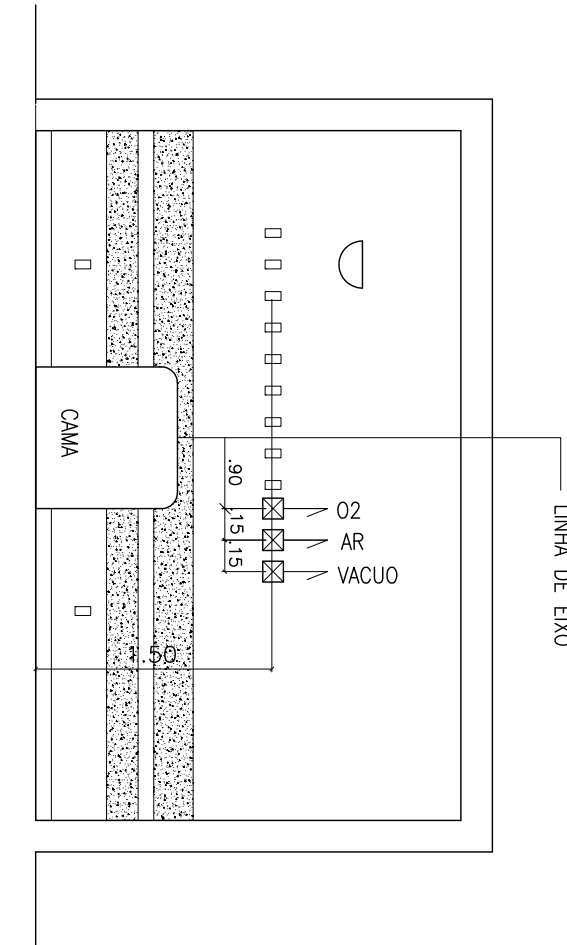

VISTA "A" - PONTO DE GASES
ESCALA 1/50

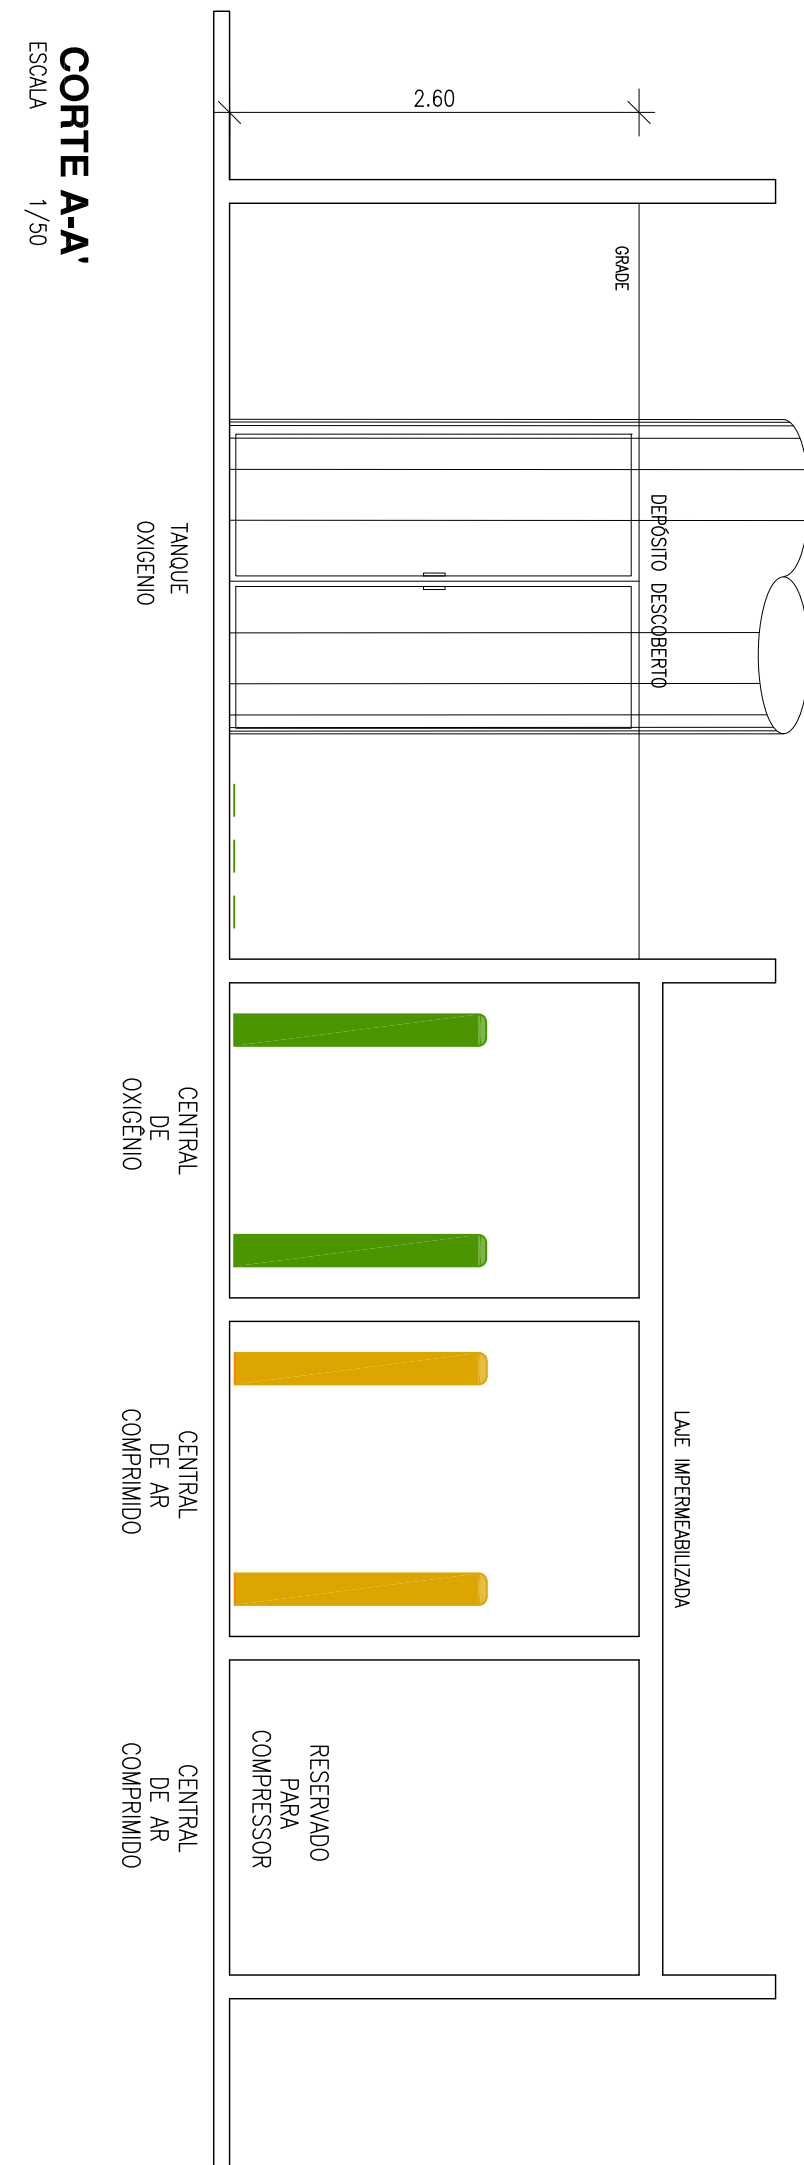


CORTE A-A'
ESCALA 1/50

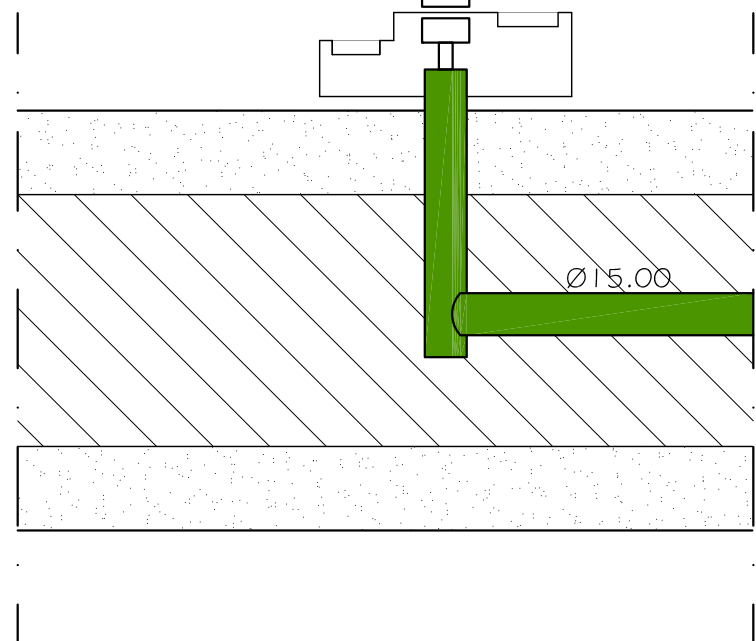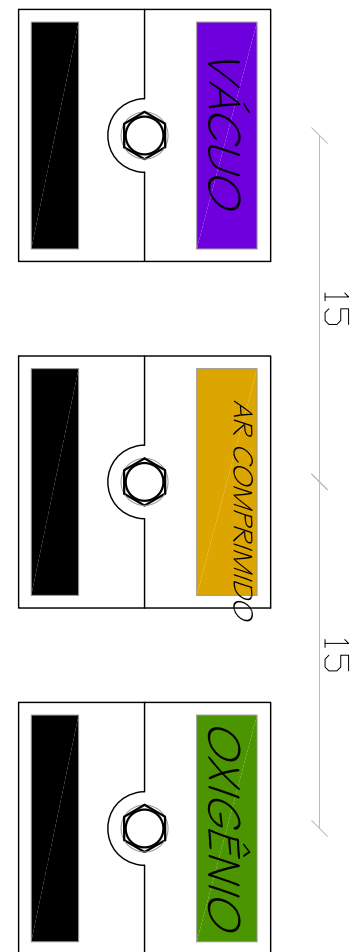


- NOTAS:
- DISTANCIA TÍPICA ENTRE TOMADAS (200mm)
 - NÃO DEIXAR ESPAÇO VAGO EM CASO DE AUSÊNCIA DE VACUO OU AR COMPRIMIDO

DETALHE DOS POSTOS
SEM ESCALA

CORTE DOS POSTOS
SEM ESCALA

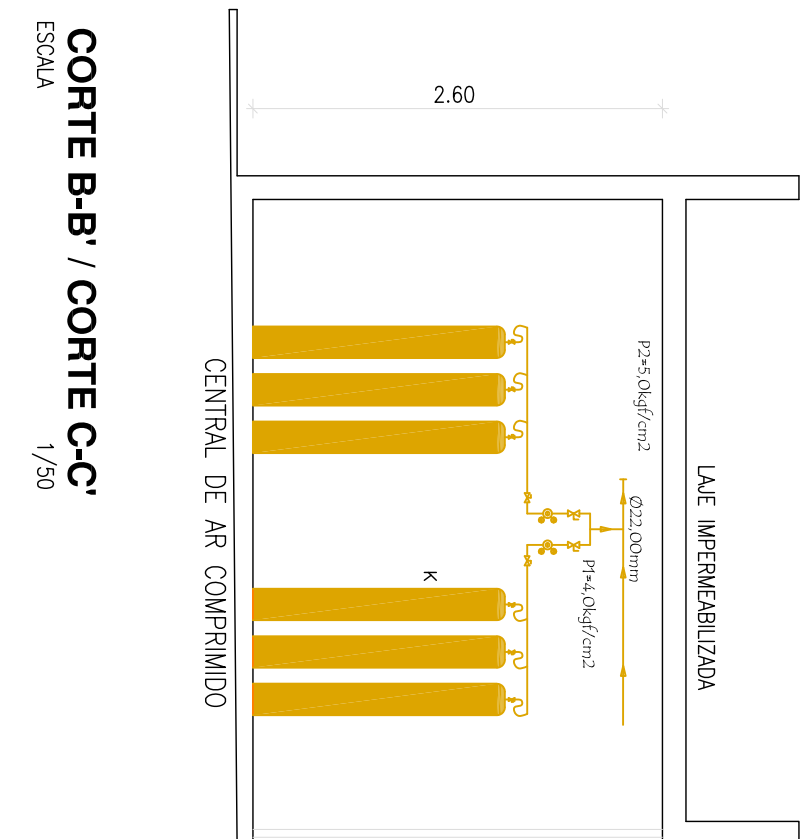

CORTE B-B' / CORTE C-C'
ESCALA 1/50

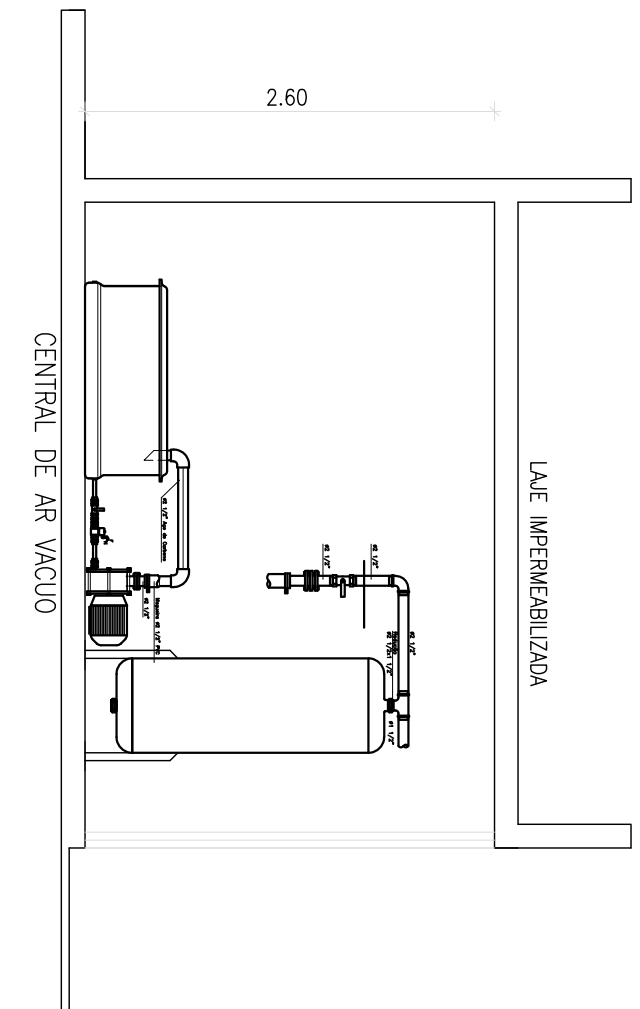

CORTE D-D'
ESCALA 1/50

OBS.: CONFERIR MEDIDAS NO LOCAL, SUBMETER A ANALISE DE ENGENHEIRO RESPONSÁVEL

00	EMISSÃO INICIAL	DEZ./2017	
REV.	MODIFICAÇÃO	DATA	RESP.
atp engenharia CONCREMAT engenharia PREFEITURA DE MACEIO GOVERNO MUNICIPAL			

COORDENADOR DO PROJETO		CREA	AUTORES DO PROJETO/RESP. TÉCNICO	CREA (CAU)	DESENHISTA
COORDENADOR DO CONTATO		CREA	Mário Antônio Pereira Braga	CREA 030422310	
PROJETO		CREA	LOCALIZAÇÃO DO PROJETO	CREA (CAU)	ESCALA
UPA JACINTINHO					1:50
SECRETARIA MUNICIPAL DE SAÚDE					SECRETARIA
SECRETARIA					SMS
LOCALIZAÇÃO					SMS
Travessa Santo Antônio, S/N - Jacintinho, Maceió - Alagoas					
ESPECIALIDADE					
GASES MEDICINAIS					
Detalhes					
CLASSE DO PROJETO					
PROJETO BÁSICO					
CONSTRUÇÃO					
CORPORAÇÃO					
236.01-UJC-PB-PP-R00-02de02-R00					