




Ponto de Iluminação de Emergência.
As Luminárias de Emergência deverão ser instaladas à uma Altura = 2,50 m a partir do nível do piso acabado.

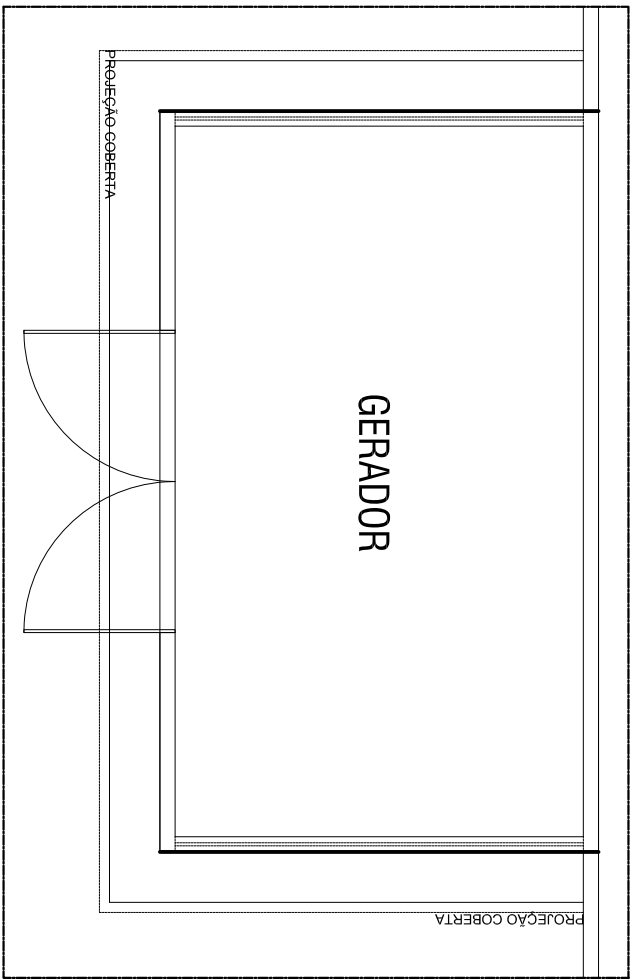

GERADOR - PLANTA BAIXA
ESCALA: 1/75

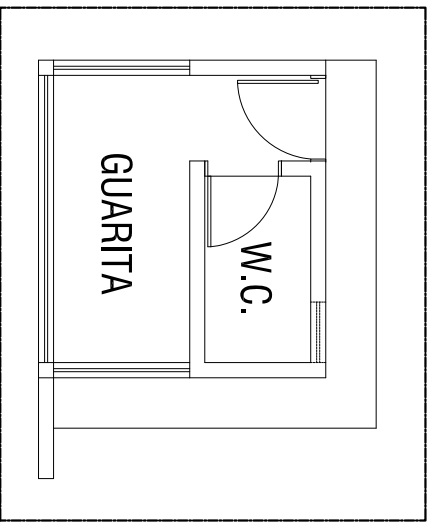

GUARITA - PLANTA BAIXA
ESCALA: 1/75

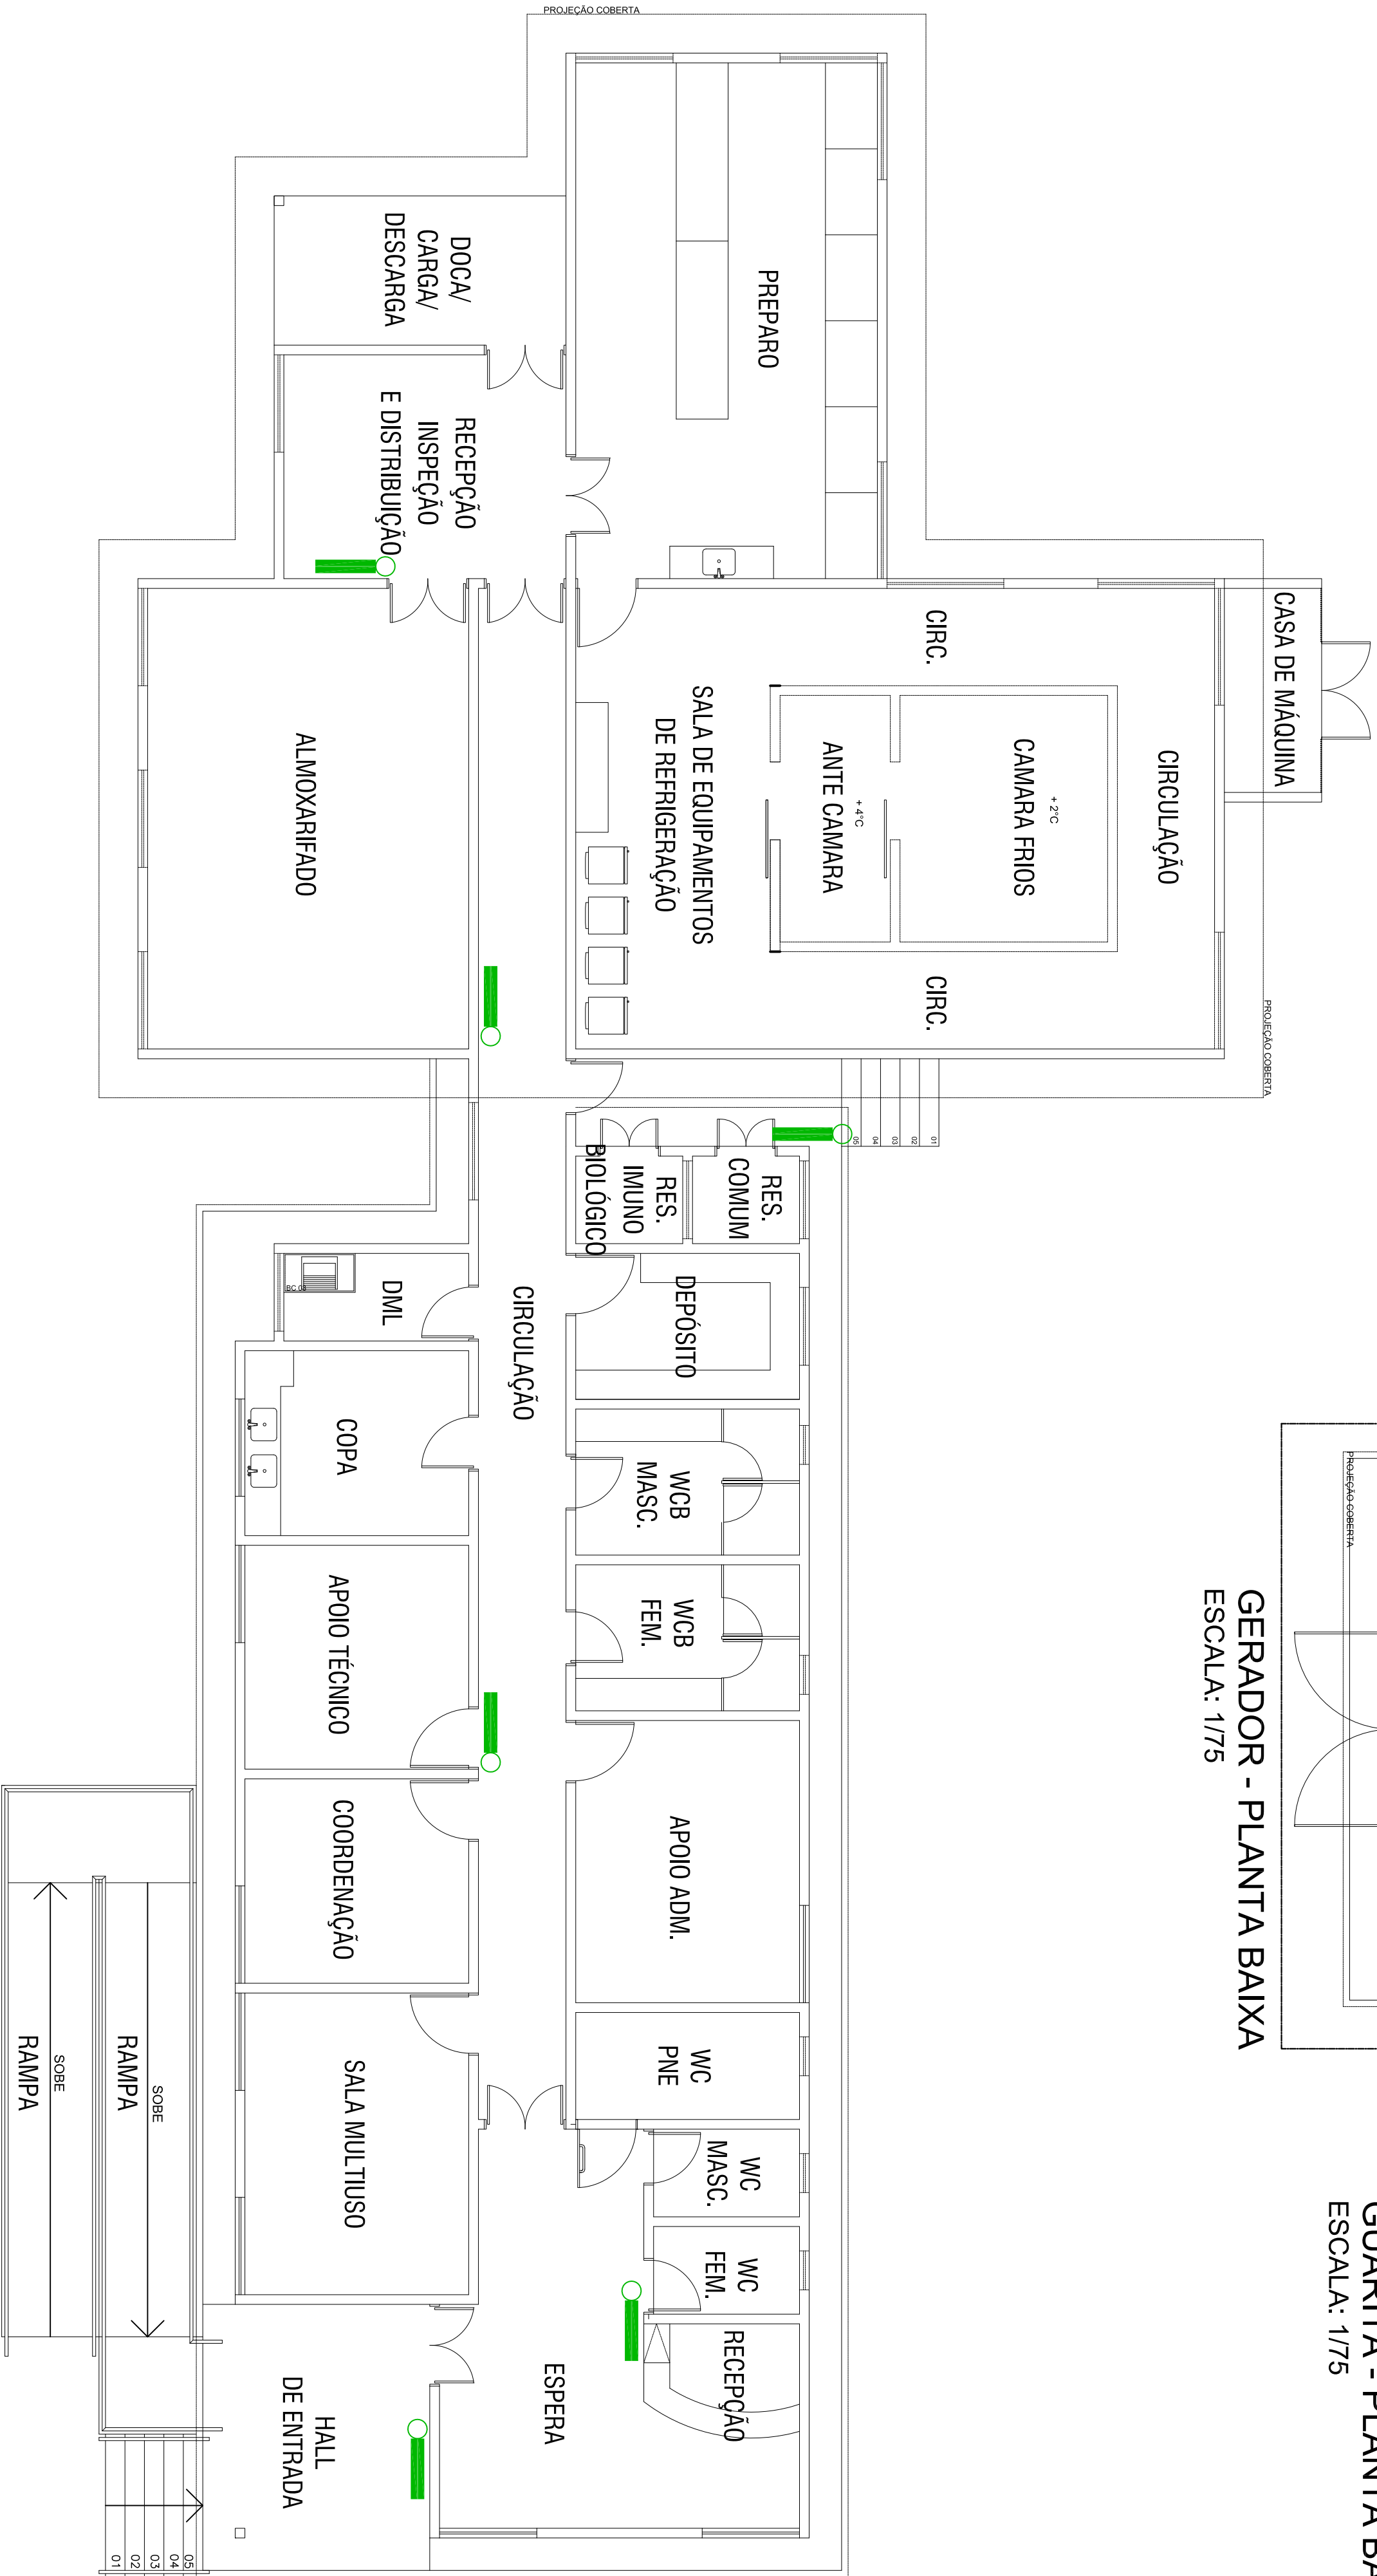

PLANTA BAIXA
ESCALA: 1/75

OBS.: CONFERIR MEDIDAS NO LOCAL. SUBMETER A ANÁLISE DE ENGENHEIRO RESPONSÁVEL

00	EMISSÃO INICIAL		OUT / 2017	
REV.	MODIFICAÇÃO		DATA	RESP.



COORDENADOR DO PROJETO	CREA / AUTORES DO PROJETO/RESP. TÉCNICO	CREA / CAU / DESENHISTA
COORDENADOR DO CONTRATO	CREA / CO-AUTOR DO PROJETO	CREA / CAU / ESCALA
		1 : 75
		OUT / 2017
CLIENTE	SECRETARIA	
PREFEITURA MUNICIPAL DE MACEIÓ	SEMINFRA	
PROJETO	RECEITA/AN. SOLICITANTE	
	SMS	

LOCALIZAÇÃO
ÁREA DE EQUIPAMENTO COMUNITÁRIO II, LOTEAMENTO DURVILLE, RUA EM PROJETO M. Nº10, CLIMA BOM - MACEIÓ / AL

ESPECIALIDADE
INCÊNDIO, SINALIZAÇÃO E DISPOSITIVOS DE SEGURANÇA

ESPECIFICAÇÃO DO DOCUMENTO	Planta Baixa	
CLASSE DO PROJETO	TIPO DE OBRA	ÁREA CONSTRUIDA
PROJETO BÁSICO	CONSTRUÇÃO	571,55 m²
CORREÇÃO	236.01-RFR-PB-PP-L00-01de01-R00	