


TABELA

SISTEMAS MINISPLIT									
CONDICIONADORES DE AR – INVERTER HI-WALL R410A									
MODELO	QUANTIDADE	ÁREA DE COBERTURA (m²)	VOLUME (m³)	REQUERIMENTO DE ENERGIA ELÉTRICA (kW)	REQUERIMENTO DE ENERGIA ELÉTRICA (kWh/mês)	REQUERIMENTO DE ENERGIA ELÉTRICA (kWh/ano)	REQUERIMENTO DE ENERGIA ELÉTRICA (kWh/mês)	REQUERIMENTO DE ENERGIA ELÉTRICA (kWh/ano)	REQUERIMENTO DE ENERGIA ELÉTRICA (kWh/mês)
1	02	18.000	655	8	2200/114/4/150	14/24	16.000	655	8
2	01	18.000	655	8	2200/114/4/150	14/24	16.000	655	8
3	01	24.000	1050	10	2200/114/4/150	17/24	16.000	655	8
4	01	12.000	450	6	2200/114/4/150	9/23	16.000	655	8
5	01	12.000	450	6	2200/114/4/150	9/23	16.000	655	8
6	02	18.000	655	8	2200/114/4/150	14/24	16.000	655	8
7	01	12.000	450	6	2200/114/4/150	9/23	16.000	655	8
8	01	24.000	1050	10	2200/114/4/150	17/24	16.000	655	8
9	01	9.000	410	4	2200/114/4/150	9/23	16.000	655	8

DADOS DO FABRICANTE: LINHAS FRIGORÍFICAS DISTÂNCIA MÍNIMA 3,00 METROS ATÉ 30,00 METROS

C.T. = LOCALIZAÇÃO – CARGA TÉCNICA

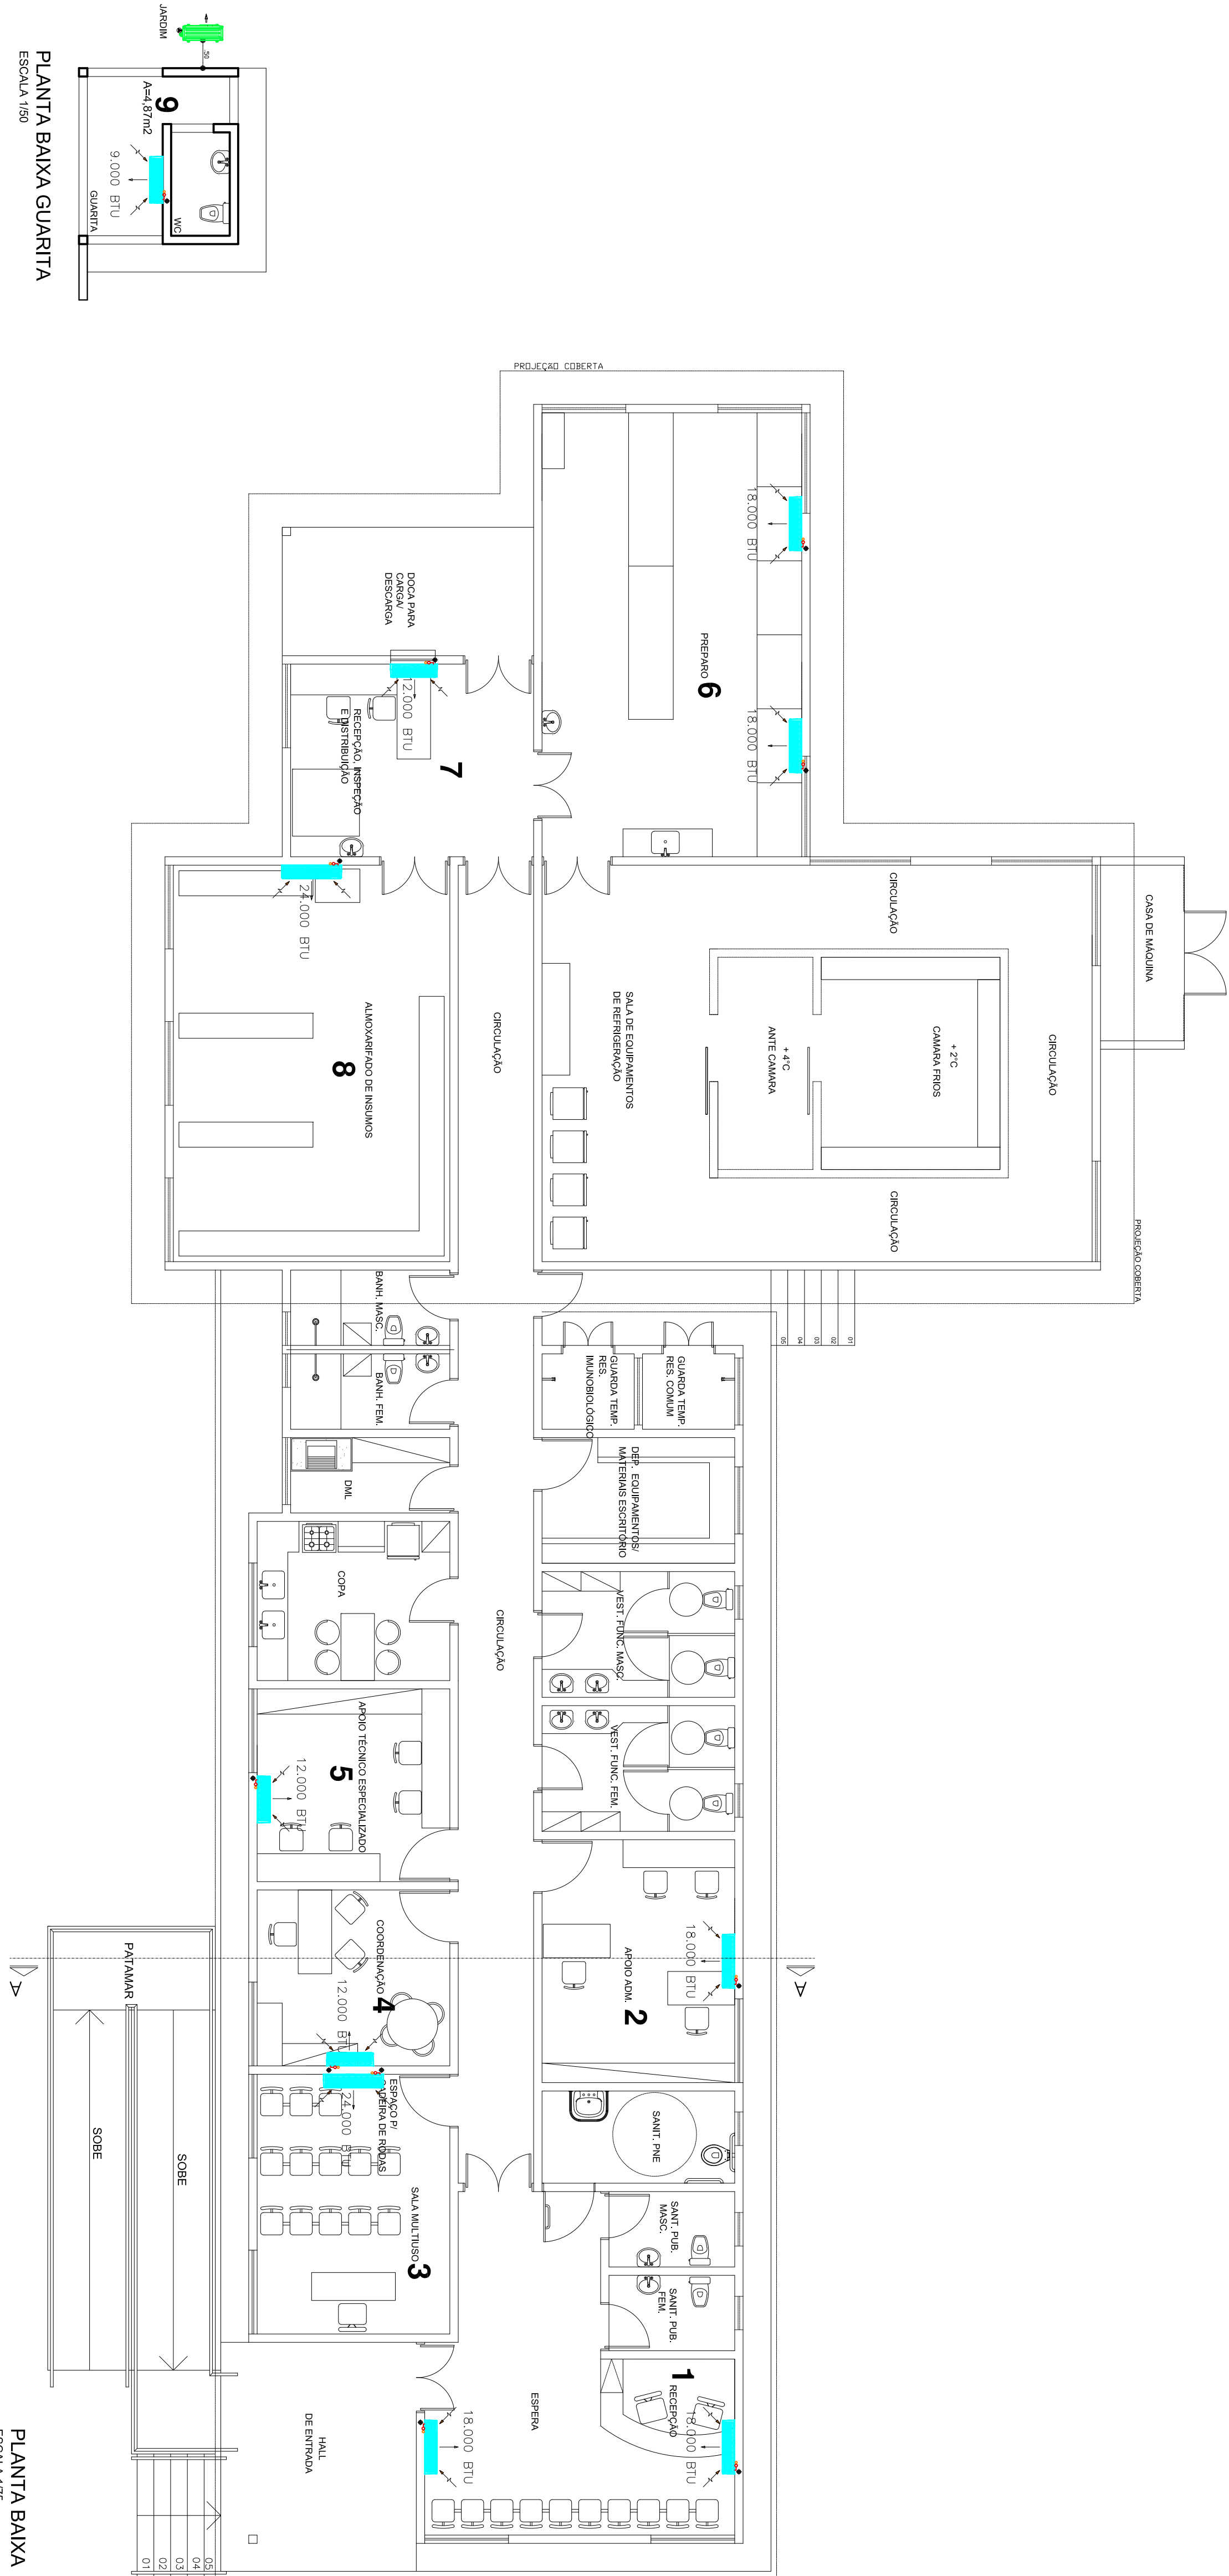

PLANTA BAIXA GUARITA  
ESCALA 1/50

PLANTA BAIXA  
ESCALA 1/75

NOTAS

- 1- COTAS EM CENTÍMETROS, SALVO ESPECIFICAÇÕES OBRIGATORIO CONFERIR MEDIDAS NO LOCAL
- 2- UNIDADE CONDENSADORAS
- 3- UNIDADE EVAPORADORAS
- 4- BASE CANTONEIRA DE AÇO GALVANIZADO 2"x3/16"
- 5- INTERLIGAÇÃO FRIGORÍFICA (LÍQUIDO)
- 6- INTERLIGAÇÃO FRIGORÍFICA (GÁS)
- 7- LINHA DE DRENO SIFONADO
- 8- ESPECIFICAÇÕES VER MEMORIAL DESCRITIVO

COORDENADOR DO PROJETO		CREA	AUTORES DO PROJETO/RESP. TÉCNICO		CREA/CAU	DESENHISTA
COORDENADOR DO CONTRATO		CREA	LOCALIZADOR DO PROJETO		CREA/CAU	ESCALA
CLIENTE		SECRETARIA				
PROJETO		SECRETARIA				
REDE DE FRIO		SECRETARIA				
LOCALIZAÇÃO		SECRETARIA				
ÁREA DE EQUIPAMENTO COMUNITARIO II, LOTEAMENTO DUREVILLE, RUA EM PROJETO		SECRETARIA				
M. Nº10, CLIMA BOM, MACEIO - AL		SECRETARIA				
ESPECIALIDADE		SECRETARIA				
AR CONDICIONADO		SECRETARIA				
ESPECIFICAÇÃO DO DOCUMENTO		SECRETARIA				
Planta Baixa		SECRETARIA				
CLASSE DO PROJETO		TIPO DE OBRA		ÁREA DO PROJETO		
PROJETO BASICO		CONSTRUÇÃO		580,55m²		
CORREÇÃO		SECRETARIA				

236.01-RFR-PB-PP-V00-02de03-R00

236.01-RFR-PB-PP-Y00-02de03-R00